

KOMPLEXNÍ SIMULAČNÍ
CENTRUM MU


BRNO – JIHOVÝCHODNÍ ČÁST
Investor: MASARYKOVA UNIVERZITA A.
Generální projektant: SPOLUSP. s.r.o. + OHL. s.r.o.
Generální projektant: A.D. team a.s.
Průmysl zpracování: EBM T2S s.r.o.

AI
D:
TEAM

IDPS
OHL ŽS

Revize:
01 2019 - 05 - 18
02 2019 - 07 - 12 Doplnění legendy SYNER
03

Vypracoval: Martin SYNER
Vyd. projektant: Martin SYNER

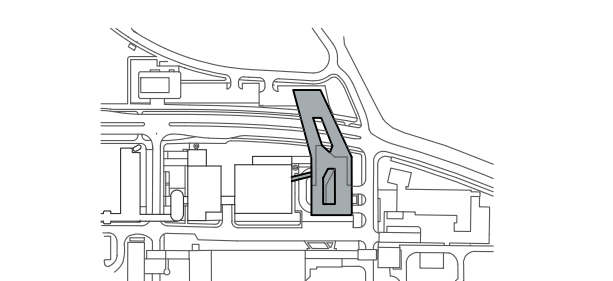

10.000 x 275.900 BPV

Číslo zakázky: 3413 - 30
Stavba: SIM
Skupina: RDS
Název PS - SO: D 101 - SIMULAČNÍ CENTRUM MU
Část: 10 - ELEKTROINSTALACE
Název výkresu: SPOTŘEBIČOVÉ ROZVODY
5.NP
Datum: 2019 - 07 - 12
Formát: 21 x A4
Měřítko: 1 : 25

SIM RDS D 101 10 015 01