

UNIVERZITNÍ KAMPUS


BRNO-BOHUNICE, ČESKÁ REPUBLIKA

INVESTOR / DEVELOPER	MASARYKOVA UNIVERZITA
ZÁSTUPCE / REPRESENTATIVE	ZDEŇKA KOŇAŘÍKOVÁ
MANAŽER PROJEKTU / PROJ. MANAGER	
ZÁSTUPCE / REPRESENTATIVE	
GENERÁLNÍ DODAVATEL	SDRUŽENÍ OHL ŽS + METROSTAV
ZÁSTUPCE / REPRESENTATIVE	RADEK SVOBODA, ROBERT SCHNEIDER
GENERÁLNÍ PROJEKTANT / ARCHITECT	A PLUS a.s.
VED. PROJEKTU / PROJECT LEADER	JIŘÍ DUCHÁČEK
PŘÍMÝ ZPRACOVATEL / COMPILER	NETPROSYS spol. s r.o.



JAROMÍR ČERNÝ    KAREL TUZA    PETR UHLÍŘ

STAVBA / PROJECT	UKB - AVVA, FÁZE E
ČÍSLO ZAKÁZKY/ ARCHIVE NO.	3089 - 37
STUPEŇ / PHASE	DSP
NÁZEV PS - SO / BUILDING TITLE	306 - PAVILON A 19
ČÁST / PART	12 - SLABOPROUDÉ ROZVODY

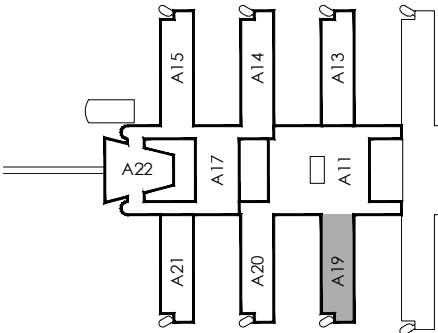


±0,000 = 281,700 BPV

NÁZEV VÝKRESU / DRAWING TITLE	PŮDORYS STŘECHY EZS, EKV, CCTV
VED. PROJEKTANT / CHECKED BY	MILAN HRADIL
VYPRACOVAL / PREPARED BY	ALEŠ MAREK
DATUM / DATE	2020 - 01 - 14
FORMÁT / FORMAT	2 × A4
MĚŘÍTKO / SCALE	1 : 100

STAVBA	STUPEŇ	ČÍSLO PS - SO	ČÁST	VÝKRES	REVIZE
UKB E	DSP	D 306	12	027	01
PROJECT	PHASE	BUILDING TITLE	PART	NO.	REVISION

UKB E - Univerzitní kampus Bohunice, fáze E    Půdorys střechy - EZS, EKV, CCTV

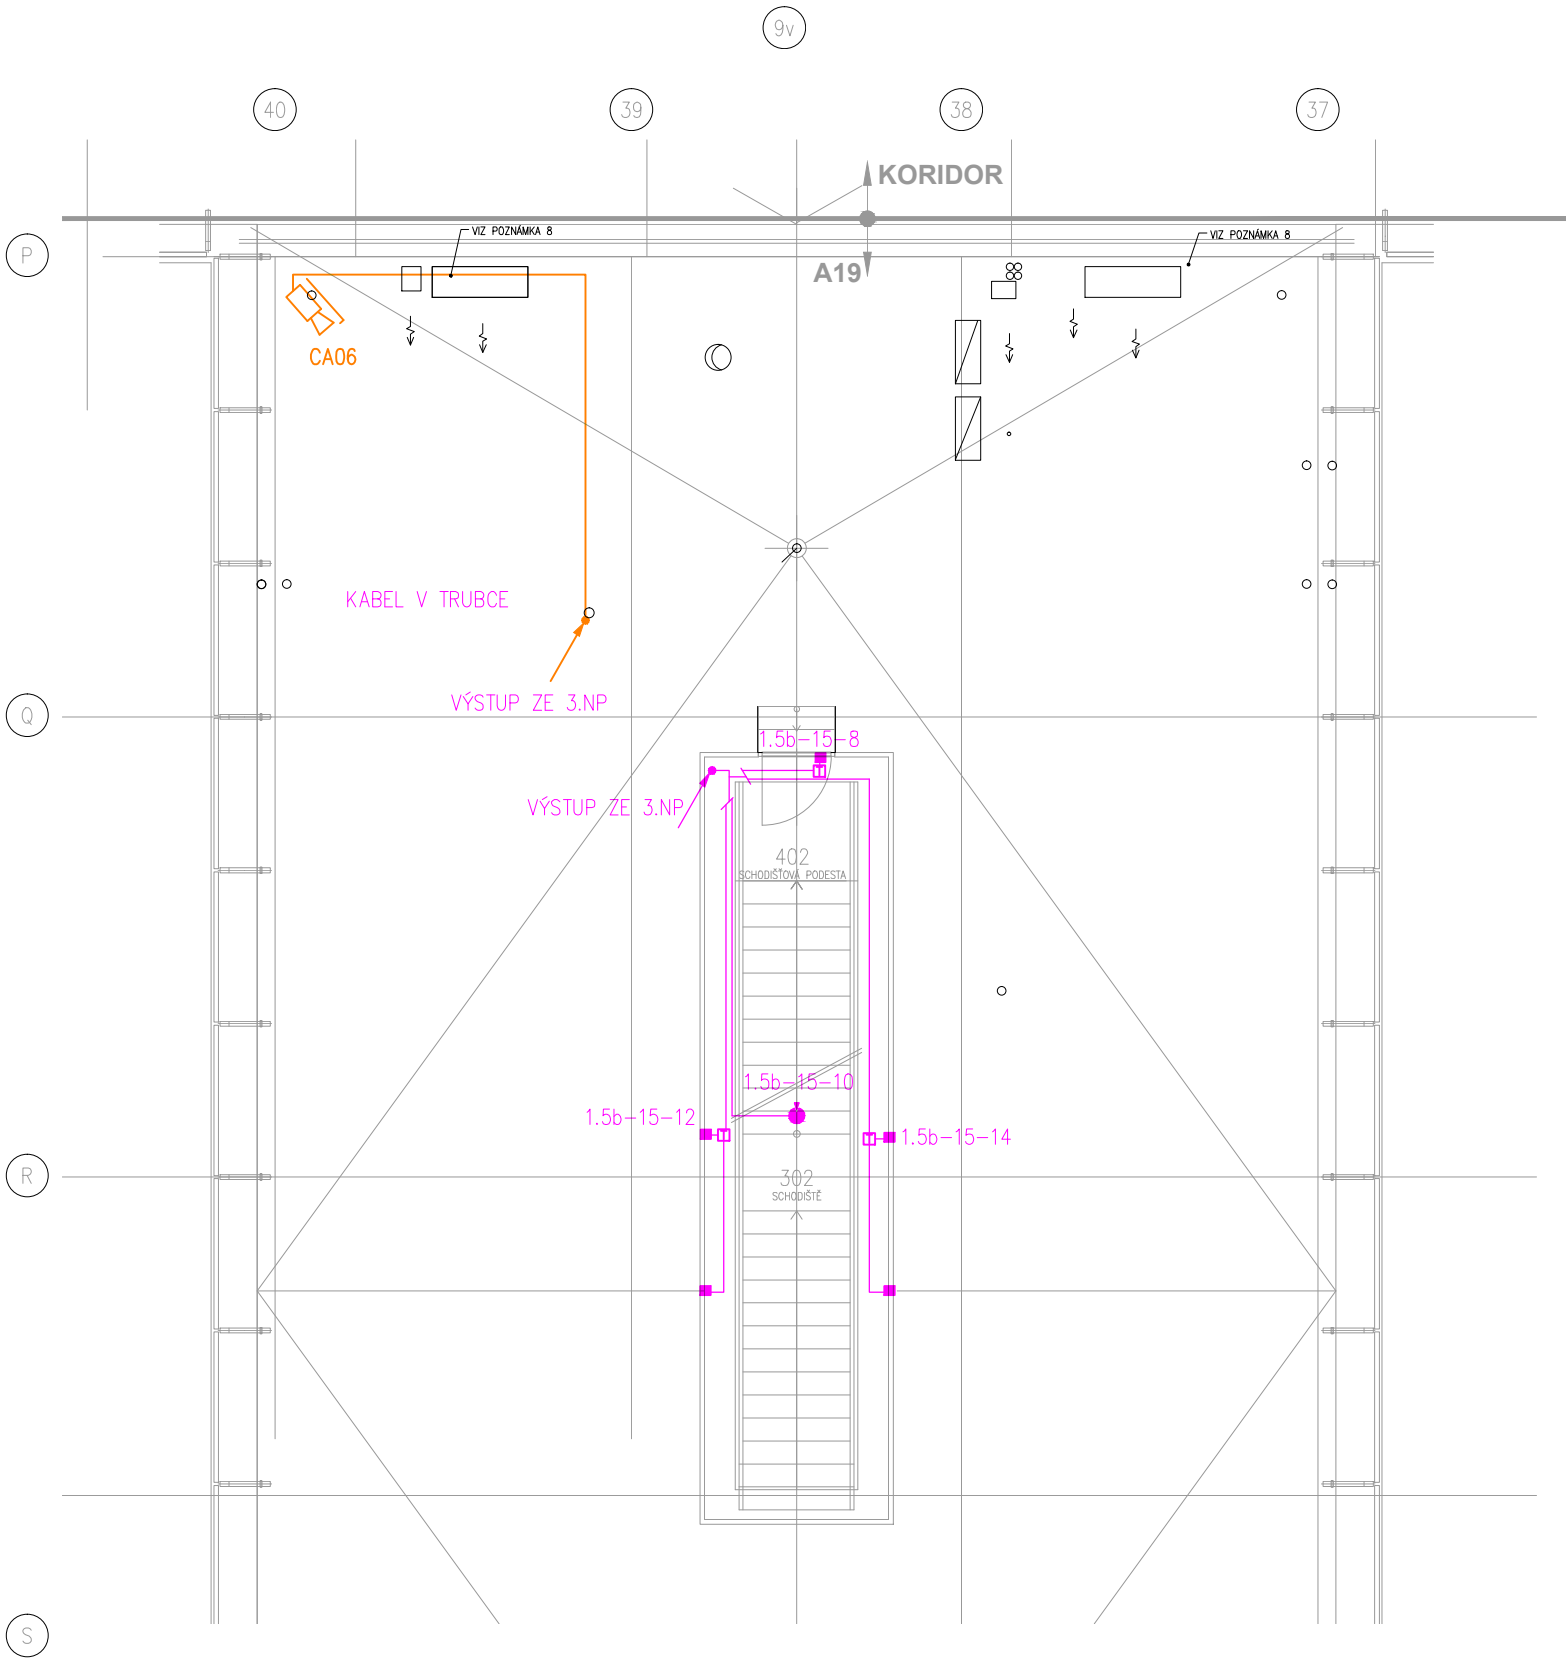

LEGENDA ZNAČEK NA V.Č. 026

REVIZE / REVISION		
NO.	DATUM / DATE	
01	2020 - 01 - 14	REKONSTRUKCE CCTV ALEŠ MAREK
02		
03		
04		
POZNÁMKA / ANNOTATION:		