
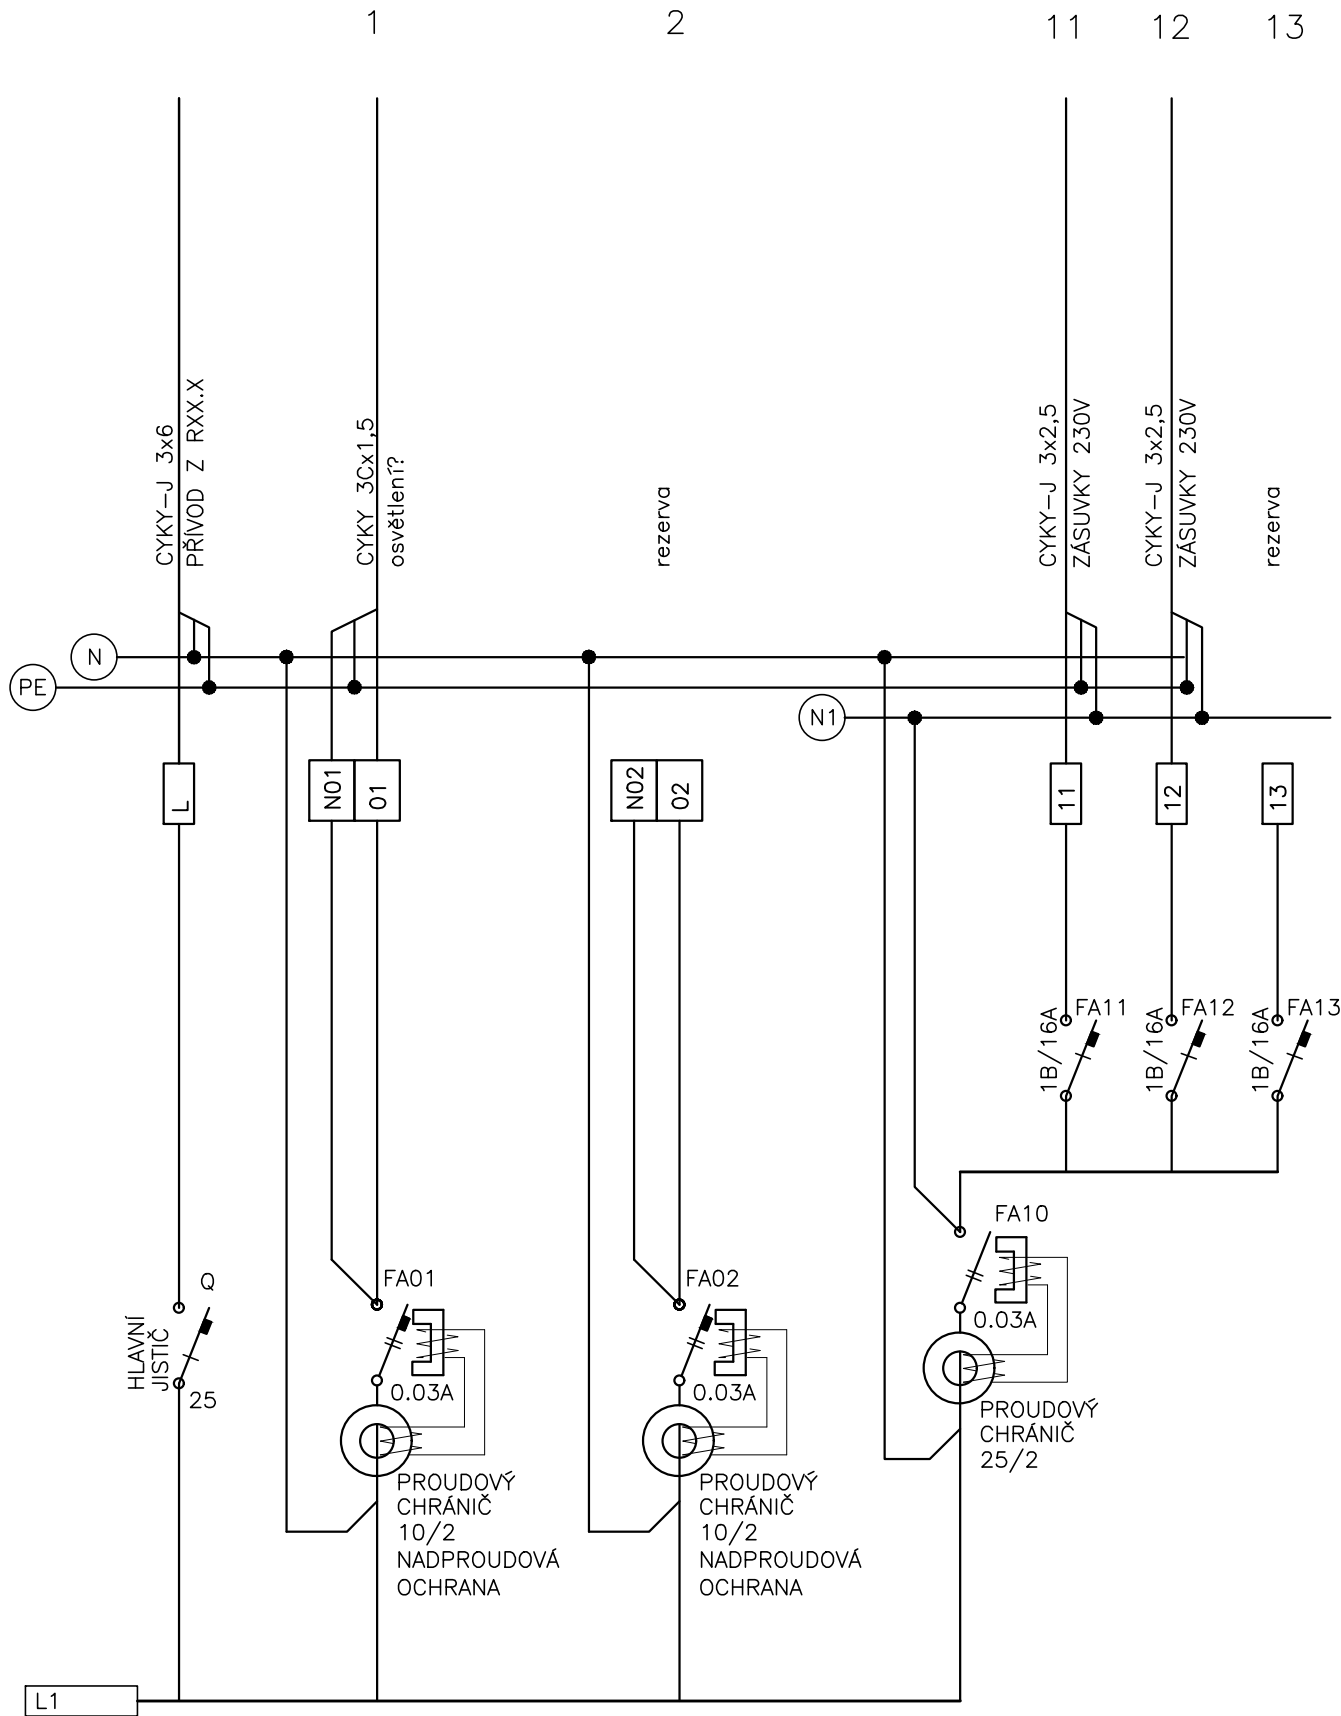


ROZVODNICE Rpokoj

PLASTOVÁ ROZVODNICE NÁSTĚNNÁ  
18xTE  
ROZMĚR 407x246x104

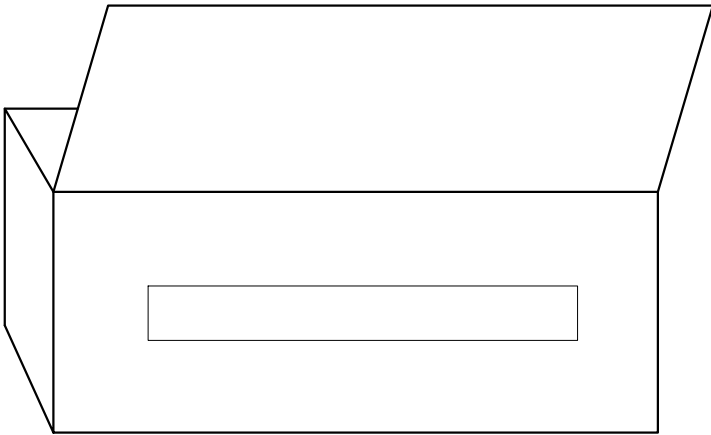



ROZVADĚČ MUSÍ BÝT VYROBEN A SESTAVEN  
V SOULADU S POŽADAVKY ČSN EN 61439–1ed.2  
a ČSN EN 61 439–2 ed.2

ELEKTRICKÉ NAPÁJENÍ: 1+N+PE, AC 50Hz, 230V/TN–S  
OCHRANA PŘED ÚRAZEM EL. PROUDEM: dle ČSN 33 2000–4–41 ed.3  
normální – základní izolací živých částí, přepážkami a kryty  
– automatickým odpojením v případě poruchy  
doplněná – doplňujícím pospojováním neživých částí  
– proudovými chrániči s vybavovacím proudem 30mA

VÝŠKOVÝ SYSTÉM Bpv ±0,000 =

REVIZE:	POPIS ZMĚNY:	DATUM:	VYPRACOVAL:

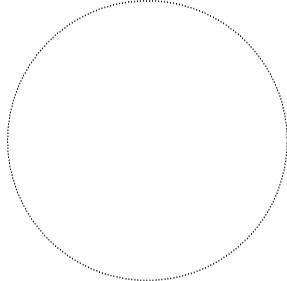AKCE:		REKONSTRUKCE POKOJŮ VŠ KOLEJÍ VINAŘSKÁ 5, BRNO		STUPEŇ PD: DPS - DOKUMENTACE PRO PROVÁDĚNÍ STAVBY		
				OBJEKT:	BLOK A1	
				PROFESE:	D.1.4.1 - ELEKTROINSTALACE	
INVESTOR A OBJEDNATEL:		Masarykova univerzita Žerotínovo nám. 617/9, 601 77 Brno		ZAKÁZKOVÉ ČÍSLO: 2 0079 411-4	AUTORIZACE: 	
MÍSTO STAVBY:		Vinařská 5, Brno pozemek parc. č. 350/10, k. ú. Pisárky		DATUM: 03/2022		
				FORMÁT: 3 × A4		
GENERÁLNÍ PROJEKTANT:		 INTAR a.s. Bezručova 81/17a, 602 00 Brno tel.: +420 543 422 211 www.intar.cz, info@intar.cz		KOPIE:		
VEDOUcí PROJEKTU:		ING. JOSEF KATOLICKÝ, jkatolicky@intar.cz		MĚŘÍTKO:  1:50		
HLAVNÍ INŽENÝR PROJEKTU:		ING. IVANA KOPŘIVOVÁ, ikoprivova@intar.cz				
ZHOTOVITEL ČÁSTI:				VÝKRES:  POKOJ 3LŮŽKOVÝ ROZVADĚČ		
ODPOVĚDNÝ PROJEKTANT:		ING. IVANA KOPŘIVOVÁ, ikoprivova@intar.cz		EVIDENČNÍ ČÍSLO:	ČÍSLO VÝKRESU:	REVIZE:
VYPRACOVAL:		ING. IVANA KOPŘIVOVÁ, ikoprivova@intar.cz		20079361/D.1.4.1		04