


Legenda přípojka	
	Dobový rozvoděč
	DrT
	Trasa přípojek
	Skrť typu MS pro ukončení pletěných rozvodů

Č.M.	ÚČEL MÍSTNOSTI	PLOCHA m²
0.01	CHODBA +SCHODIŠTĚ	68,0
0.02	VÝTAH	2,96
0.03	TECH. MÍSTNOST - SLP, EPS, EZS	2,0
0.04	WC ŽENY	6,4
0.05	WC MUŽI	6,6
0.06	STROJOVNA CHLAZENÍ	20,5
0.07	SERVEROVNA	15,3
0.08	SKLAD	13,3
0.09	ARCHIV	35,9
0.10	ROZVADĚČE - ZALOŽNÍ ZDROJ	15,5
0.10a	ROZVADĚČE - POŽARNÍ	4,3
0.11	ROZVADĚČE	13,8
0.12	SKLAD	36,0

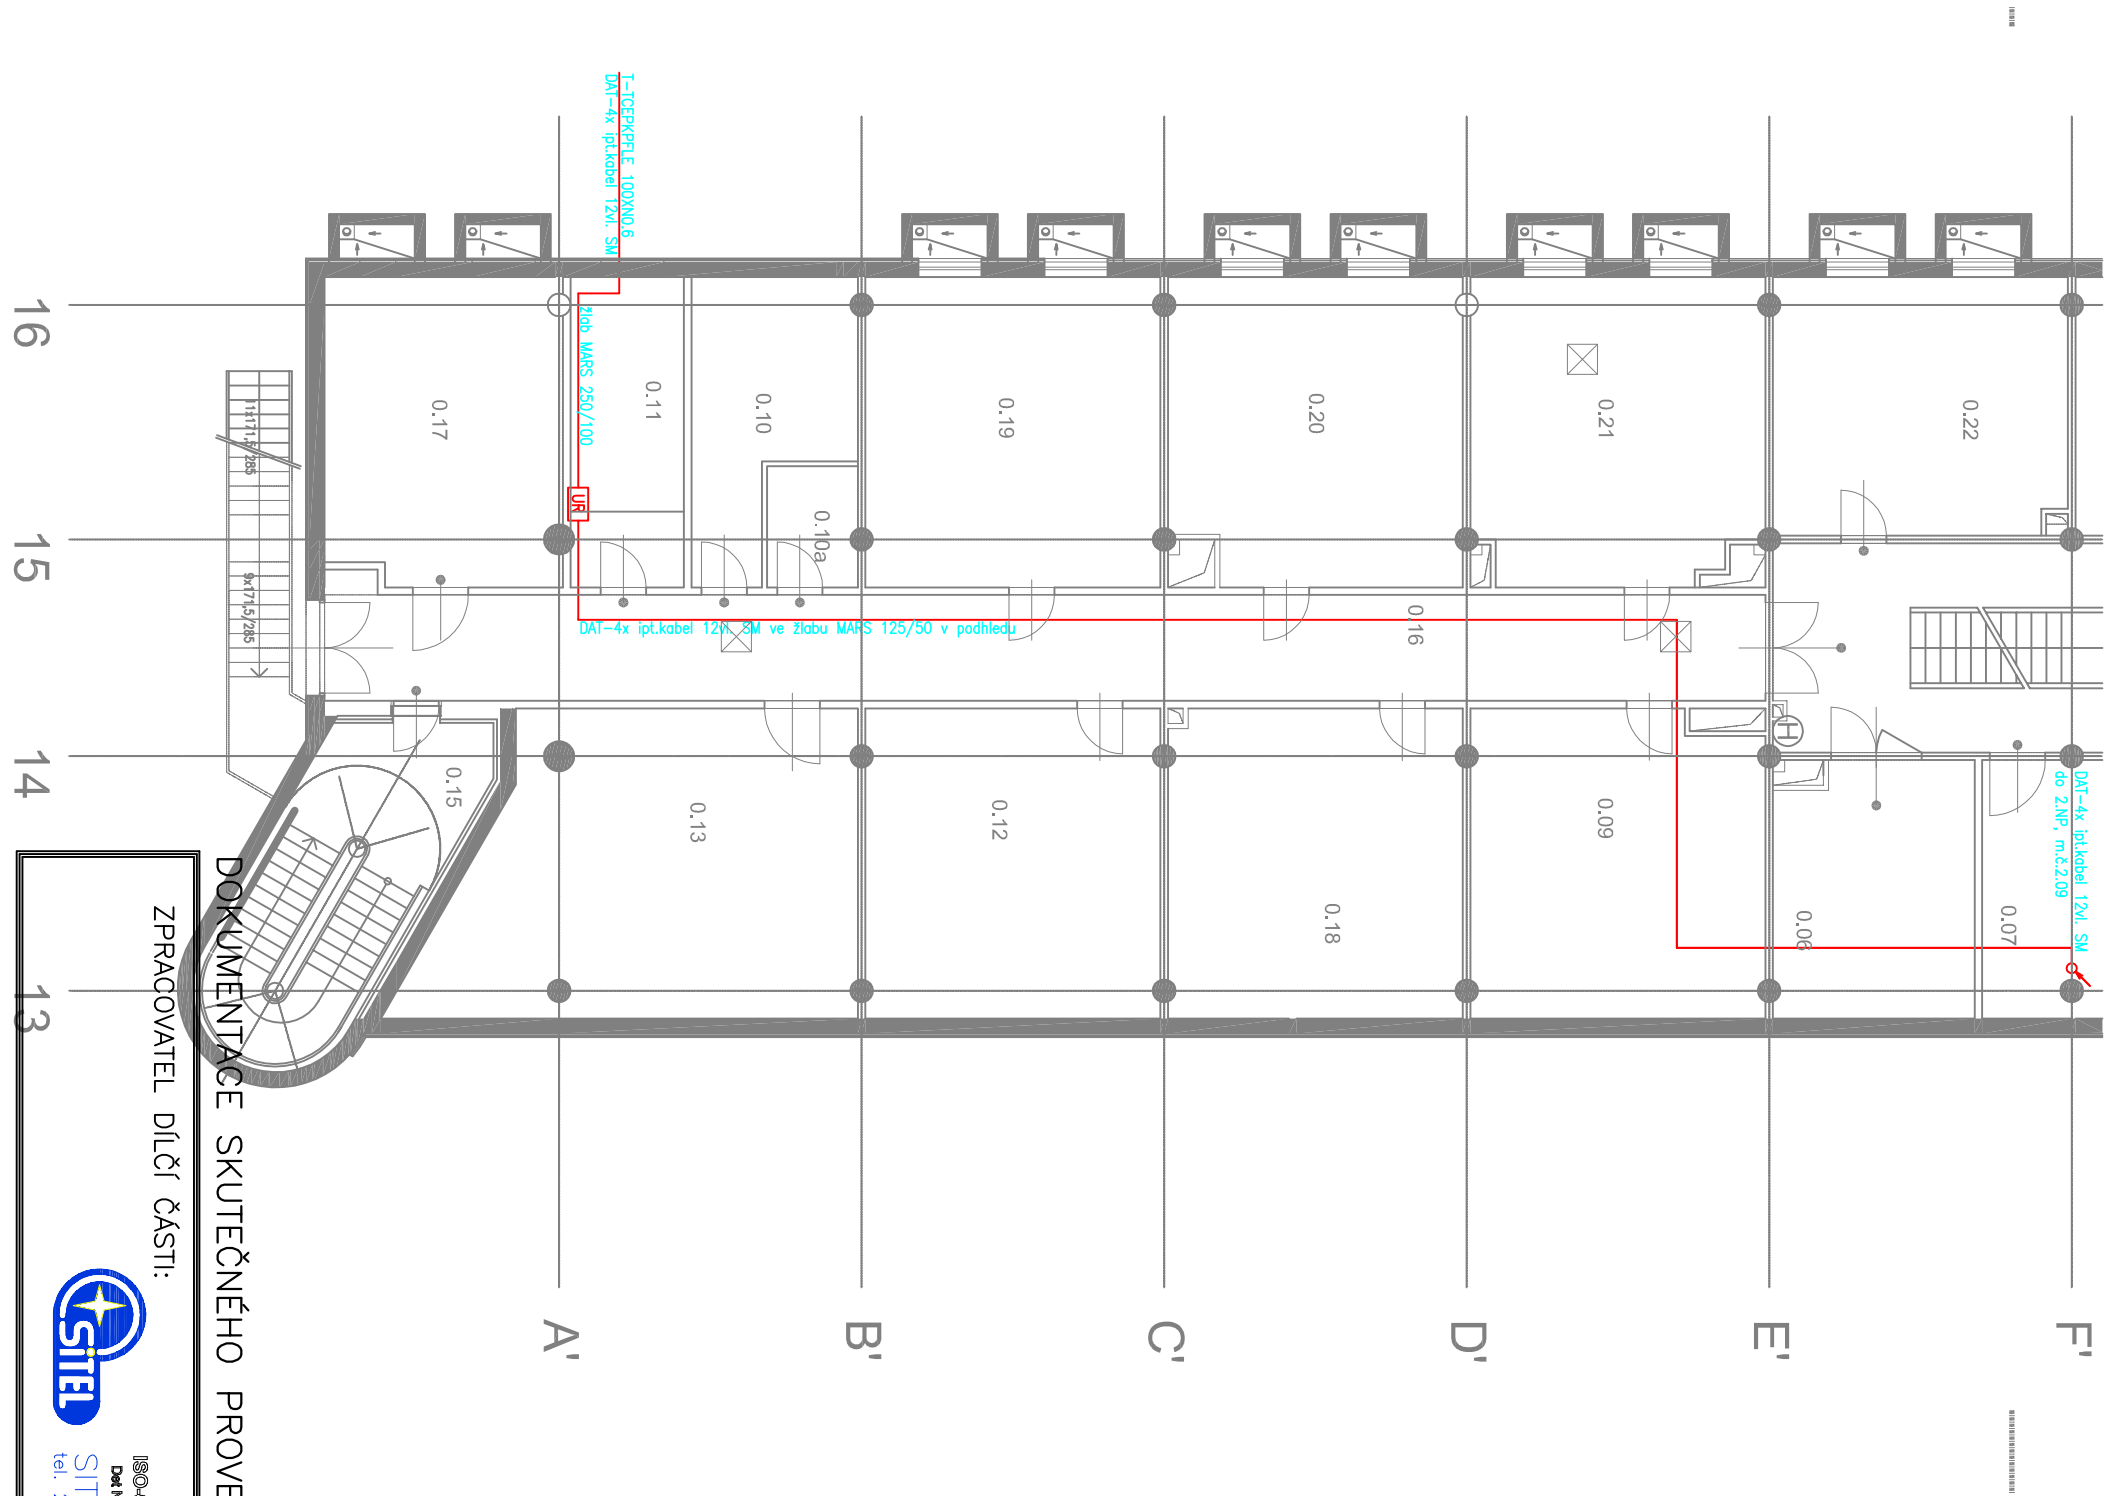

DOKUMENTACE SKUTEČNÉHO PROVEDENÍ 09/2008

ZPRACOVATEL DÍLČÍ ČÁSTI:



ISSN-0001-1985
SITEL, s.r.o.
Dolní Město, Větrná 34, KETTERLANS
tel. 267 195 111



REVIZE	Číslo	Datum	Popis změny	Jméno	Podpis
1	19.5.2008		Změna počtu a typu optických kabelů, jejich ukončení v energocentru.	Koudełka	<i>Koudełka</i>

ORIENTACE	GENERÁLNÍ PROJEKTANT	AUTORIZAČNÍ RAZÍTKA
	<div>Arch. DESIGN Arch. Design s.r.o. Stránského 38, 616 00 Brno tel. 541 233 111 fax 541 420 912 e-mail: archdesign@archdesign.cz</div>	
Architekt	Ing. Eva Papoušková	PROJEKTANT ČÁSTI PD
HIP	Radomír Kašlér	
Zodpovědný projektant	Antonín Koudełka, Radomír Kašlér	
Vypracoval	Antonín Koudełka, Radomír Kašlér	
Kreslil	Ing. Marek Bera	
Kontroloval		
INVESTOR:		Číslo zakázky B-06-134-100
Jihomoravský kraj, Žerotínovo náměstí 3/5, Brno		Stupeň A5
MÍSTO STAVBY: obec: Brno - Boninice		Datum 5/2008
NÁZEV STAVBY: kraj: Jihomoravský		ČÍSLO PARÉ:
BIOTECHNOLOGICKÝ INKUBÁTOR INBIT		
SO III.304.6 PŘÍPOJKA SLABOPROUDU		
SO. B5.5.700 SLABOPROUD - PŘÍPOJKA		
ČÁST:		MĚŘÍTKO: 1 : 150
NÁZEV ČÁSTI: PŮDORYS 1.PP		
ČÍSLO ČÁSTI: B-06-134-100		
Číslo zakázky		00
objekt		P
stavení		B5.5.700
číslo dokumentace		106
revize		01