

INVESTOR / DEVELOPER	MASARYKOVA UNIVERZITA
ZÁSTUPCE / REPRESENTATIVE	KARLA POKLUDOVÁ
MANAŽER PROJEKTU / PROJ. MANAGER	ARCHDESIGN s.r.o.
ZÁSTUPCE / REPRESENTATIVE	PETR MARVAN
GENERÁLNÍ DODAVATEL	UNISTAV a.s.
ZÁSTUPCE / REPRESENTATIVE	DAUBOR WEIGEL
GENERÁLNÍ PROJEKTANT / ARCHITECT	A PLUS a.s.
VED. PROJEKTU / PROJECT LEADER	JIŘÍ DUCHÁČEK
PRŮMY ZPRACOVATEL / COMPILER	Global Klima Servis s.r.o. J. Kučera


STA, JČ, ZPN, ZPS, MR - PŮDORYS 1.PP

REVIZE / REVISION	
NO. DATUM / DATE	
00	2012 - 01 - 24
01	2020 - 07 - 13 Propojení s A29Sa - Přikryl
02	2023 - 08 - 23 Úprava VET, doplnění FLOWBOXU v 1S09 Kučera
03	
04	
POZNÁMKA / ANNOTATION:	



JAROMÍR ČERNÝ KAREL TUZA PETR UHLÍŘ


STAVBA / PROJECT	CETOCOEN - PAVILON A29
ČÍSLO ZAKÁZKY / ARCHIVE NO.	3114 - 37
STUPEŇ / PHASE	DSP
NÁZEV PS - SO / BUILDING TITLE	SO III - 304 PAVILON A29
ČÁST / PART	12 - SLABOPROUDÉ ROZVODY

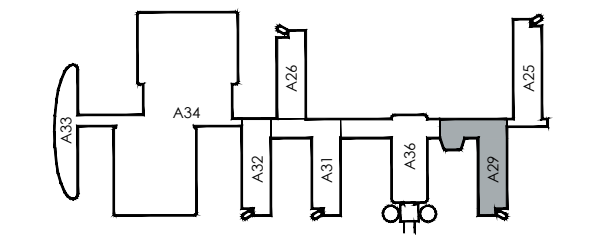

NÁZEV VÝKRESU / DRAWING TITLE	STA, JČ, ZPN, ZPS, MR - PŮDORYS 1.PP
VED. PROJEKTANT / CHECKED BY	ONDŘEJ TICHÝ
VYPRACOVAL / PREPARED BY	ONDŘEJ TICHÝ
DATUM / DATE	2012 - 01 - 24
FORMÁT / FORMAT	6 x A4
MĚŘÍTKO / SCALE	1 : 100

STAVBA	STUPEŇ	ČÍSLO PS - SO	ČÍSLO	VÝKRES	REVIZE
REC	DSP	F 304	12	043	02
PROJECT	PHASE	BUILDING TITLE	PART	NO.	REVISION

REC - Univerzitní kampus Bohunice, CETOCOEN

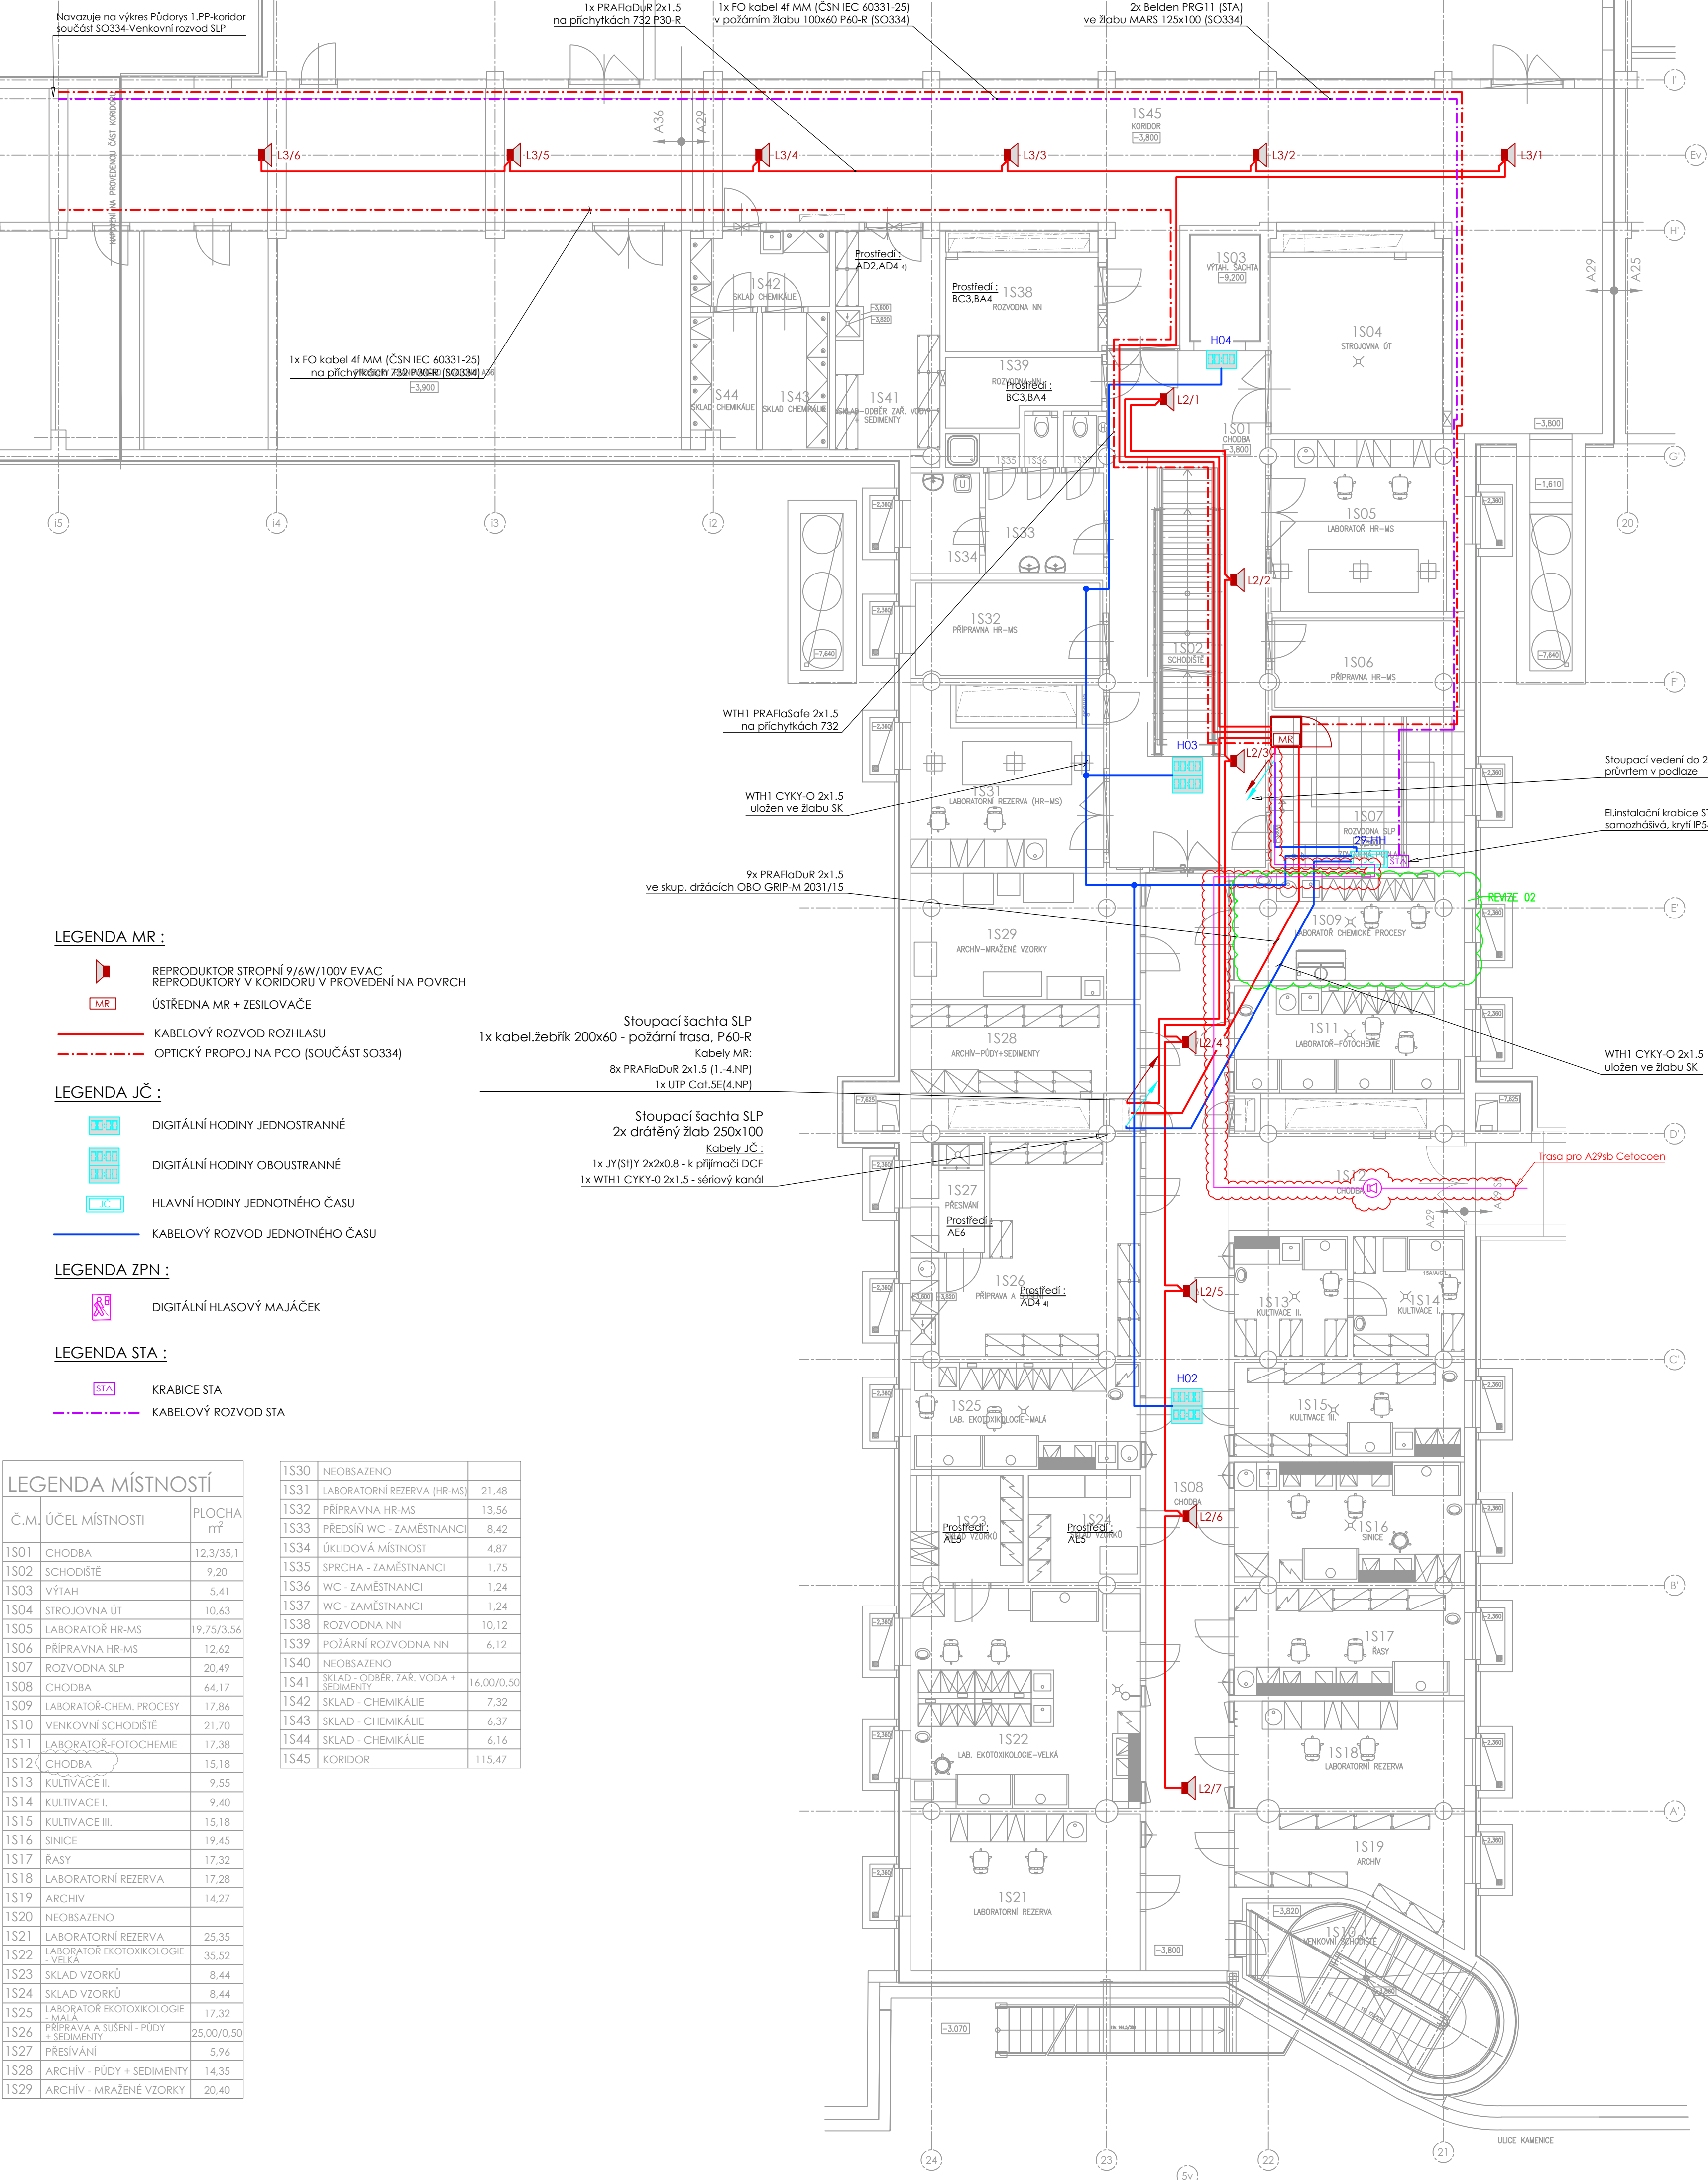

LEGENDA MR :

- REPRODUKTOR STROPNÍ 9/6W/100V EVAC
- REPRODUKTORY V KORIDORU V PROVEDENÍ NA POVRCH
- ÚSTŘEDNA MR + ZESILOVAČE
- KABELOVÝ ROZVOD ROZHLASU
- OPTICKÝ PROPOJ NA PCO (SOUČÁST SO334)

LEGENDA JČ :

- DIGITÁLNÍ HODINY JEDNOSTRANNÉ
- DIGITÁLNÍ HODINY OBOUSTRANNÉ
- HLAVNÍ HODINY JEDNOTNÉHO ČASU
- KABELOVÝ ROZVOD JEDNOTNÉHO ČASU

LEGENDA ZPN :

- DIGITÁLNÍ HLASOVÝ MAJÁČEK

LEGENDA STA :

- KRABICE STA
- KABELOVÝ ROZVOD STA

Č.M.	ÚČEL MÍSTNOSTI	PLOCHA m <sup>2</sup>
1S01	CHODBA	12,3/35,1
1S02	SCHODIŠTĚ	9,20
1S03	VÝTAH	5,41
1S04	STROJOVNA ÚT	10,63
1S05	LABORÁTOR HR-MS	19,75/3,56
1S06	PŘÍPRAVNA HR-MS	12,62
1S07	ROZVODNA SLP	20,49
1S08	CHODBA	64,17
1S09	LABORÁTOR-CHEM. PROCESY	17,86
1S10	VENKOVNÍ SCHODIŠTĚ	21,70
1S11	LABORÁTOR-FOTOCHEMIE	17,38
1S12	CHODBA	15,18
1S13	KULTIVACE II.	9,55
1S14	KULTIVACE I.	9,40
1S15	KULTIVACE III.	15,18
1S16	SINCE	19,45
1S17	RASY	17,32
1S18	LABORATORNÍ REZERVA	17,28
1S19	ARCHIV	14,27
1S20	NEOBSAŽENO	
1S21	LABORATORNÍ REZERVA	25,35
1S22	LABORÁTOR EKOTOXIKOLOGIE - VELKÁ	35,52
1S23	SKLAD VZORKŮ	8,44
1S24	SKLAD VZORKŮ	8,44
1S25	LABORÁTOR EKOTOXIKOLOGIE - MALÁ	17,32
1S26	PŘÍPRAVA A SUŠENÍ - PŮDY + SEDIMENTY	25,00/0,50
1S27	PŘESÍVÁNÍ	5,96
1S28	ARCHIV - PŮDY + SEDIMENTY	14,35
1S29	ARCHIV - MRAŽENÉ VZORKY	20,40

1S30	NEOBSAŽENO	
1S31	LABORATORNÍ REZERVA (HR-MS)	21,48
1S32	PŘÍPRAVNA HR-MS	13,56
1S33	PŘEDSÍŇ WC - ZAMĚŠTNANCI	8,42
1S34	ÚKLIDOVÁ MÍSTNOST	4,87
1S35	SPRCHA - ZAMĚŠTNANCI	1,75
1S36	WC - ZAMĚŠTNANCI	1,24
1S37	WC - ZAMĚŠTNANCI	1,24
1S38	ROZVODNA NN	10,12
1S39	POŽÁRNÍ ROZVODNA NN	6,12
1S40	NEOBSAŽENO	
1S41	SKLAD - ODBĚR: ŽAR. VODA + SEDIMENTY	16,00/0,50
1S42	SKLAD - CHEMIKÁLIE	7,32
1S43	SKLAD - CHEMIKÁLIE	6,37
1S44	SKLAD - CHEMIKÁLIE	6,16
1S45	KORIDOR	115,47