


UNIVERZITNÍ KAMPUS
BRNO-BHUNICE, ČESKÁ REPUBLIKA


INVESTOR MASARYKOVA UNIVERZITA
GENERÁLNÍ DODAVATEL IMOS BRNO a.s. + SYNER MORAVA a.s.
MANAŽER PROJEKTU ARCHDESIGN, s.r.o.
GENERÁLNÍ PROJEKTANT A PLUS a.s.
PŘÍMÝ ZPRACOVATEL Ing. ONDŘEJ TICHÝ

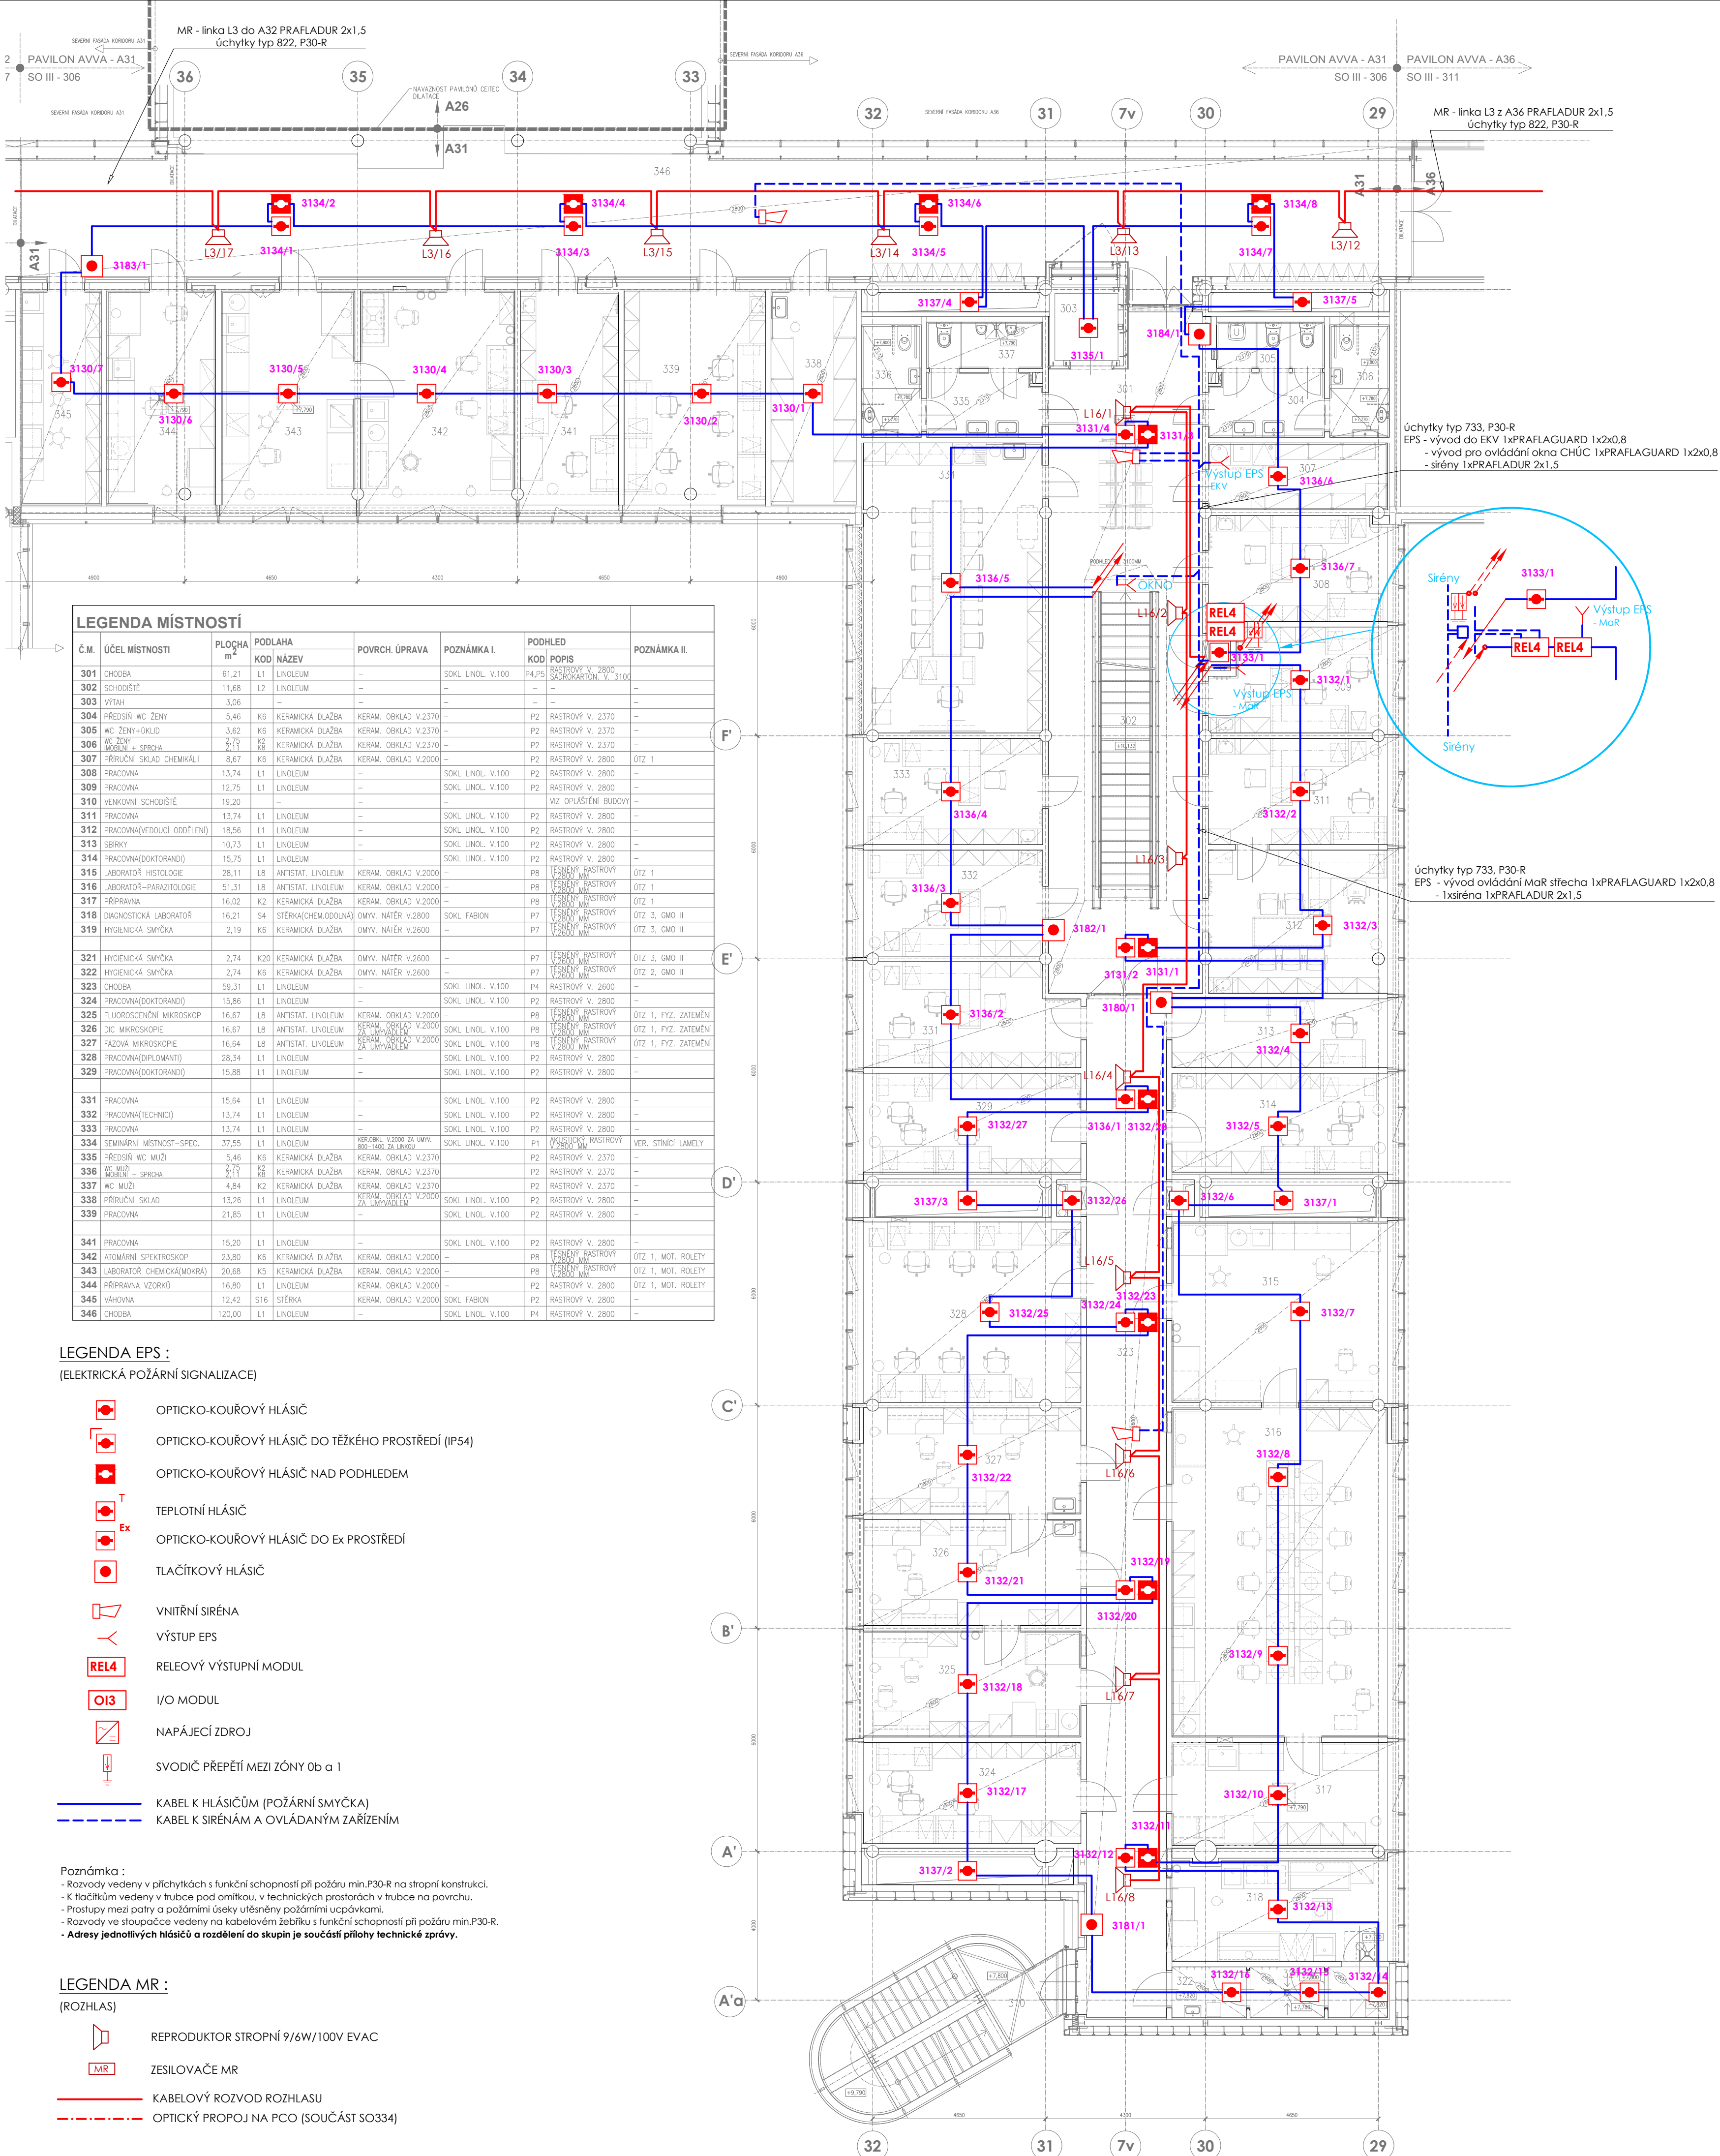

JAROMÍR ČERNÝ KAREL TUZA PETR UHLÍŘ

| REVIZE | |
|--------|----------------|
| 00 | 2013 - 10 - 18 |
| 01 | |
| 02 | |
| 03 | |

VYPRACOVAL ONDŘEJ TICHÝ
VED. PROJEKTANT ONDŘEJ TICHÝ

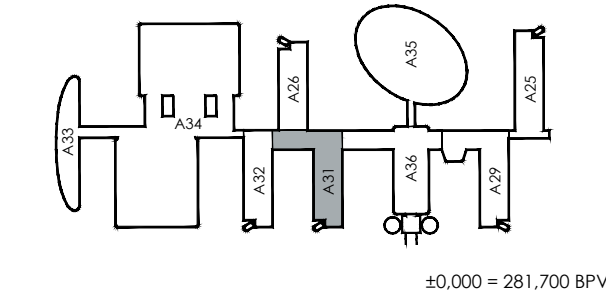

| | |
|---------------|---------------------------|
| ČÍSLO ZAKÁZKY | 3120 - 37 |
| STAVBA | CESEB |
| STUPEŇ | DSP |
| NÁZEV PS - SO | SO III 306 - PAVILON A 31 |
| ČÁST | 12 - SLABOPROUDÉ ROZVODY |
| NÁZEV VÝKRESU | EPS,MR-PŮDORYS 3.NP |
| DATUM | 2013 - 10 - 18 |
| FORMÁT | 9 x A4 |
| MĚŘÍTKO | 1:100 |

| STAVBA | STUPEŇ | ČÍSLO PS - SO | ČÁST | VÝKRES | REVIZE |
|--------|--------|---------------|------|--------|--------|
| BIO | DSP | F 306 | 12 | 015 | 00 |