


UNIVERZITNÍ KAMPUS  
BRNO-BOHUNICE, ČESKÁ REPUBLIKA

INVESTOR / DEVELOPER	MASARYKOVA UNIVERZITA
ZÁSTUPCE / REPRESENTATIVE	MILENA ZACHAREVOVA
MANAŽER PROJEKTU / PROJ. MANAGER	
ZÁSTUPCE / REPRESENTATIVE	SDBÚZEŇÍ UNISTAV + IMOS Brno + PSC International
GENERÁLNÍ DODAVATEL	
ZÁSTUPCE / REPRESENTATIVE	ROMAN MACÁK A PLUS a. s.
VED. PROJEKTU / PROJECT LEADER	JIŘÍ DUCHÁČEK
PŘÍMÝ ZPRACOVATEL / COMPILER	NETRNOŠTÝ, s.r.o.



JAROMÍR ČERNÝ    KAREL TUZA    PETR UHLÍŘ


STAVBA / PROJECT	UKB - AVVA, FÁZE F
ČÍSLO ZAKÁZKY / ARCHIVE NO.	3009 - 37
STUPEŇ / PHASE	DSP
NÁZEV PS - SO / BUILDING TITLE	308 - PAVILON A13
ČÁST / PART	12 - SLABOPROUDÉ ROZVODY

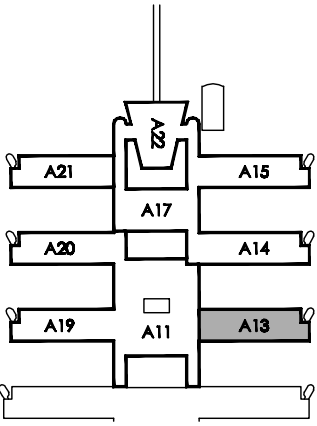

±0.000 = 281,700 BPV

NÁZEV VÝKRESU / DRAWING TITLE		PŮDORYS 1.PP STA,JČ,ZPN,ZPS,MR			
VED. PROJEKTANT / CHECKED BY		MILAN HRADIL			
VYPRACOVAL / PREPARED BY		ALOS PEČEK			
DATUM / DATE		2010 - 02 - 22			
FORMÁT / FORMAT		2 x A4			
MĚŘÍTKO / SCALE		1 : 100			
STAVBA UKB F PROJEKT	STUPEŇ DSP FÁZE	ČÍSLO PS - SO D 303 MILNOŠTIL	ČÁST 12 PART	VÝKRES 064 NO.	REVIZE 00 REVISION

LEGENDA MÍSTNOSTÍ		
Č.M.	ÚČEL MÍSTNOSTI	PLOCHA m <sup>2</sup>
1S01	CHODBA	51,04
1S02	SCHODIŠTĚ	10,67
1S03	VÝTAH	3,32
1S04	WC – ZAMĚŠTNANCI PŘEDSÍŇKA	4,88
1S05	WC – ZAMĚŠTNANCI	1,55
1S06	SPRCHA – ZAMĚŠTNANCI	1,69
1S07	ÚKLID	3,02
1S08	(01) UMÝVÁRNA A STERILIZACE	15,50
1S09	(L1 FAR) KULTIVAČNÍ MÍSTNOST – KLIMABOXY	30,00
1S11	(L2 FAR) LAB. KULTIVACE ŘAŠ A SINIC	8,62
1S12	ROZVODNA SLP	10,67
1S13	(L4 GEN) LAB. KULTIVACE ROSTLIN	21,40
1S14	(02 GEN) KRYOBANKA	12,78
1S15	(L3 GEN) LABORATOŘ (DROZOFILY)	11,82
1S16	STROJOVNA VZT, UT	65,07
1S17	CHODBA	18,00
1S18	STROJOVNA CHLAZENÍ	13,16
1S19	ROZVODNA NN	9,61
1S21	ROZVODNA NN POŽÁRNÍ	3,10

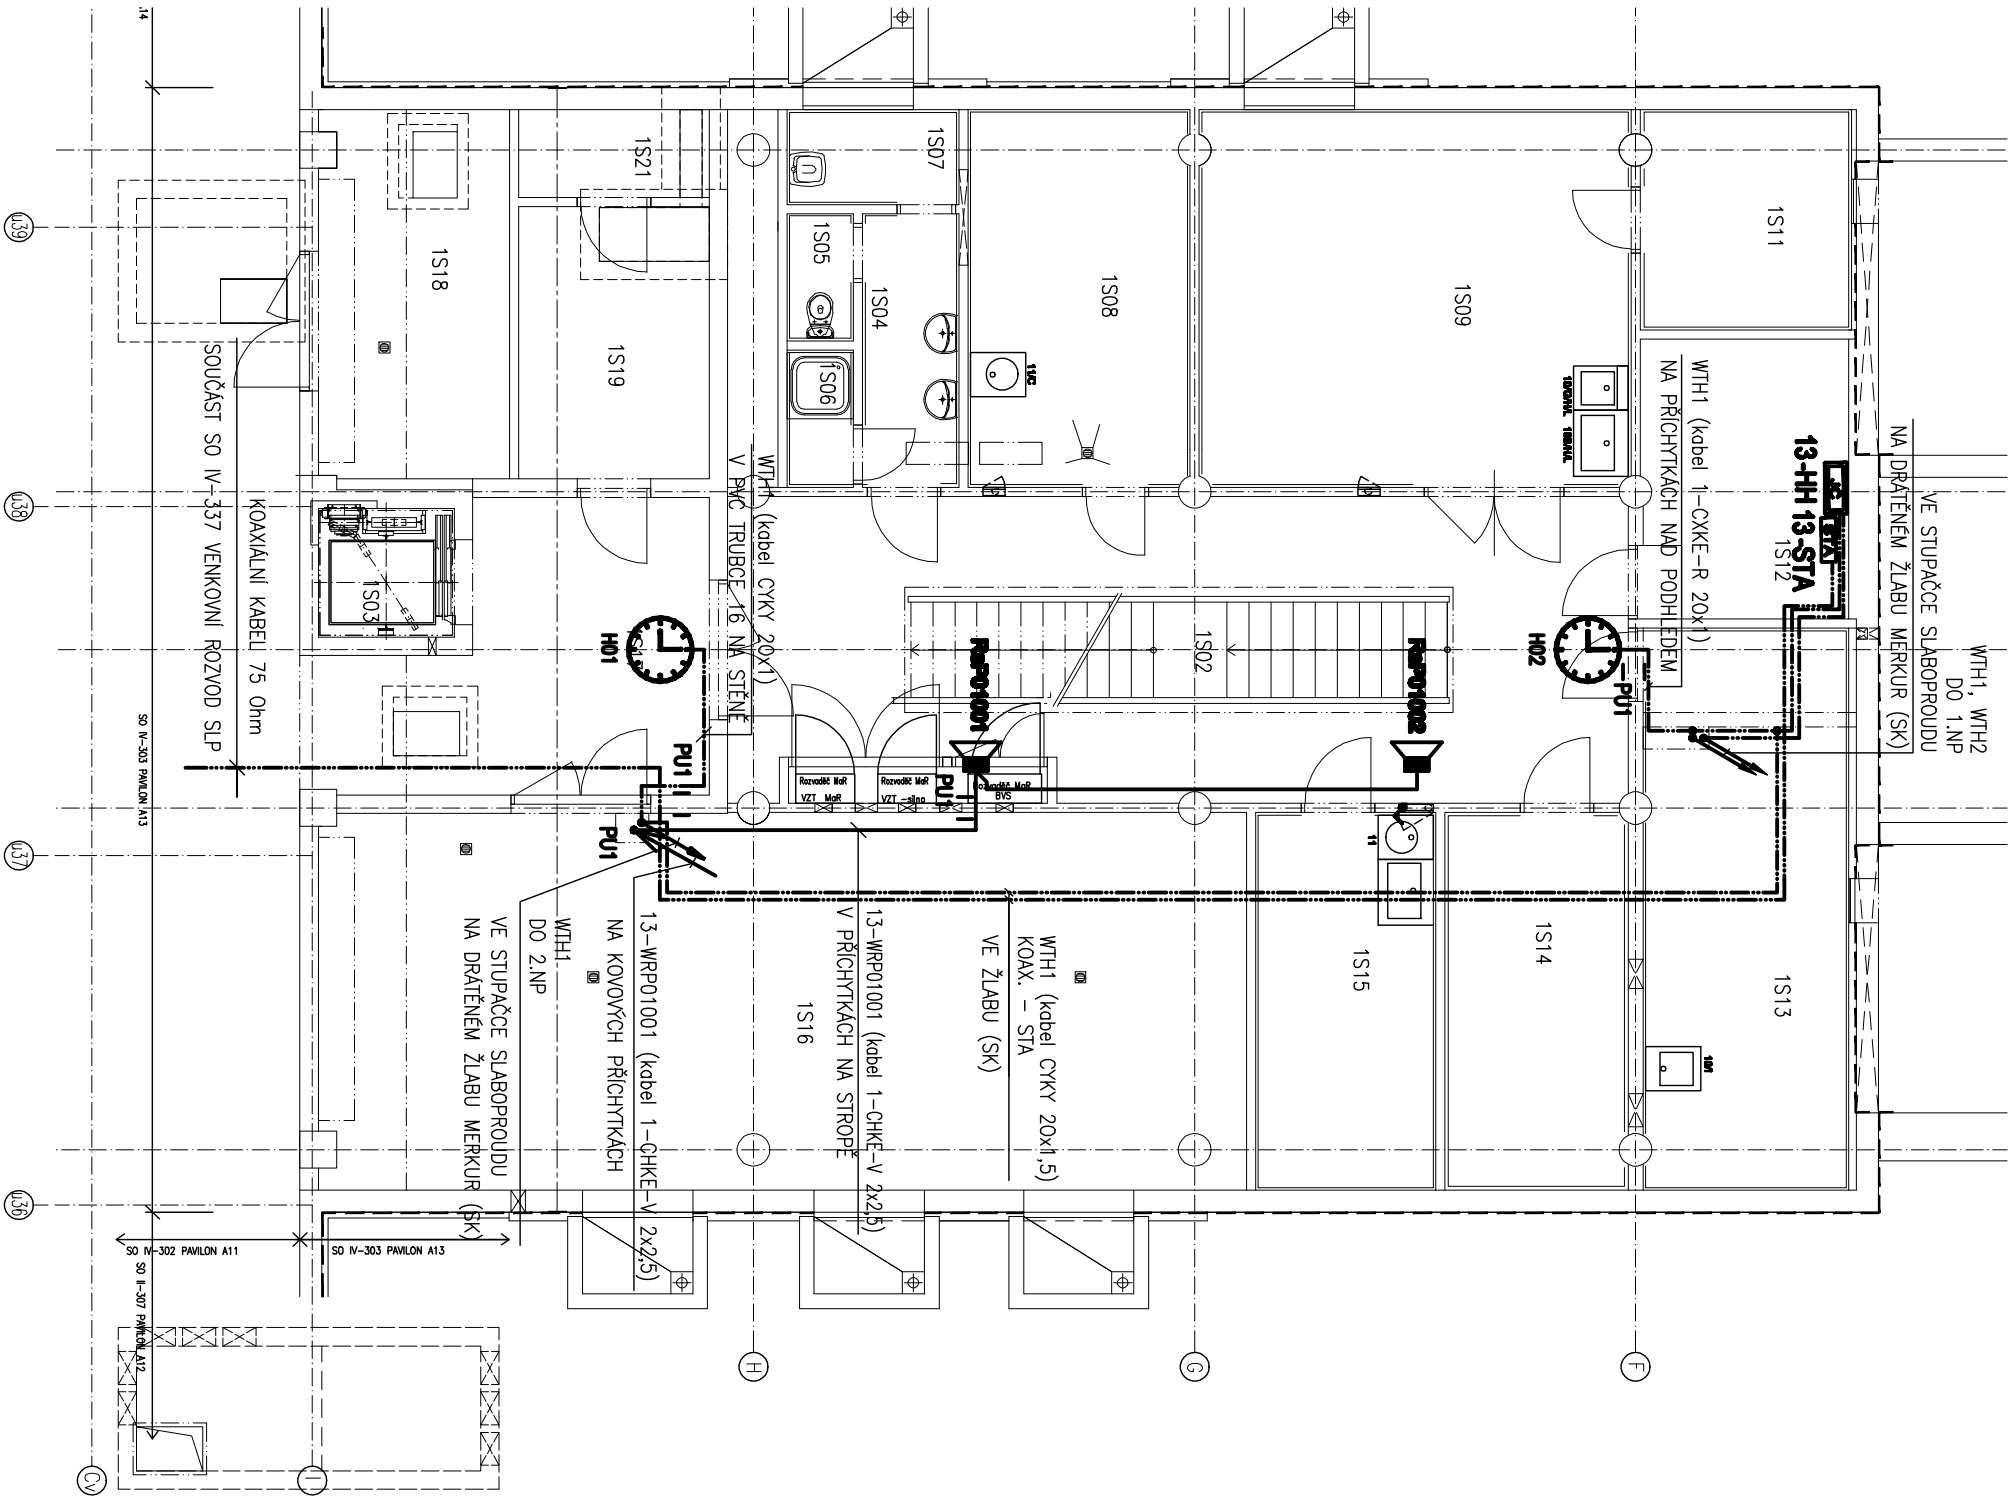

REVIZE / REVISION	
NO.	DATUM / DATE
01	
02	
03	
04	
POZNÁMKA / ANNOTATION:	

UKB F - Univerzitní kampus Bohunice, fáze F

Půdorys 1.PP - STA,JČ,ZPN,ZPS,MR