

INVESTOR / DEVELOPER	MASARYKOVA UNIVERZITA
ZÁSTUPCE / REPRESENTATIVE	KARLA POKLADOVÁ
MANAŽER PROJEKTU / PROJ. MANAGER	ARCHDESIGN s.r.o.
ZÁSTUPCE / REPRESENTATIVE	PETR MARVAN
GENERÁLNÍ DODAVATEL	UNISTAV a.s.
ZÁSTUPCE / REPRESENTATIVE	DAUBOR WEIGEL
GENERÁLNÍ PROJEKTANT / ARCHITECT	A PLUS a.s.
VED. PROJEKTU / PROJECT LEADER	JIŘÍ DUCHÁČEK
PŘÍMÝ ZPRACOVATEL / COMPILER	ONDŘEJ TICHÝ


STA, JČ, ZPN, ZPS, MR - PŮDORYS 2.NP

REVIZE / REVISION	
NO. DATUM / DATE	
00	2012-01-24
01	
02	
03	
04	
POZNÁMKA / ANNOTATION:	



JAROMÍR ČERNÝ KAREL TUZA PETR UHLÍŘ

STAVBA / PROJECT	CETOCOEN - PAVILON A29
ČÍSLO ZAKÁZKY / ARCHIVE NO.	3114 - 37
STUPEŇ / PHASE	DSP
NÁZEV PS - SO / BUILDING TITLE	SO III - 304 PAVILON A29
ČÁST / PART	12 - SLABOPROUDÉ ROZVODY

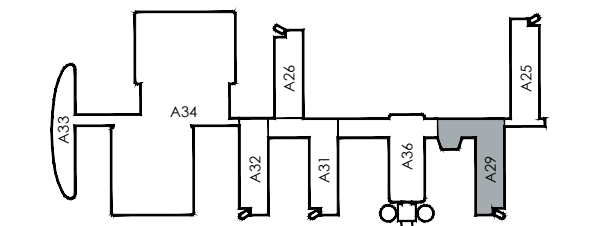


±0,000 = 281,700 BPV

NÁZEV VÝKRESU / DRAWING TITLE	STA, JČ, ZPN, ZPS, MR - PŮDORYS 2.NP
VED. PROJEKTANT / CHECKED BY	ONDŘEJ TICHÝ
VYPRACOVAL / PREPARED BY	ONDŘEJ TICHÝ
DATUM / DATE	2012 - 01 - 24
FORMÁT / FORMAT	6 x A4
MĚŘÍTKO / SCALE	1 : 100

stavba	projekt	číslo projektu	část	verze	datum
REC	DSP	F 304	12	045	00
PROJECT	PHASE	BUILDING TITLE	FLOOR	REV.	REVISION

REC - Univerzitní kampus Bohunice, CETOCOEN

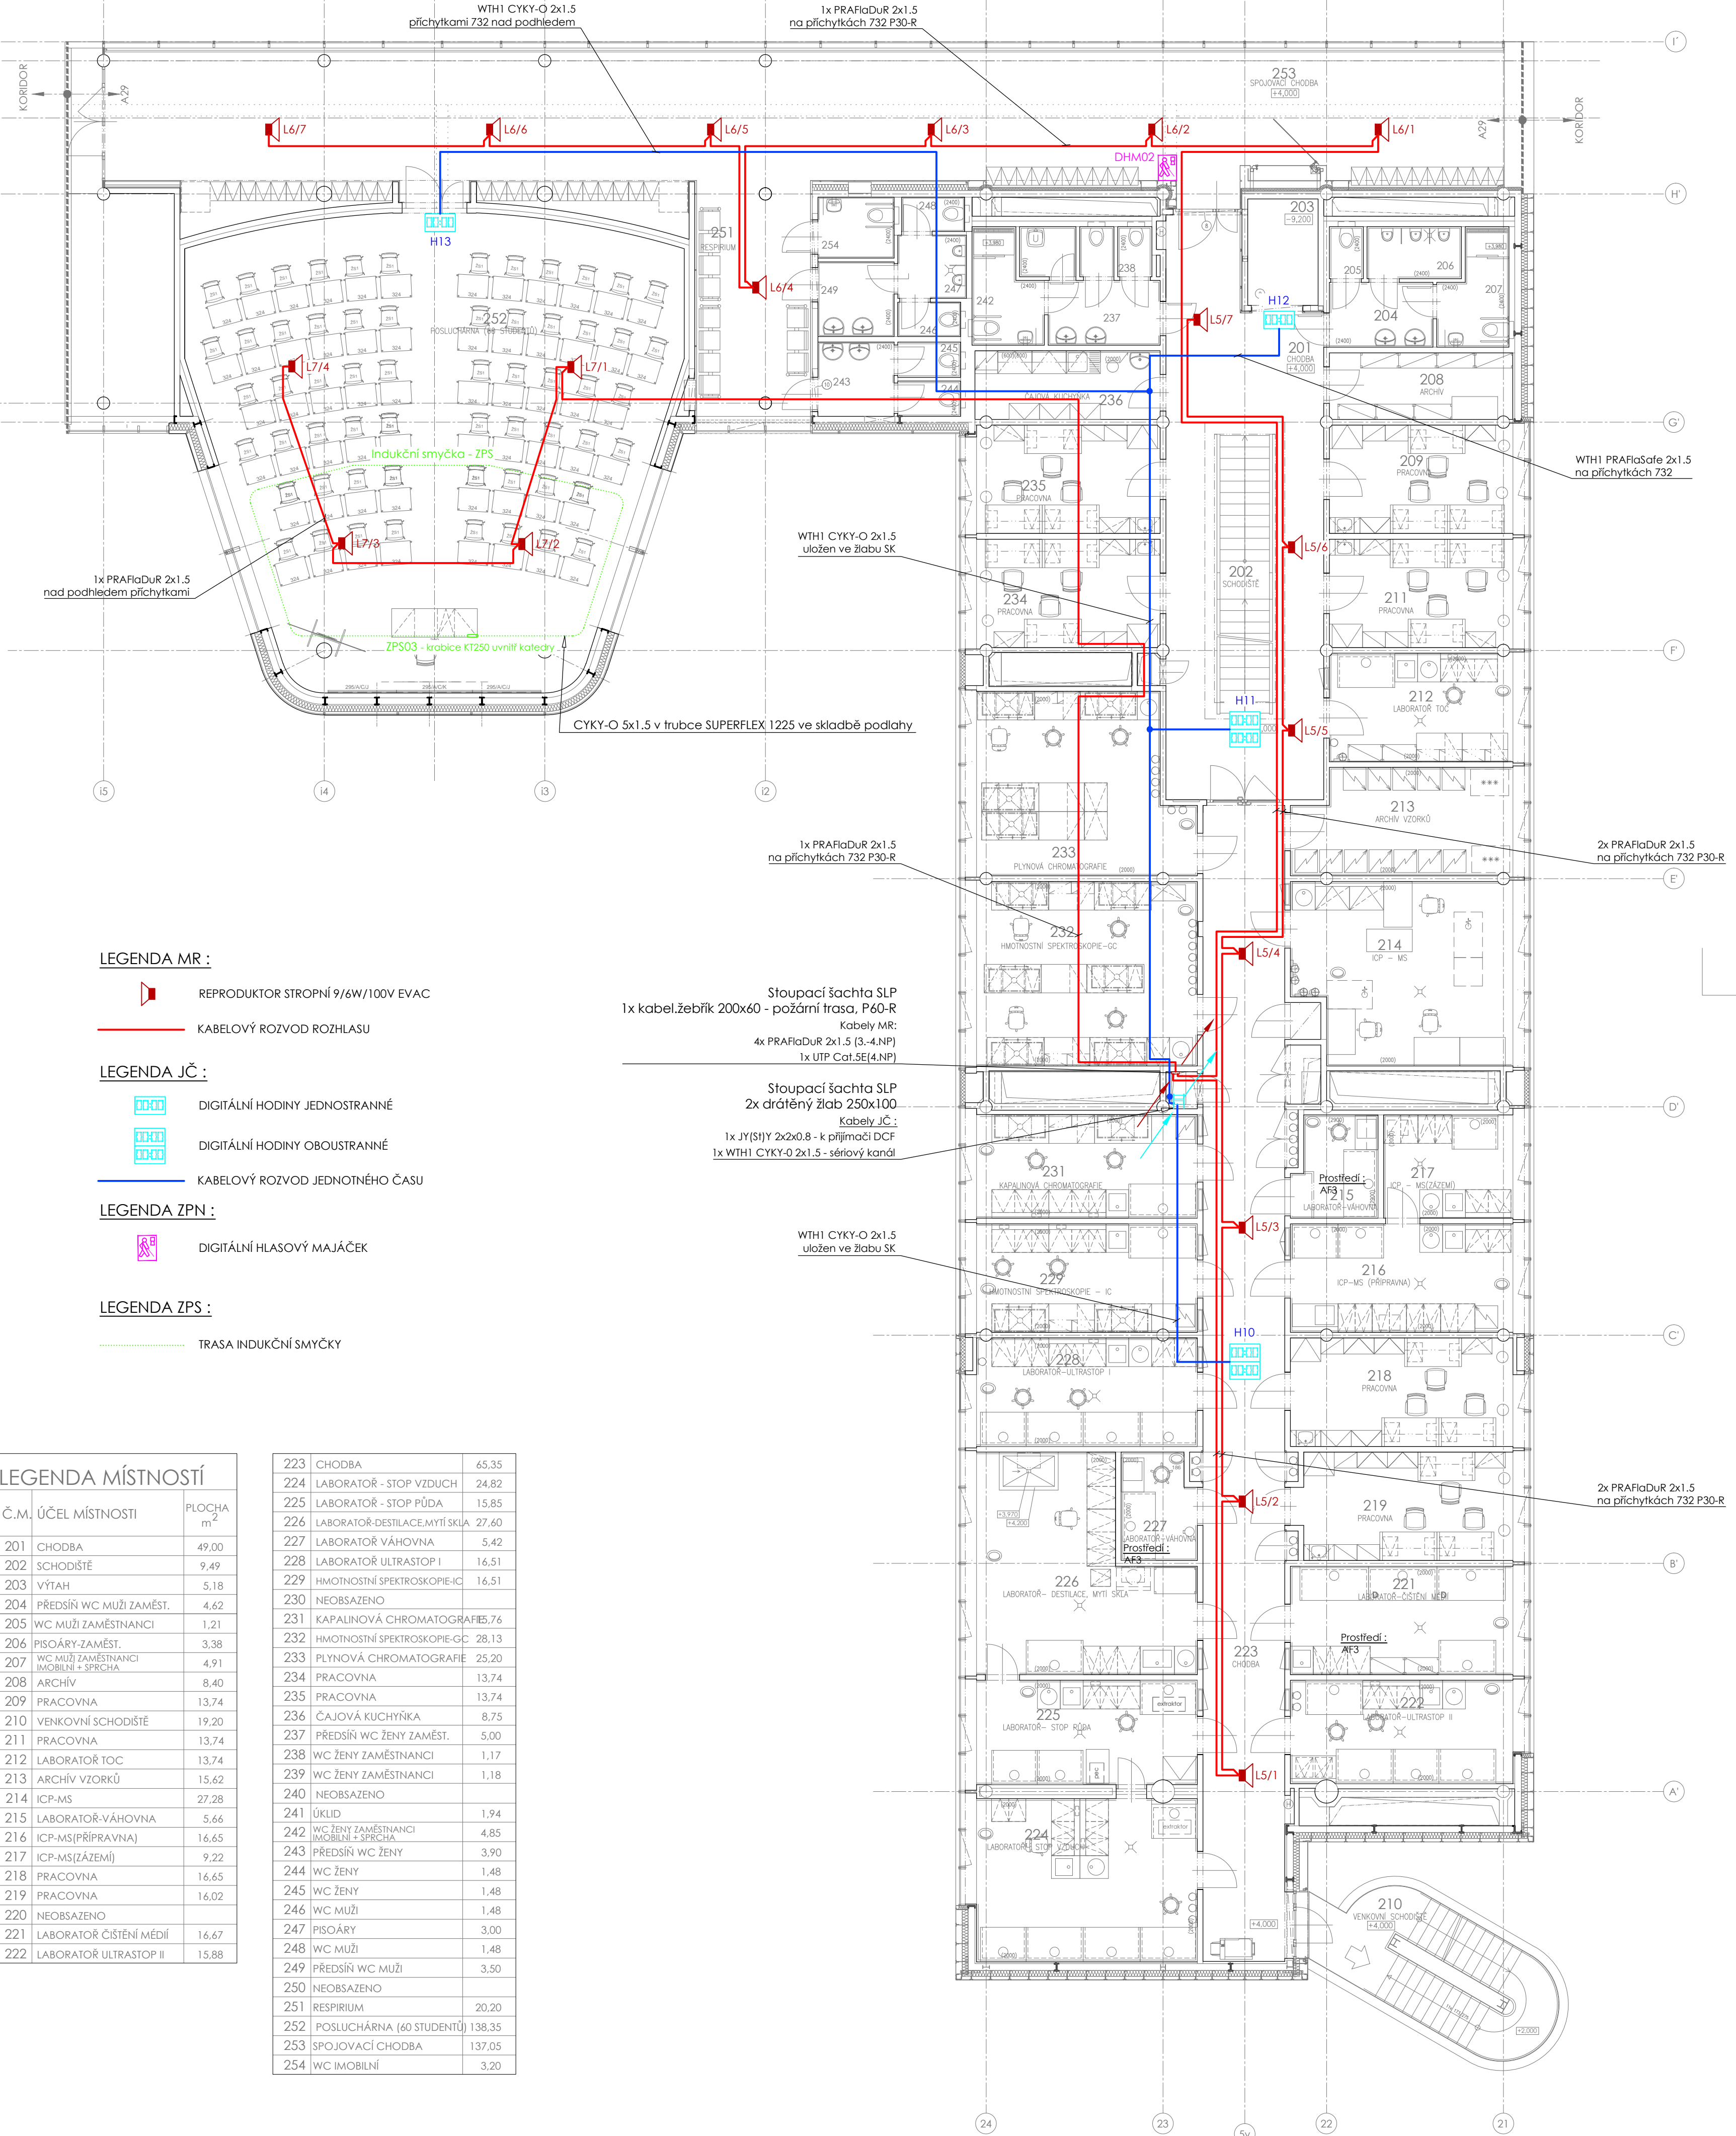

LEGENDA MR :

- REPRODUKTOR STROPNÍ 9/6W/100V EVAC
- KABELOVÝ ROZVOD ROZHLASU

LEGENDA JČ :

- DIGITÁLNÍ HODINY JEDNOSTRANNÉ
- DIGITÁLNÍ HODINY OBOUSTRANNÉ
- KABELOVÝ ROZVOD JEDNOTNÉHO ČASU

LEGENDA ZPN :

- DIGITÁLNÍ HLASOVÝ MAJÁČEK

LEGENDA ZPS :

- TRASA INDUKČNÍ SMÝČKY

LEGENDA MÍSTNOSTÍ

Č.M.	ÚČEL MÍSTNOSTI	PLOCHA m ²
201	CHODBA	49,00
202	SCHODIŠTĚ	9,49
203	VÝTAH	5,18
204	PŘEDSÍN WC MUŽI ZAMĚŠ.	4,62
205	WC MUŽI ZAMĚŠTNANCI	1,21
206	PISOÁRY-ZAMĚŠ.	3,38
207	WC MUŽI ZAMĚŠTNANCI IMOBILNÍ + SPRCHA	4,91
208	ARCHIV	8,40
209	PRACOVNA	13,74
210	VENKOVNÍ SCHODIŠTĚ	19,20
211	PRACOVNA	13,74
212	LABORATOR TOC	13,74
213	ARCHIV VZORKŮ	15,62
214	ICP-MS	27,28
215	LABORATOR VÁHOVNA	5,66
216	ICP-MS (PŘÍPRAVNA)	16,65
217	ICP-MS (ZÁŽEMÍ)	9,22
218	PRACOVNA	16,65
219	PRACOVNA	16,02
220	NEOBSAZENO	
221	LABORATOR ČIŠTĚNÍ MÉDIÍ	16,67
222	LABORATOR ULTRASTOP II	15,88

223	CHODBA	65,35
224	LABORATOR - STOP VZDUCH	24,82
225	LABORATOR - STOP PŮDA	15,85
226	LABORATOR-DESTILACE,MYTÍ SKLA	27,60
227	LABORATOR VÁHOVNA	5,42
228	LABORATOR ULTRASTOP I	16,51
229	HMOTNOSTNÍ SPEKTROSKOPIE-IC	16,51
230	NEOBSAZENO	
231	KAPALINOVÁ CHROMATOGRAPHIE	7,6
232	HMOTNOSTNÍ SPEKTROSKOPIE-GC	28,13
233	PLYNOVÁ CHROMATOGRAPHIE	25,20
234	PRACOVNA	13,74
235	PRACOVNA	13,74
236	ČAJOVÁ KUCHYŇKA	8,75
237	PŘEDSÍN WC ŽENY ZAMĚŠ.	5,00
238	WC ŽENY ZAMĚŠTNANCI	1,17
239	WC ŽENY ZAMĚŠTNANCI	1,18
240	NEOBSAZENO	
241	ÚKLID	1,94
242	WC ŽENY ZAMĚŠTNANCI IMOBILNÍ + SPRCHA	4,85
243	PŘEDSÍN WC ŽENY	3,90
244	WC ŽENY	1,48
245	WC ŽENY	1,48
246	WC MUŽI	1,48
247	PISOÁRY	3,00
248	WC MUŽI	1,48
249	PŘEDSÍN WC MUŽI	3,50
250	NEOBSAZENO	
251	RESPIRIUM	20,20
252	POSLUCHÁRNA (60 STUDENTŮ)	138,35
253	SPOJOVACÍ CHODBA	137,05
254	WC IMOBILNÍ	3,20