



DETAIL NAPOJENÍ OTOPNÉHO TĚLESA

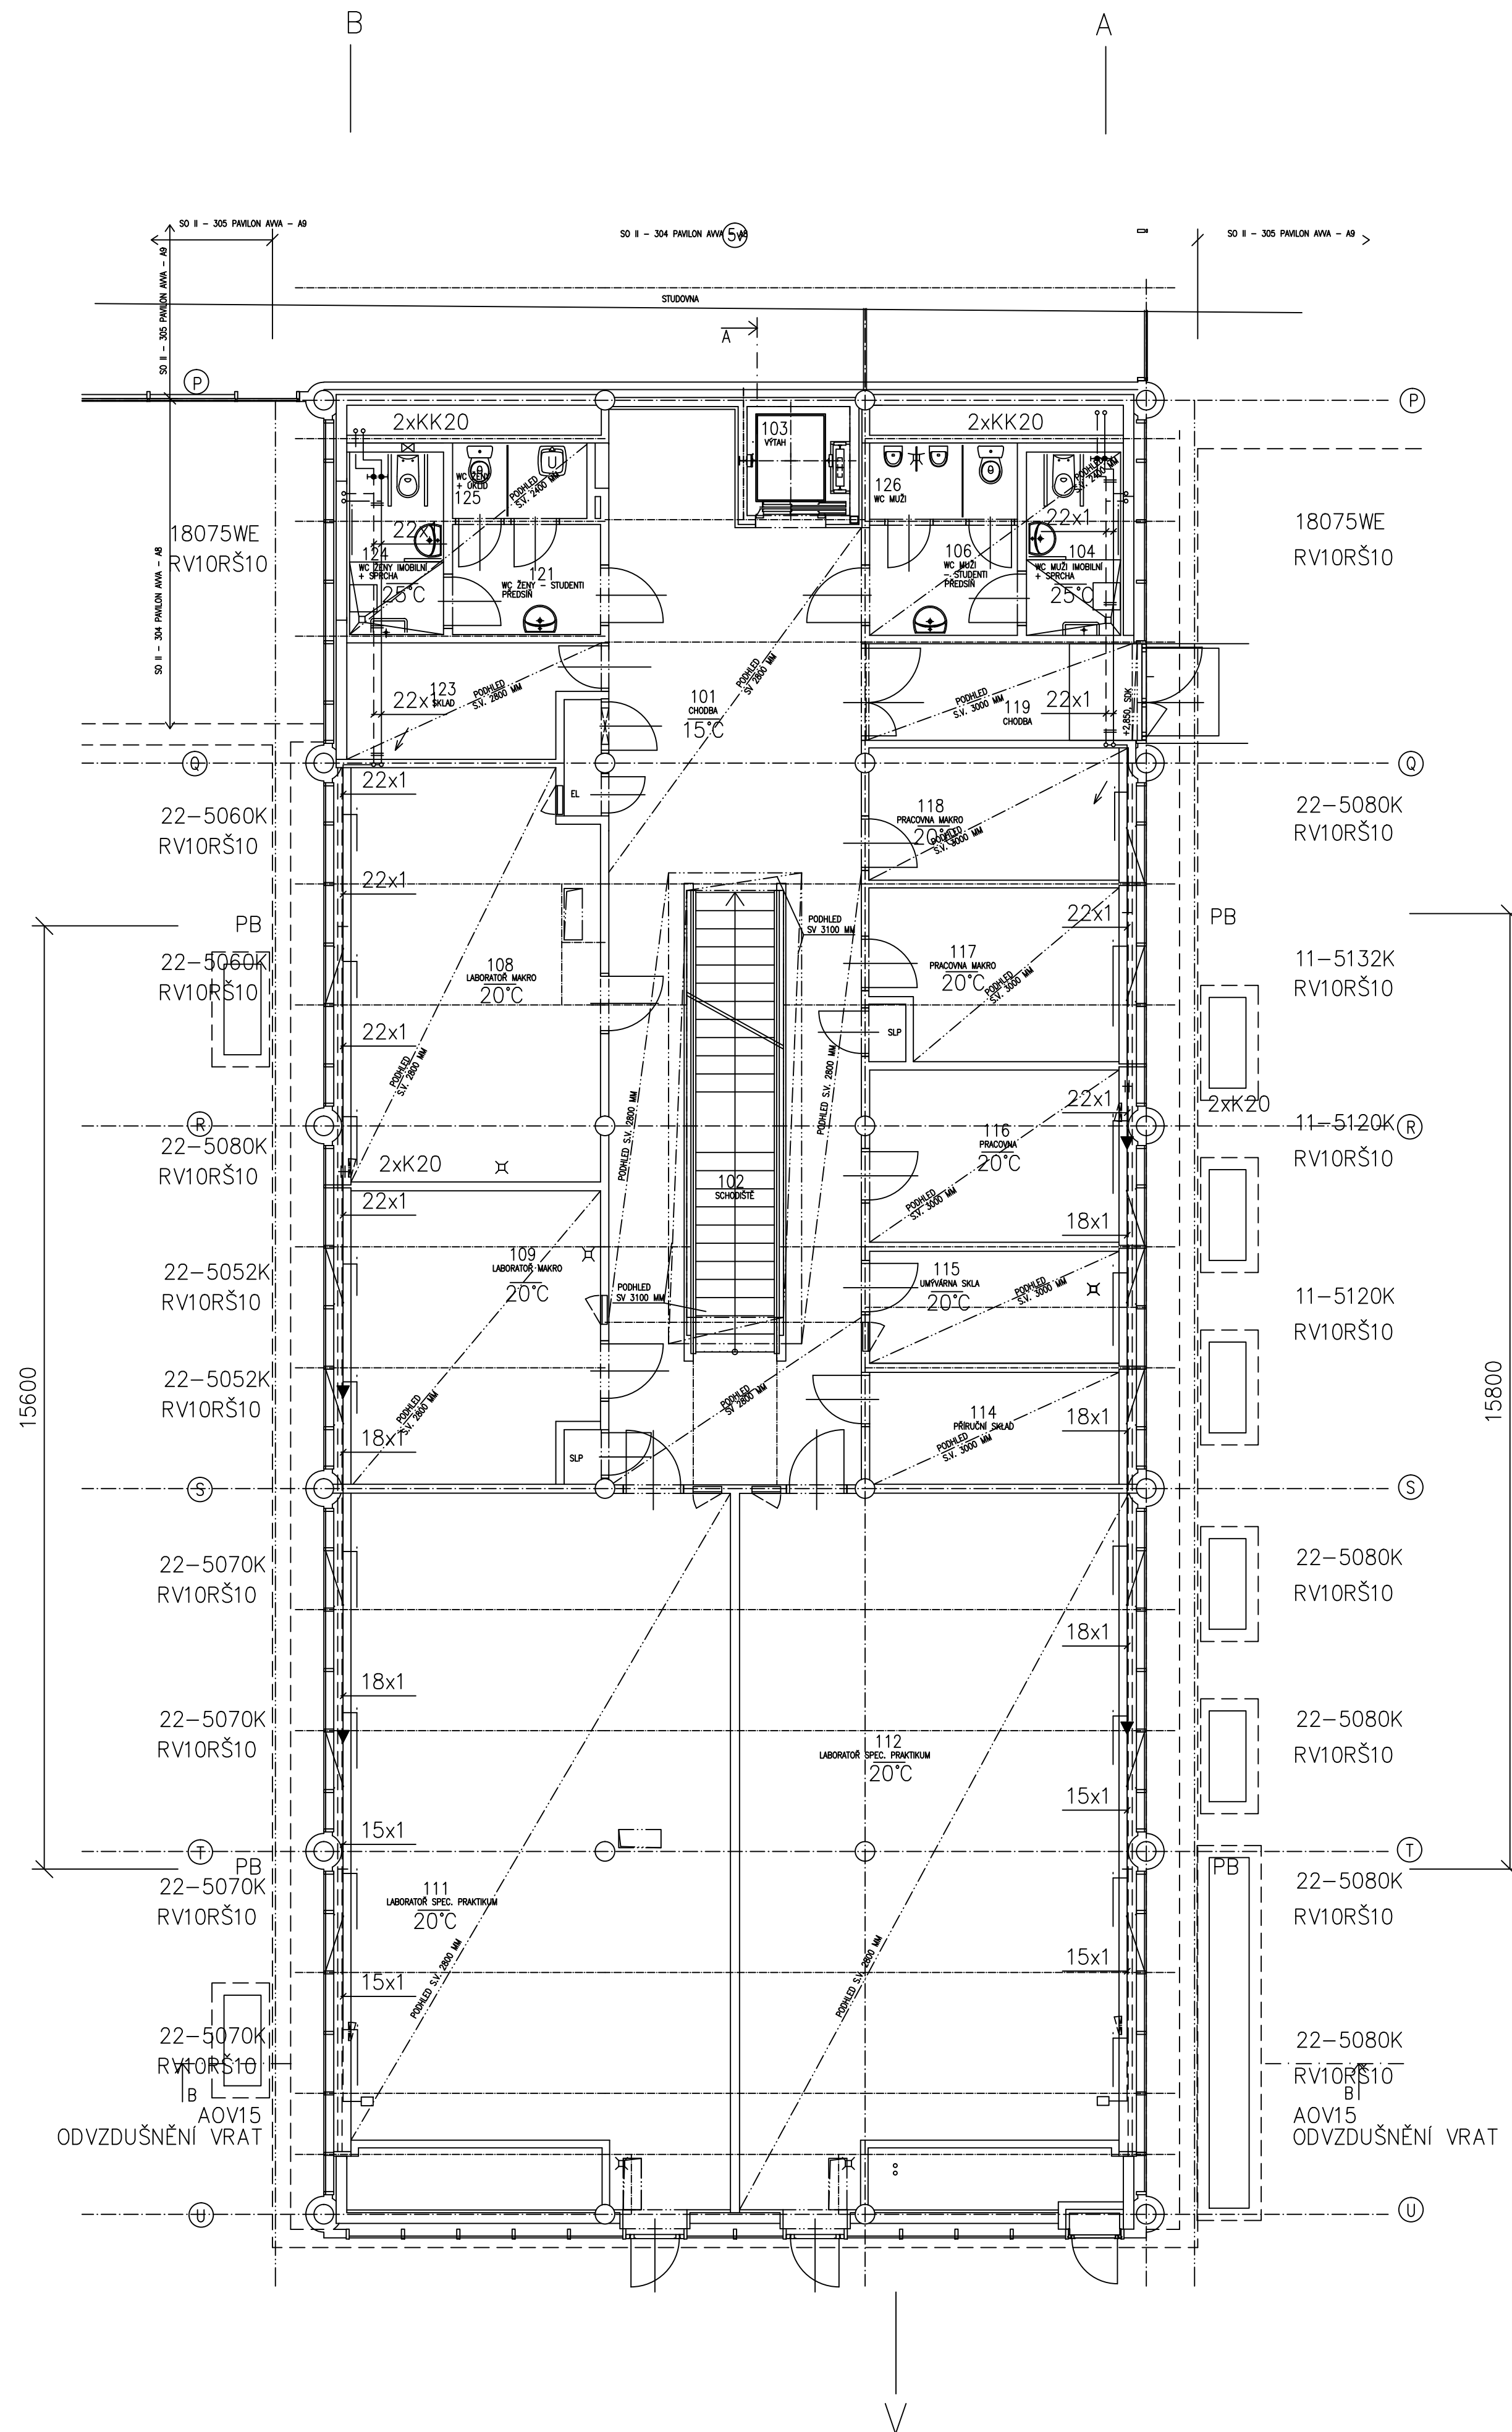

POTRUBÍ JE VEDENO


POD STROPEN

POTRUBÍ JE VEDENO V PARAPETU

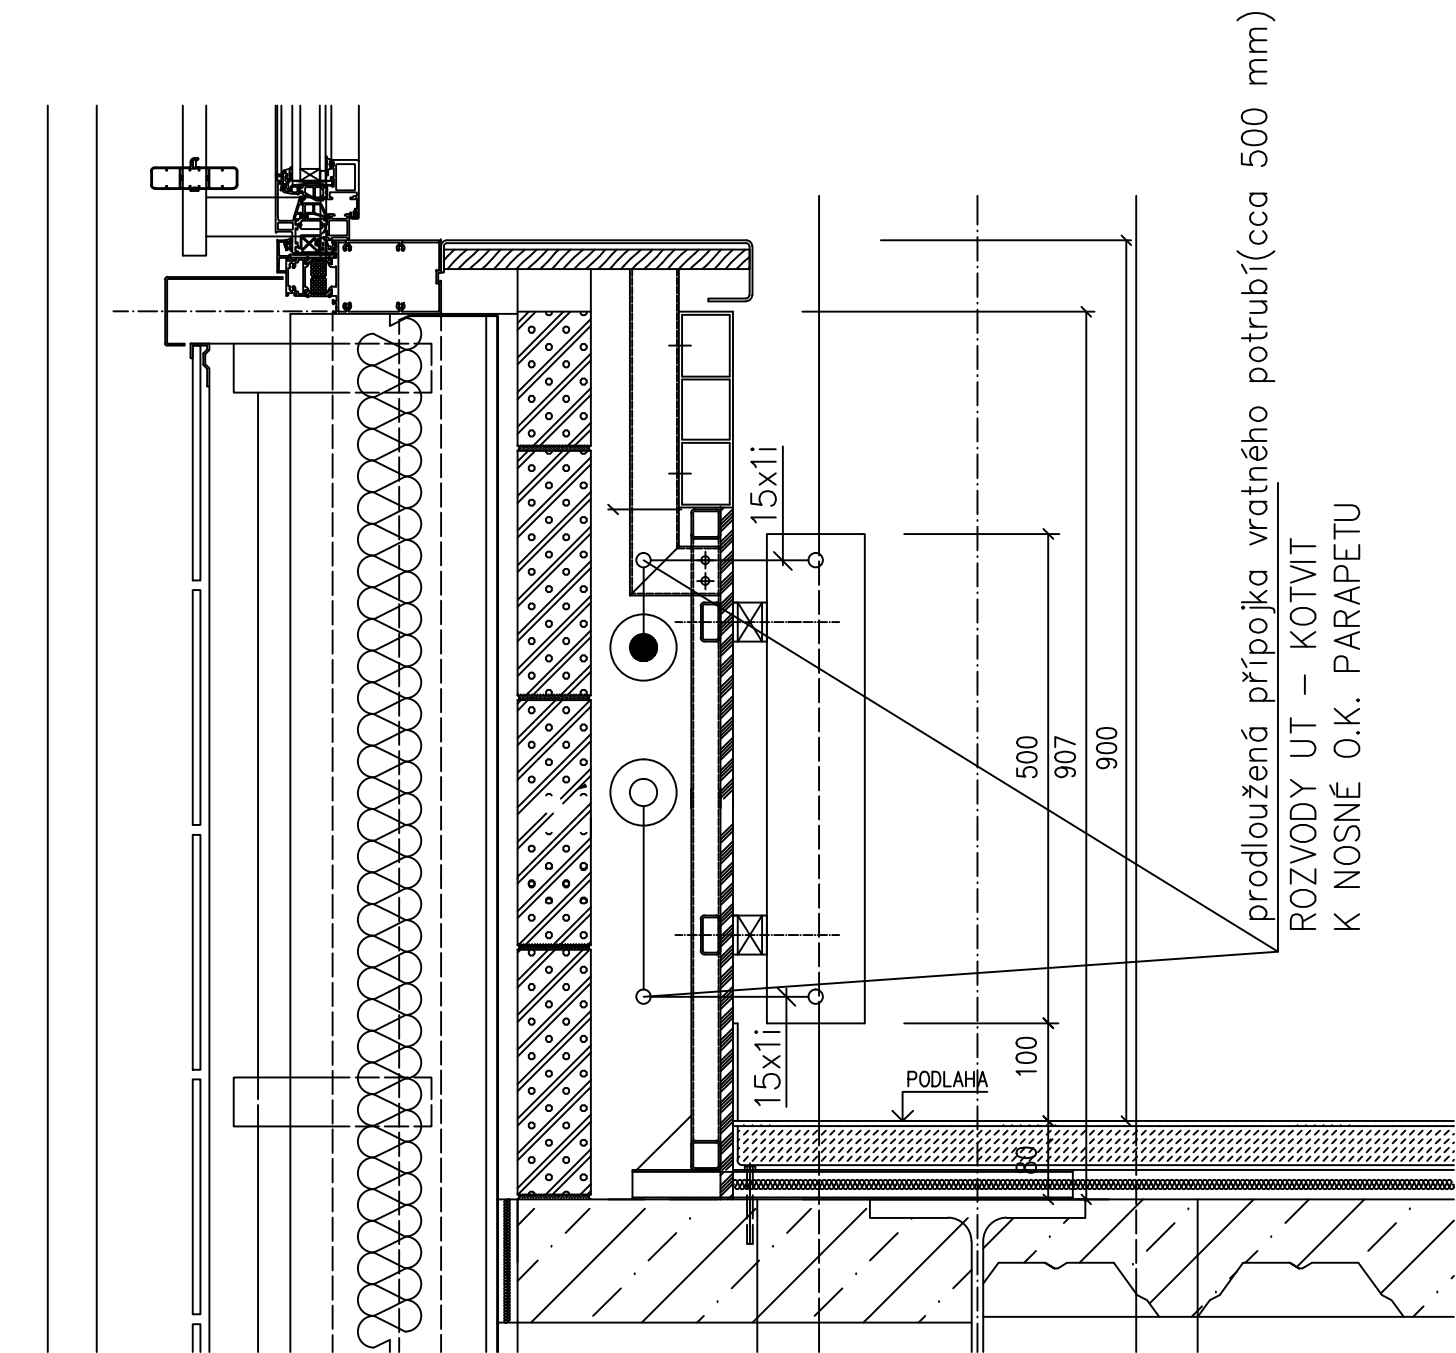

LEGENDA V.Č.UKB-1-RD-D-304-06-007-02

02	26.6.2007	ING. SZNAPKA	DOKUMENTACE SKUTEČNÉHO PŘÍPOMÍNEK
01	23.6.2006	ING. SZNAPKA	ZAPRACOVÁNÍ PŘÍPOMÍNEK
REVIZE	DATUM	JMÉNO, PODPIS	POPIS REVIZE

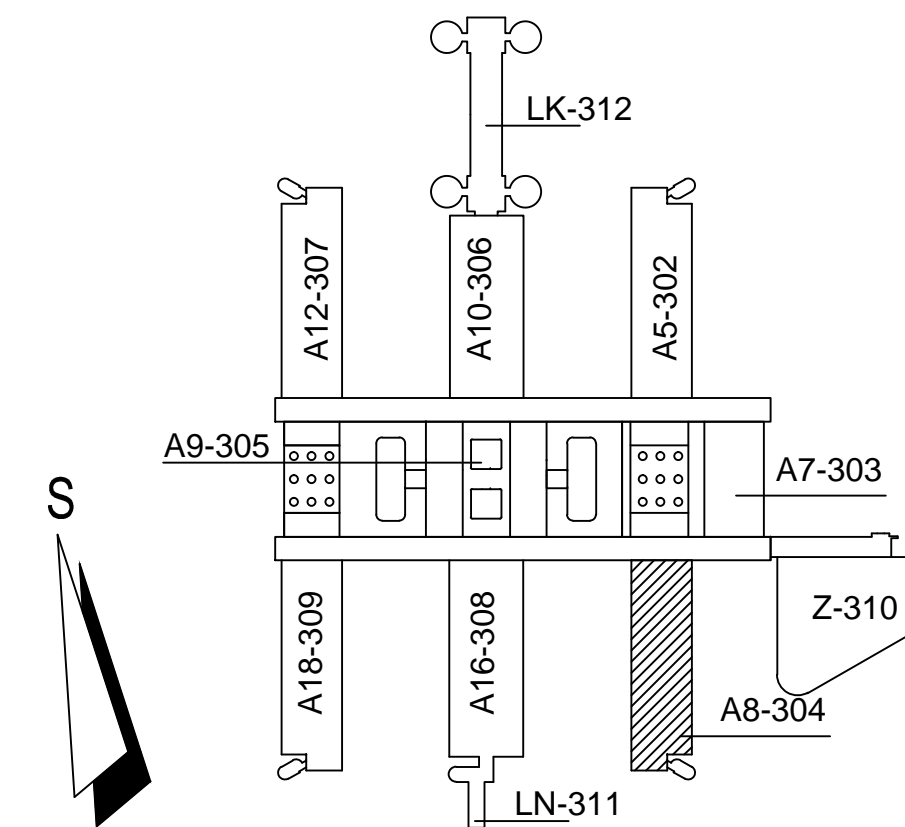


±0,000=281,70 (PODLAHA 1.NP PAVILONŮ)



UKB - 1 - DSP - D - 304 - 06 - 003 - 02



KOORDINACE PROJEKTU PROMED BRNO spol. s r.o.		PROJEKTANT PROFESJE: VYTÁPĚNÍ  DOSZpro s.r.o. Šumavské 15 602 00 Brno		ZODP.PROJEKTANT ING. EDUARD SZNAPKA	
HLININŮV PROJEKTU ING. FRANTIŠEK JAKUBEC				VYPRACOVAL ING. VÁCLAV DOSTÁL	
INVESTOR MASARYKOVA UNIVERZITA V BRNĚ					
STAVBA MU V BRNĚ, UNIVERZITNÍ KAMPUS BOHUNICE - AVVA AVVA - 1. ETAPA - MODRÁ D. SO II - 304 PAVILON AVVA - A8 ČÁST 06. ÚSTŘEDNÍ VYTÁPĚNÍ				STUPEŇ	DSPS
				DATUM	23.6.2006
				POČET F. A4	6 A4
				Č. ZAKÁZKY	21/06
				ARCH.ČÍSLO	—
NÁZEV VÝKRESU PŮDORYS 1.NP				MĚŘÍTKO 1:100	ČÍSLO VÝKRESU 003
					REVIZE 02