


———— POTRUBÍ CHLADÍCÍ VODY 10°C – PŘÍVOD
 — — — — — POTRUBÍ CHLADÍCÍ VODY 19°C – ZPĚTNÉ

KK	KULOVÝ KOHOUT
STAD	VYVAŽOVACÍ VENTIL HYDRONICS
RV	RUČNÍ REGULAČNÍ VENTIL

03	9.3.2022	TECHNIKA BUDOV s.r.o.	DOKUMENTACE SKUTEČNÉHO PŘEVEDENÍ STAVBY, ÚPRAVA LABORATOŘE 326 A 327
01	24.10.2006	PECHERT <i>Pechert</i>	ZMĚNA TEPLOTY MEDIA
REVIZE	DATUM	JMÉNO, PODPIS	POPIS REVIZE

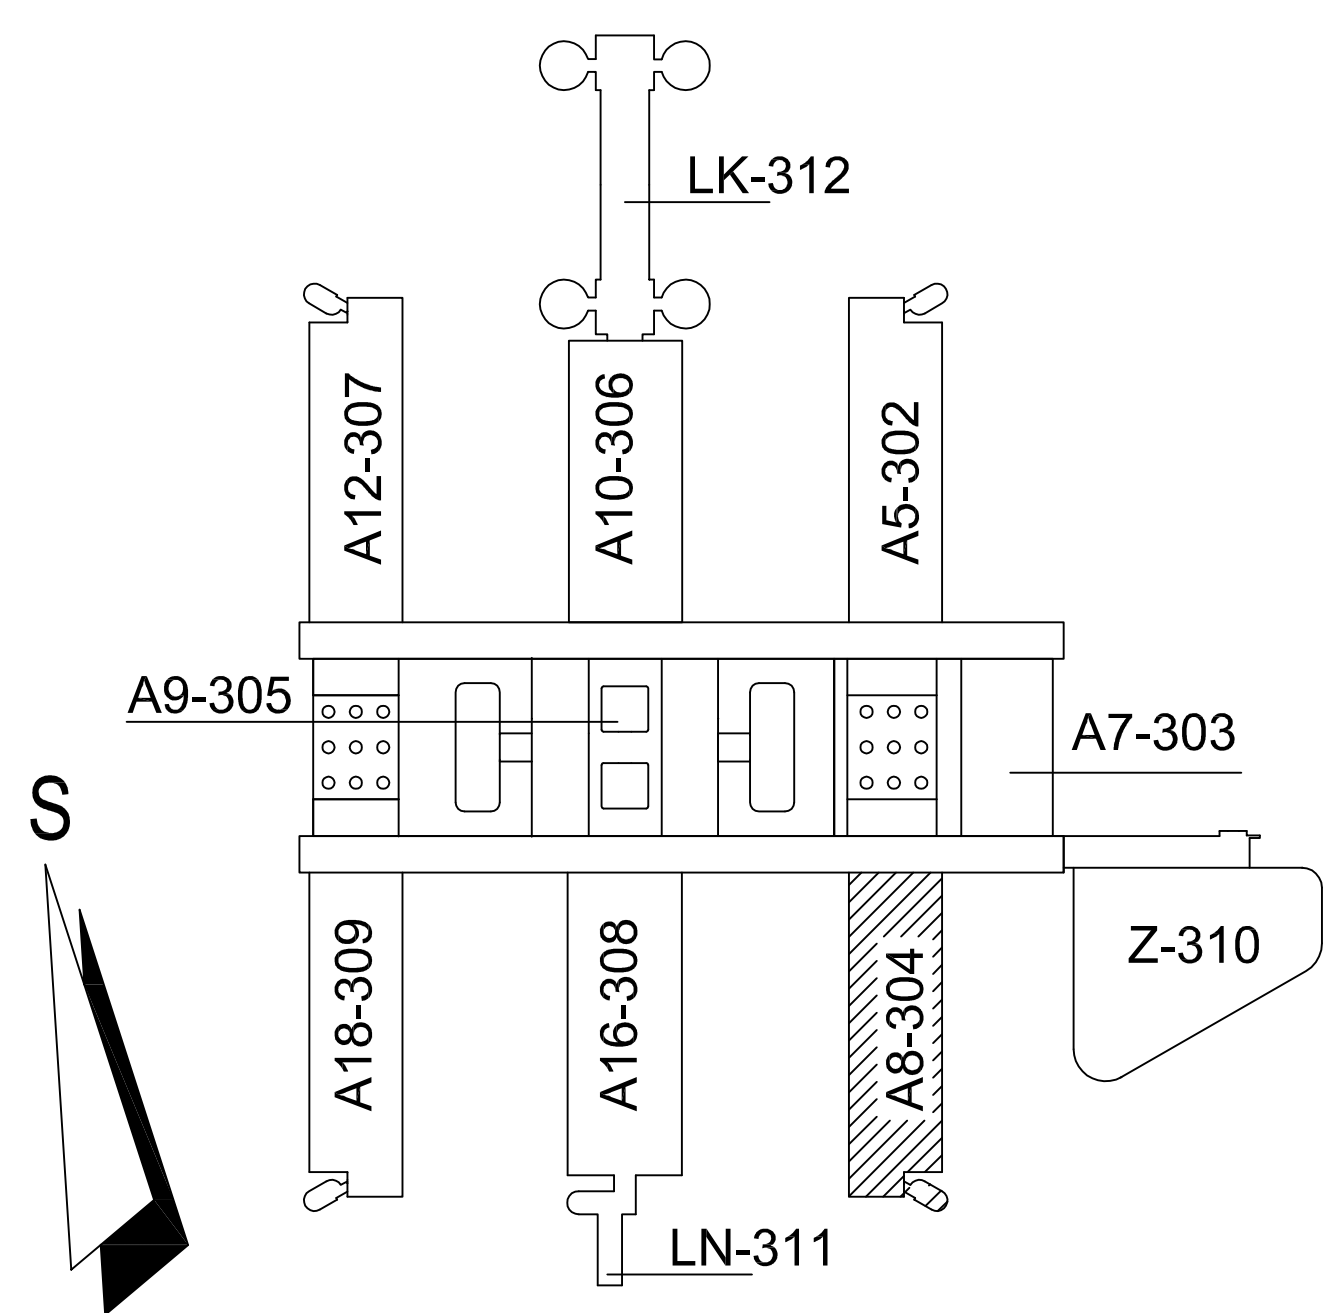

±0,000=281,70 (PODLAHA 1.NP PAVILONŮ)



UKB - 1 - DSP -D- 304- 15.02 - 006 - 03

JAROMÍR ČERNÝ KAREL TUZA PETR UHLÍŘ			
KOORDINACE PROJEKTU PROMED BRNO spol. s r.o.		PROJEKTANT PROFESÍ: RTP-UZAVŘENÉ OKRUHY CHLADICÍ VODY	
HLINĚZ PROJEKTU ING. FRANTIŠEK JAKUBEČ		 spol. s r.o. Uspřádková 24, 612 00 Brno tel. 54821 1134, fax tel. 54821 1046 e-mail: termiing@volny.cz	
INVESTOR MASARYKOVA UNIVERZITA V BRNĚ		ZODP.PROJEKTANT ING. JAN HENZL <i>Jan Henzl</i>	
STAVBA MU V BRNĚ, UNIVERZITNÍ KAMPUS BOHUNICE - AVVA AVVA - 1. ETAPA - MODRÁ		VYPRACOVAL IVAN PECHERT <i>Pechert</i>	
ČÁST D, SO II - 304 PAVILON AVVA - A8 15.02 RTP-UZAVŘENÉ OKRUHY CHLADICÍ VODY		STUPEŇ DSPS	
		DATUM 21.6.2007	
		POČET F A4 4x44	
		Č.ZAKÁZKY 06--050	
		ARCH.ČÍSLO --	
NÁZEV VÝKRESU PŮDORYS 3.NP		MĚŘÍTKO 1:50	
		ČÍSLO VÝKRESU 006	
		REVIZE 03	