


ŘEZ B

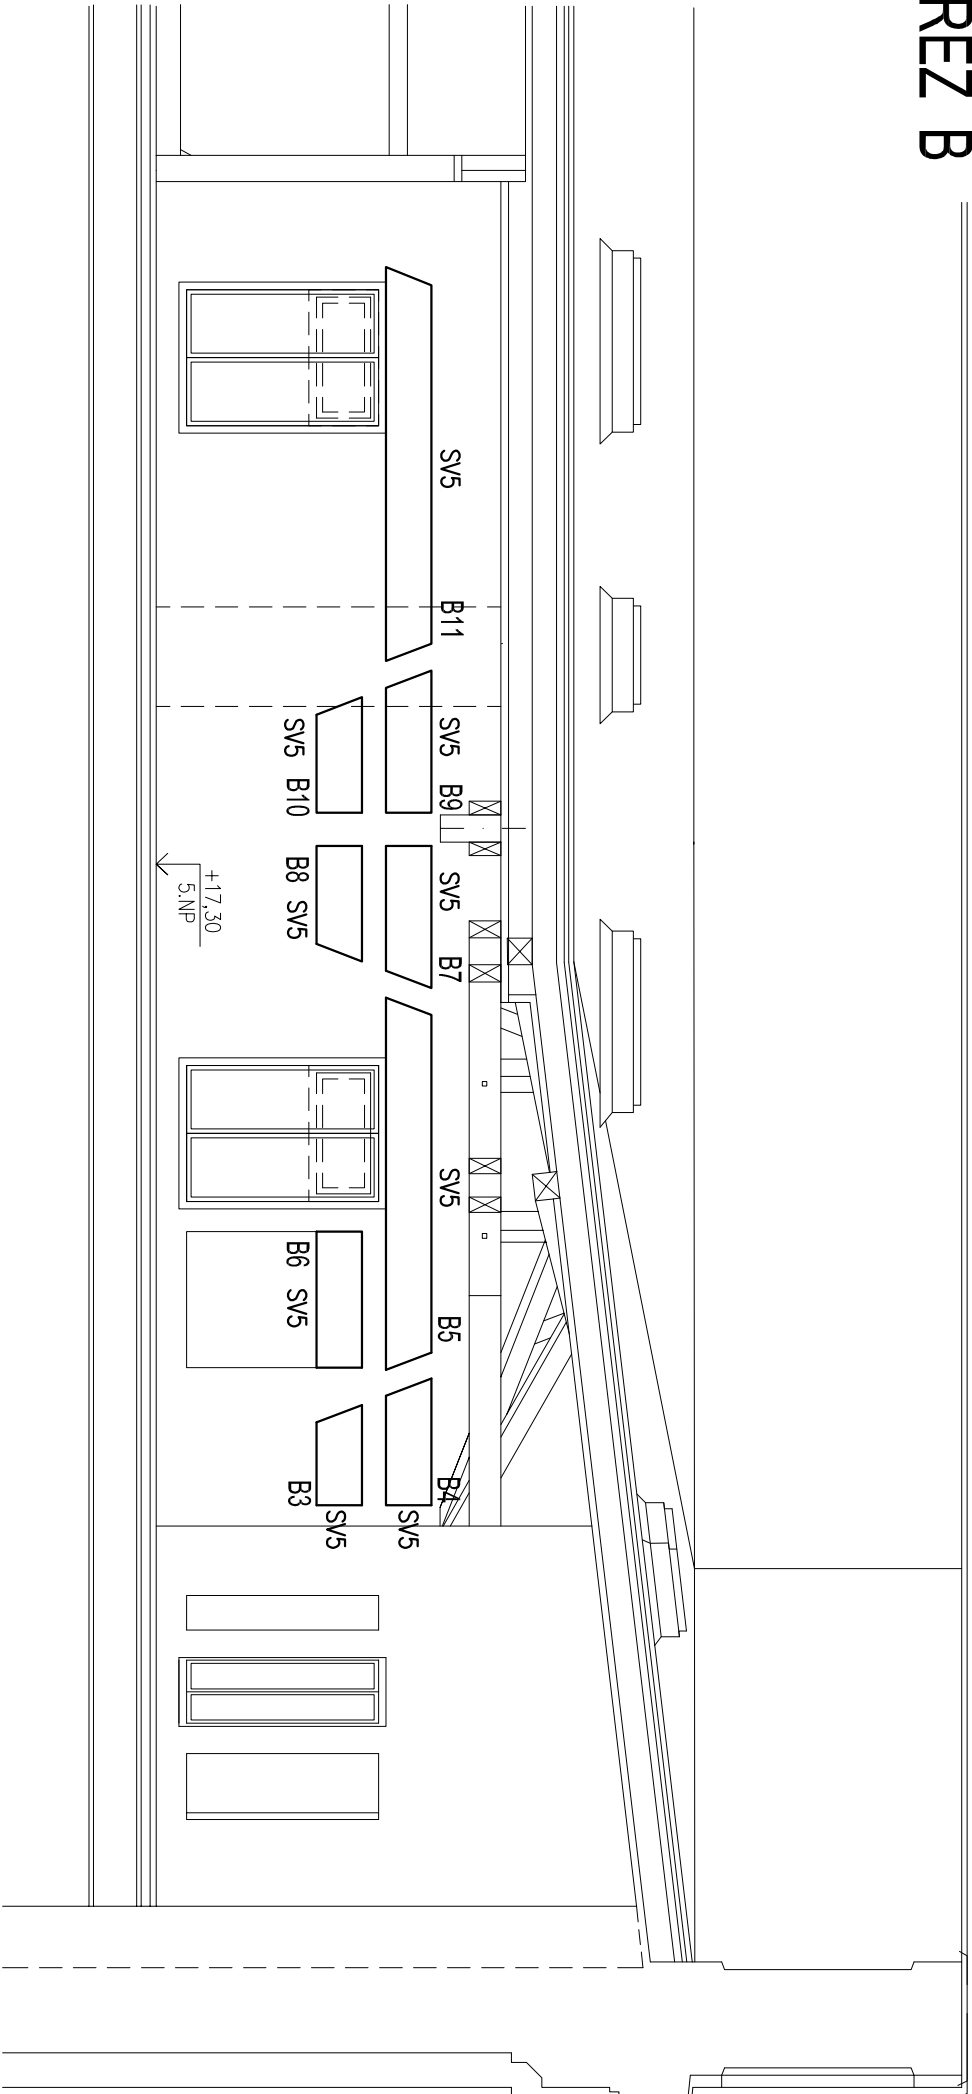

LEGENDA :

- Tlustotový oválný znak 250V/10A POD OMRŮTU
- ROZVÁDEČ NN

LEGENDA SVĚTEL:

- A ZÁŘÍKOVÉ SVĚTLIDLO BEZRAMEČKOVÉ 1x19W+1x34W, IP20, EL. PŘEDRÁDKNIK, DÉLKA 3590 mm
- A1 ZÁŘÍKOVÉ SVĚTLIDLO BEZRAMEČKOVÉ 1x54W, IP20, EL. PŘEDRÁDKNIK, DÉLKA 1476 mm
- A2 ZÁŘÍKOVÉ SVĚTLIDLO BEZRAMEČKOVÉ 1x54W, IP20, EL. PŘEDRÁDKNIK, DÉLKA 2234 mm
- B LED LAMPA 112W, IP20, 4000K, 12V DC, S RAMEČKOVÝM PROFTELEM, VČ. ZDROJE 230V, DÉLKA 8600 mm
- B1 LED LAMPA 12W, IP20, 4000K, 12V DC, S RAMEČKOVÝM PROFTELEM, VČ. ZDROJE 230V, DÉLKA 2400 mm
- B2 LED LAMPA 9W, IP20, 4000K, 12V DC, S RAMEČKOVÝM PROFTELEM, VČ. ZDROJE 230V, DÉLKA 1500 mm
- B3 LED LAMPA 9W, IP20, 4000K, 12V DC, S RAMEČKOVÝM PROFTELEM, VČ. ZDROJE 230V, DÉLKA 1845 mm
- B4 LED LAMPA 11W, IP20, 4000K, 12V DC, S RAMEČKOVÝM PROFTELEM, VČ. ZDROJE 230V, DÉLKA 2200 mm
- B5 LED LAMPA 27W, IP20, 4000K, 12V DC, S RAMEČKOVÝM PROFTELEM, VČ. ZDROJE 230V, DÉLKA 5500 mm
- B6 LED LAMPA 12W, IP20, 4000K, 12V DC, S RAMEČKOVÝM PROFTELEM, VČ. ZDROJE 230V, DÉLKA 2400 mm
- B7 LED LAMPA 12W, IP20, 4000K, 12V DC, S RAMEČKOVÝM PROFTELEM, VČ. ZDROJE 230V, DÉLKA 2400 mm
- B8 LED LAMPA 10W, IP20, 4000K, 12V DC, S RAMEČKOVÝM PROFTELEM, VČ. ZDROJE 230V, DÉLKA 2100 mm
- B9 LED LAMPA 12W, IP20, 4000K, 12V DC, S RAMEČKOVÝM PROFTELEM, VČ. ZDROJE 230V, DÉLKA 2400 mm
- B10 LED LAMPA 10W, IP20, 4000K, 12V DC, S RAMEČKOVÝM PROFTELEM, VČ. ZDROJE 230V, DÉLKA 2100 mm
- B11 LED LAMPA 27W, IP20, 4000K, 12V DC, S RAMEČKOVÝM PROFTELEM, VČ. ZDROJE 230V, DÉLKA 5500 mm
- C ZÁŘÍKOVÉ SVĚTLIDLO BEZRAMEČKOVÉ 2x10W, IP20, EL. PŘEDRÁDKNIK, OPALOVÝ DRUSOR, PROUDER 169 mm
- D1 ATRYPICKÉ LED SVĚTLIDLO 162W, IP20, 4000K, 12V DC, VČ. ZDROJE 230V A PŘEDRÁDKNIKU 0–10V, DÉLKA 4500 mm
- D2 ATRYPICKÉ LED SVĚTLIDLO 130W, IP20, 4000K, 12V DC, VČ. ZDROJE 230V A PŘEDRÁDKNIKU 0–10V, DÉLKA 3600 mm
- D3 ATRYPICKÉ LED SVĚTLIDLO 101W, IP20, 4000K, 12V DC, VČ. ZDROJE 230V A PŘEDRÁDKNIKU 0–10V, DÉLKA 2800 mm
- D4 ATRYPICKÉ LED SVĚTLIDLO 97W, IP20, 4000K, 12V DC, VČ. ZDROJE 230V A PŘEDRÁDKNIKU 0–10V, DÉLKA 2675 mm
- N NUTOVÉ ZÁŘÍKOVÉ SVĚTLIDLO 1x8W, IP65, S PUKTOROVÁNEM

OCHRANA PŘED ÚRAZENÍM EL. PROUDENÍM DLE ČSN 33-2000-4-41 ed.2:

- ČL.41.1 – AUTOMATICKÝM DOPLNĚNÍM OD ZDROJE
- ČL.41.1.2 – OCHRANA PŘED NEBEZPEČNÝM DOTYKEM ŽIVÝCH ČÁSTÍ :

A.1 – ZAKLONINÍ IZOLACE ŽIVÝCH ČÁSTÍ

A.2 – PŘEPÁŽKY NEBO KRYTY

– ČL.41.1.3 – OCHRANA PŘED NEBEZPEČNÝM DOTYKEM NEŽIVÝCH ČÁSTÍ :

411.3.1 – OCHRANÉ UZAMČENÍ A POSPOJOVÁNÍ

411.3.2 – AUTOMATICKÉ DOPLNĚNÍ V PŘÍPADĚ PORUCHY


411.3.3 – DOPLNKOVÁ OCHRANA PROUDOVÝMI CHRÁNIČI

ELEKTŘICKÉ NAPÁLENÍ :

3/PEH ~ 400 / 230 V 50 Hz,
3/N/PE ~ 400 / 230 V 50 Hz,
1/N/PE ~ 230 V 50 Hz

POZNÁMKA :

PŘED REALIZACÍ ELEKTROINSTALACE JE NUTNO NA STAVĚ PROVĚŘIT SMYSLOVNOST STAV STROPNÍ KONSTRUKCE V SALU A DODANÉ TYPY SVĚTEL. PŘÍPADNĚ DĚLATELŮM PROVĚŘENÍ STROPU, NÁVRÁDLO VÝŠE, DOLNÍ POUHLEDU PRO MONITOROVÁNÍ VESTAVNÝCH SVĚTEL.

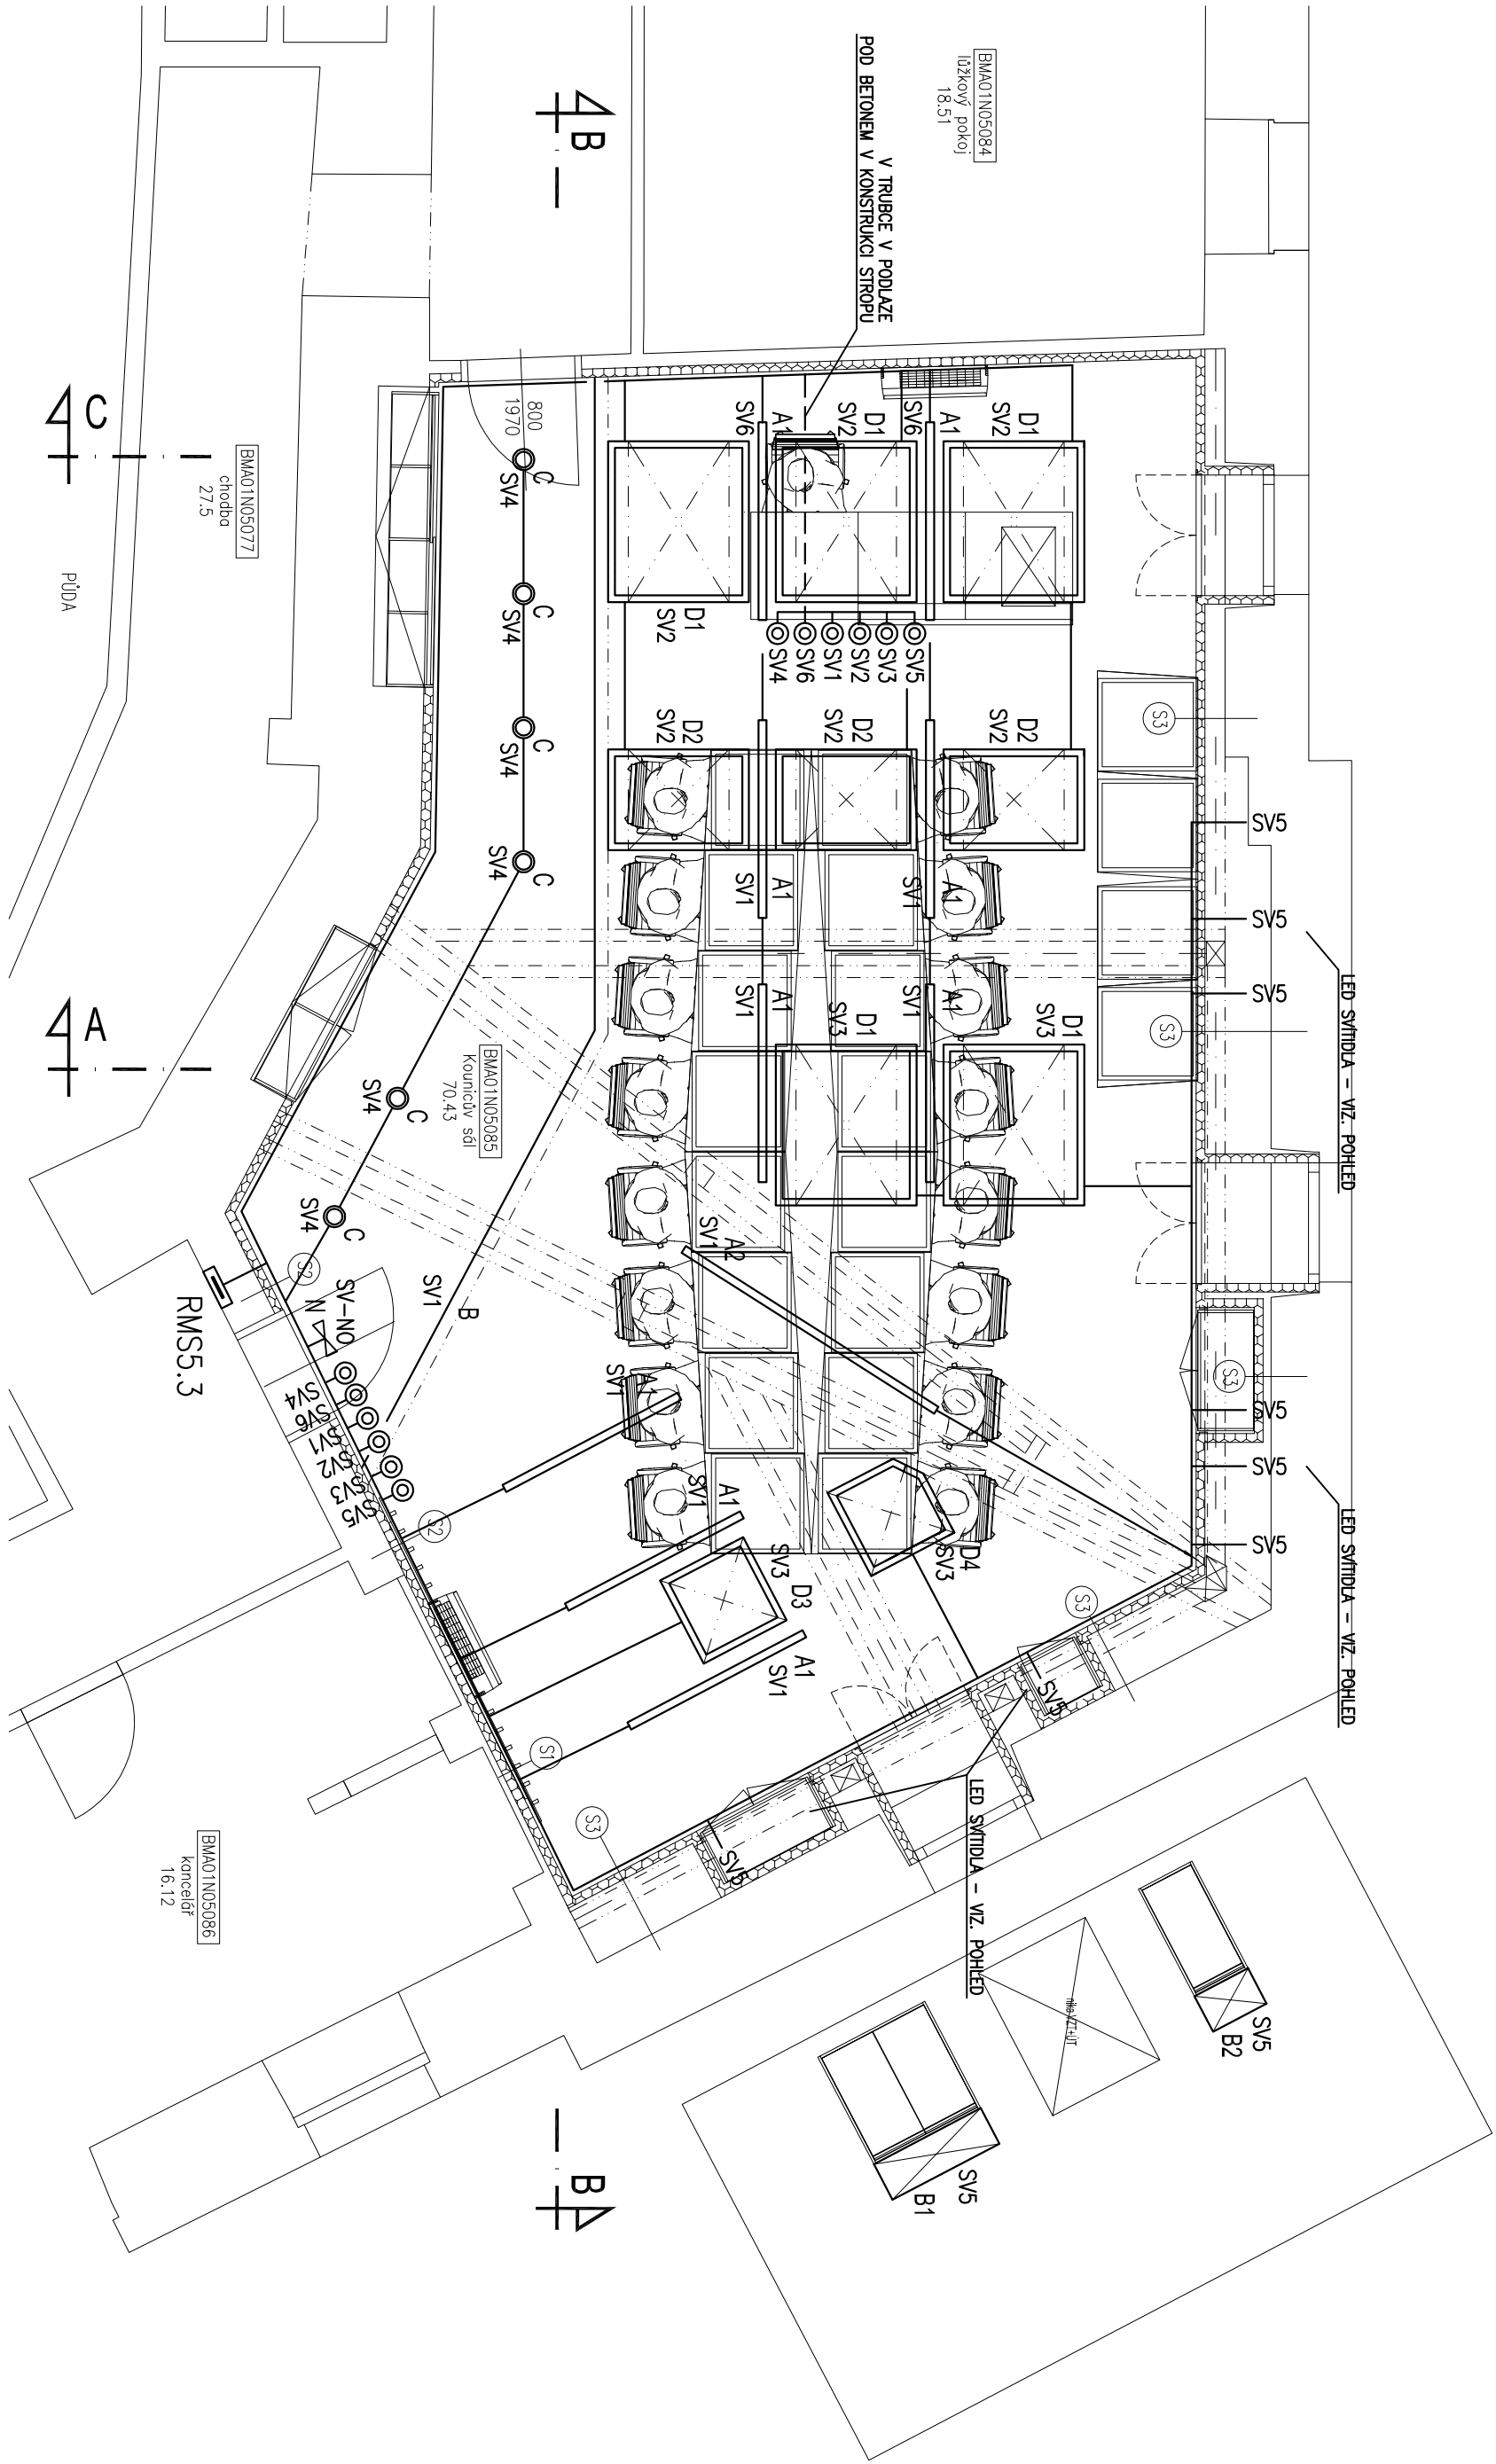

INVESTOR: Masarykov univerzita Zaštitovno nám. 9 602 00 Brno IC: 00216234		AUTORIZACE:		ČÍSLO PRÁCE:	
GENERÁLNÍ PROJEKTANT: TIPRO projekt s.r.o. Kýpřanova 1621, 621 00 Brno IČ: 00216234 www.tiproprojekt.cz tel: +420 542 210 772 fax: +420 541 246 530 e-mail: info@tiproprojekt.cz		VEDOUcí PROJEKTU: ING. TITL		ING. TITL	
SUBORDINÁTEL: Ing. Miroslav Maláda Orlovská 600, 604 61 Rajhrad tel: +420 604 412 747		ZODPOV. PROJEKTANT: ING. MATUŠKA		ING. MATUŠKA	
DATEL: 05/2013		ČÍSLO ZAKÁZKY: 2013		05/2013	
STUPEŇ: 05/2013		05/2013		05/2013	
NÁZEV AKCE: REKTORÁT MASARYKOVY UNIVERZITY, BRNO REKONSTRUKCE KOLONICOVA SALU m.č. NO5085		NÁZEV VÝKRESU: SVĚTELNÁ INSTALACE		NÁZEV VÝKRESU: SVĚTELNÁ INSTALACE	
ČÁST: F.1.6 ZÁŘÍZENÍ SILNOPROUDÉ ELEKTROTECHNIKY		REVIZE: 00		MĚŘÍTKO: 1:50	
ČÍSLO VÝKRESU: F.1.6.3		REVIZE: 00		MĚŘÍTKO: 1:50	