



PŮDORYS 1.NP

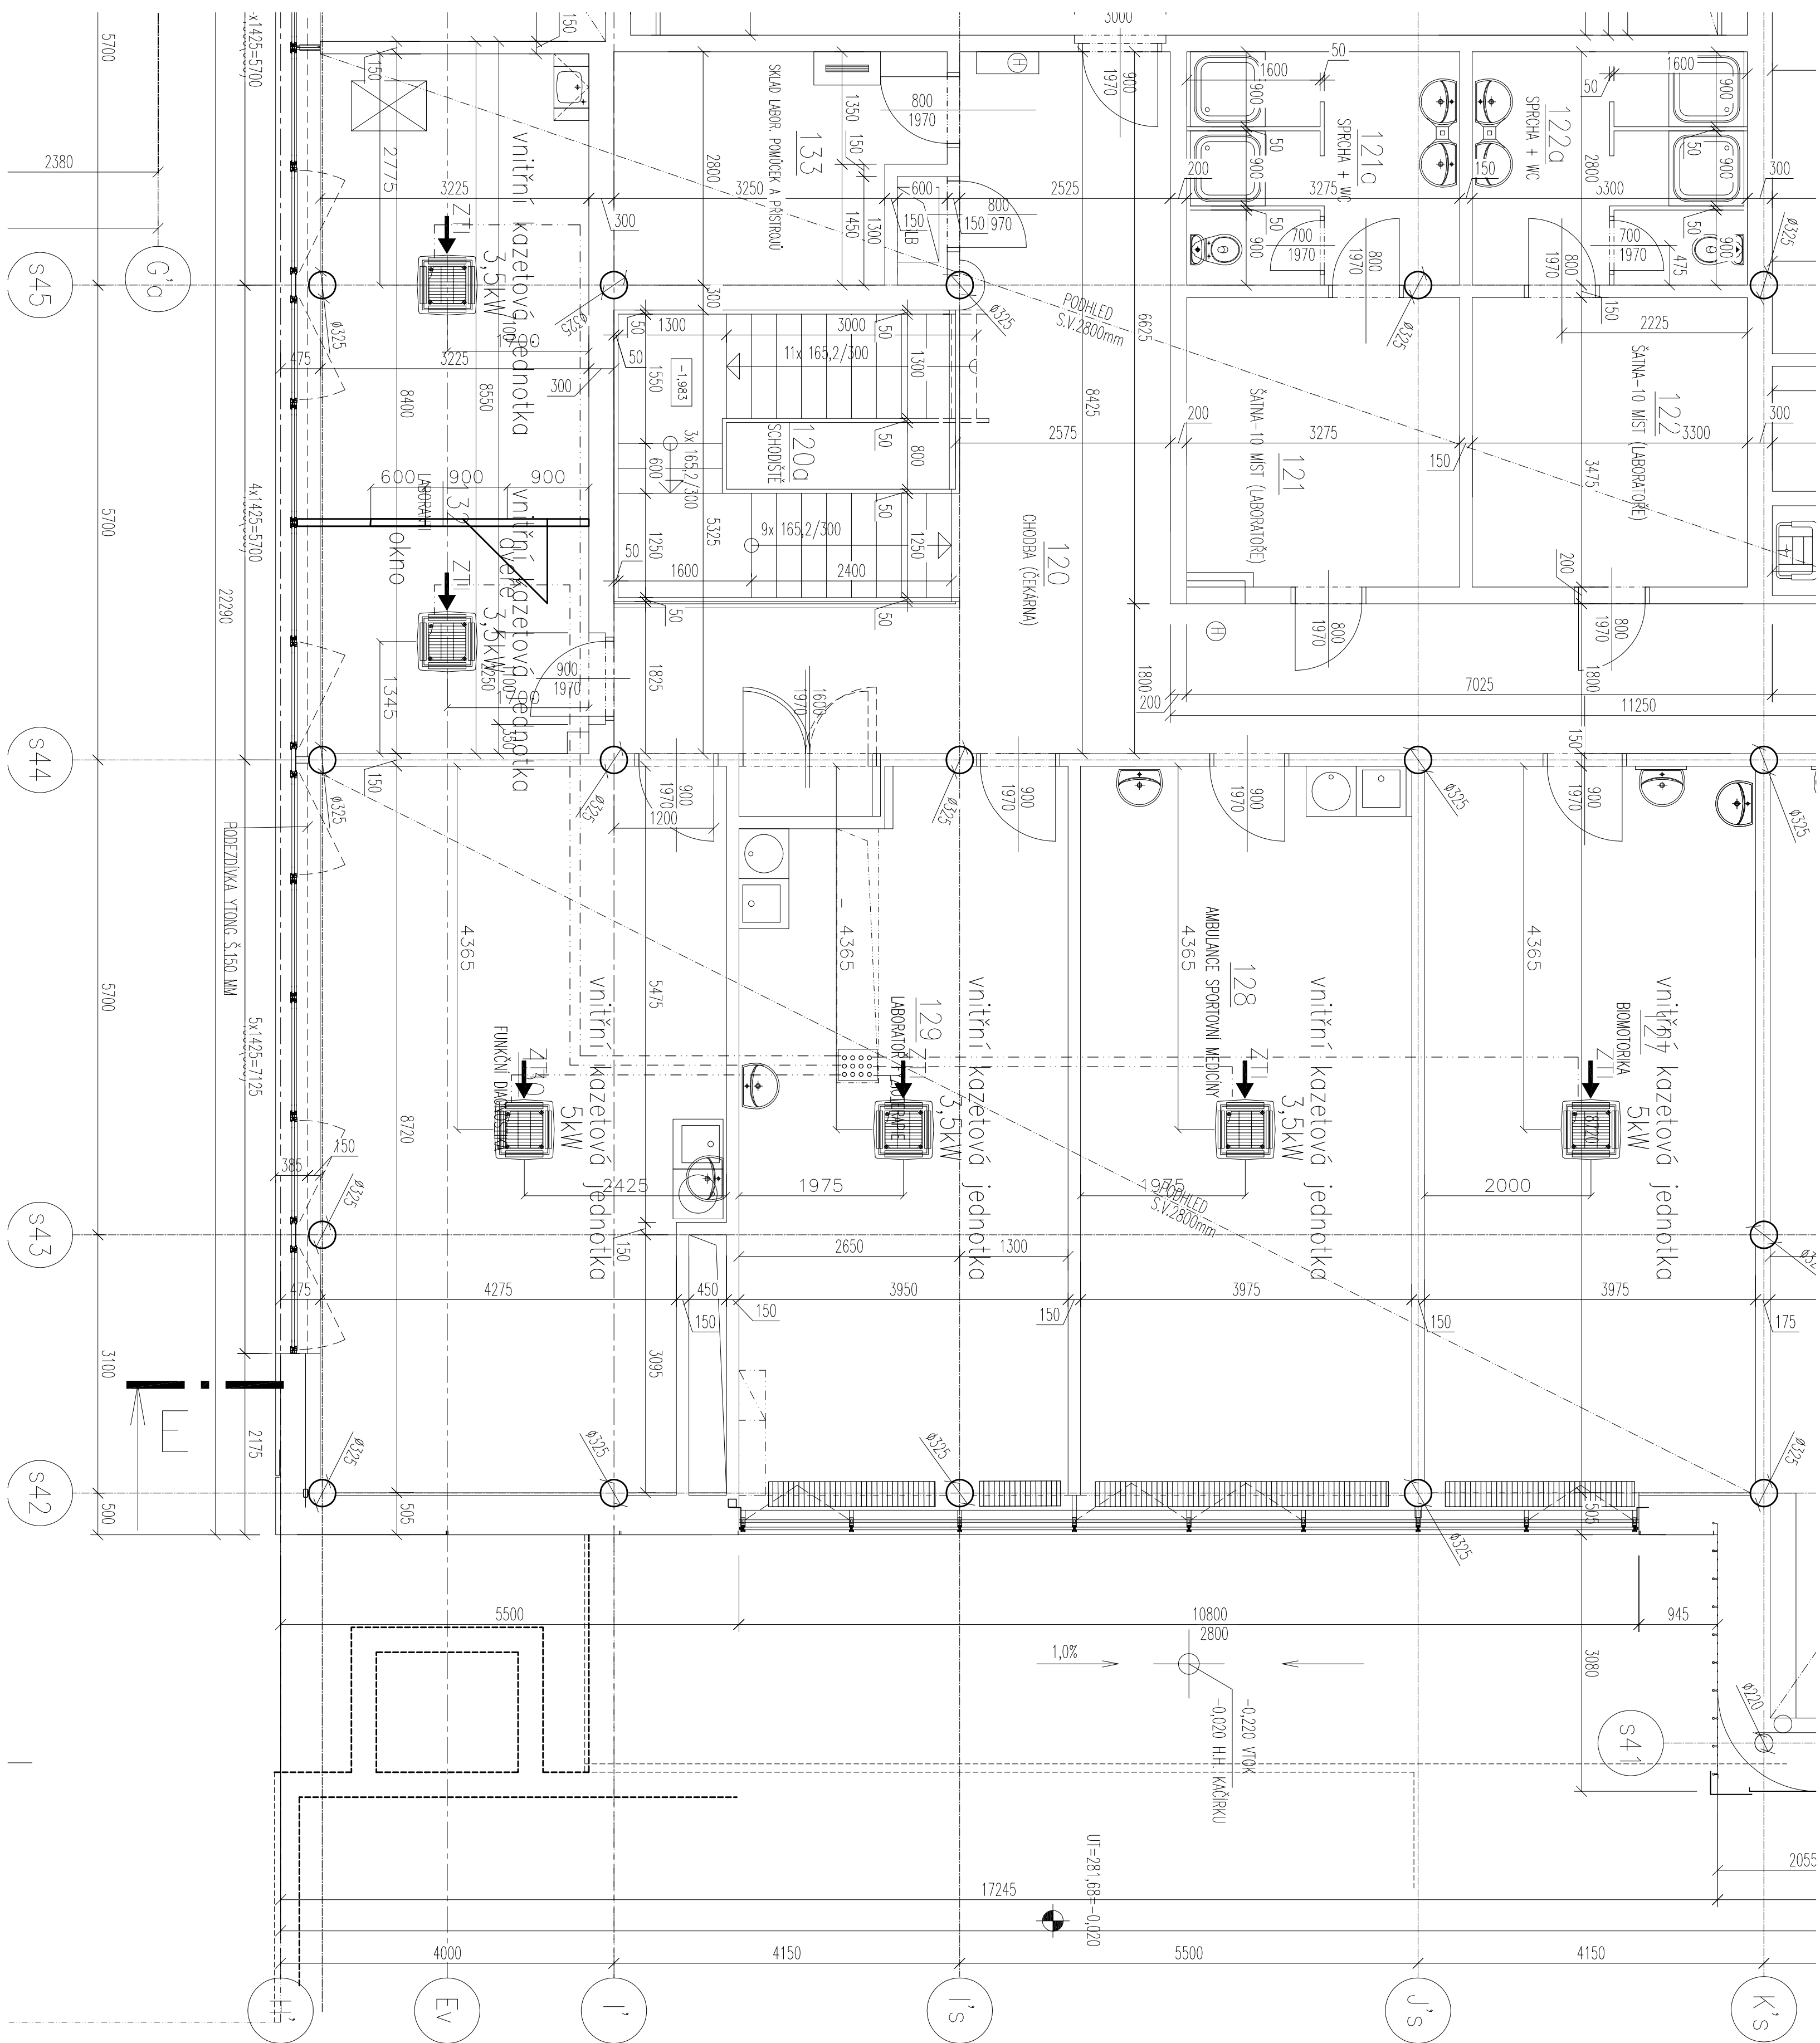





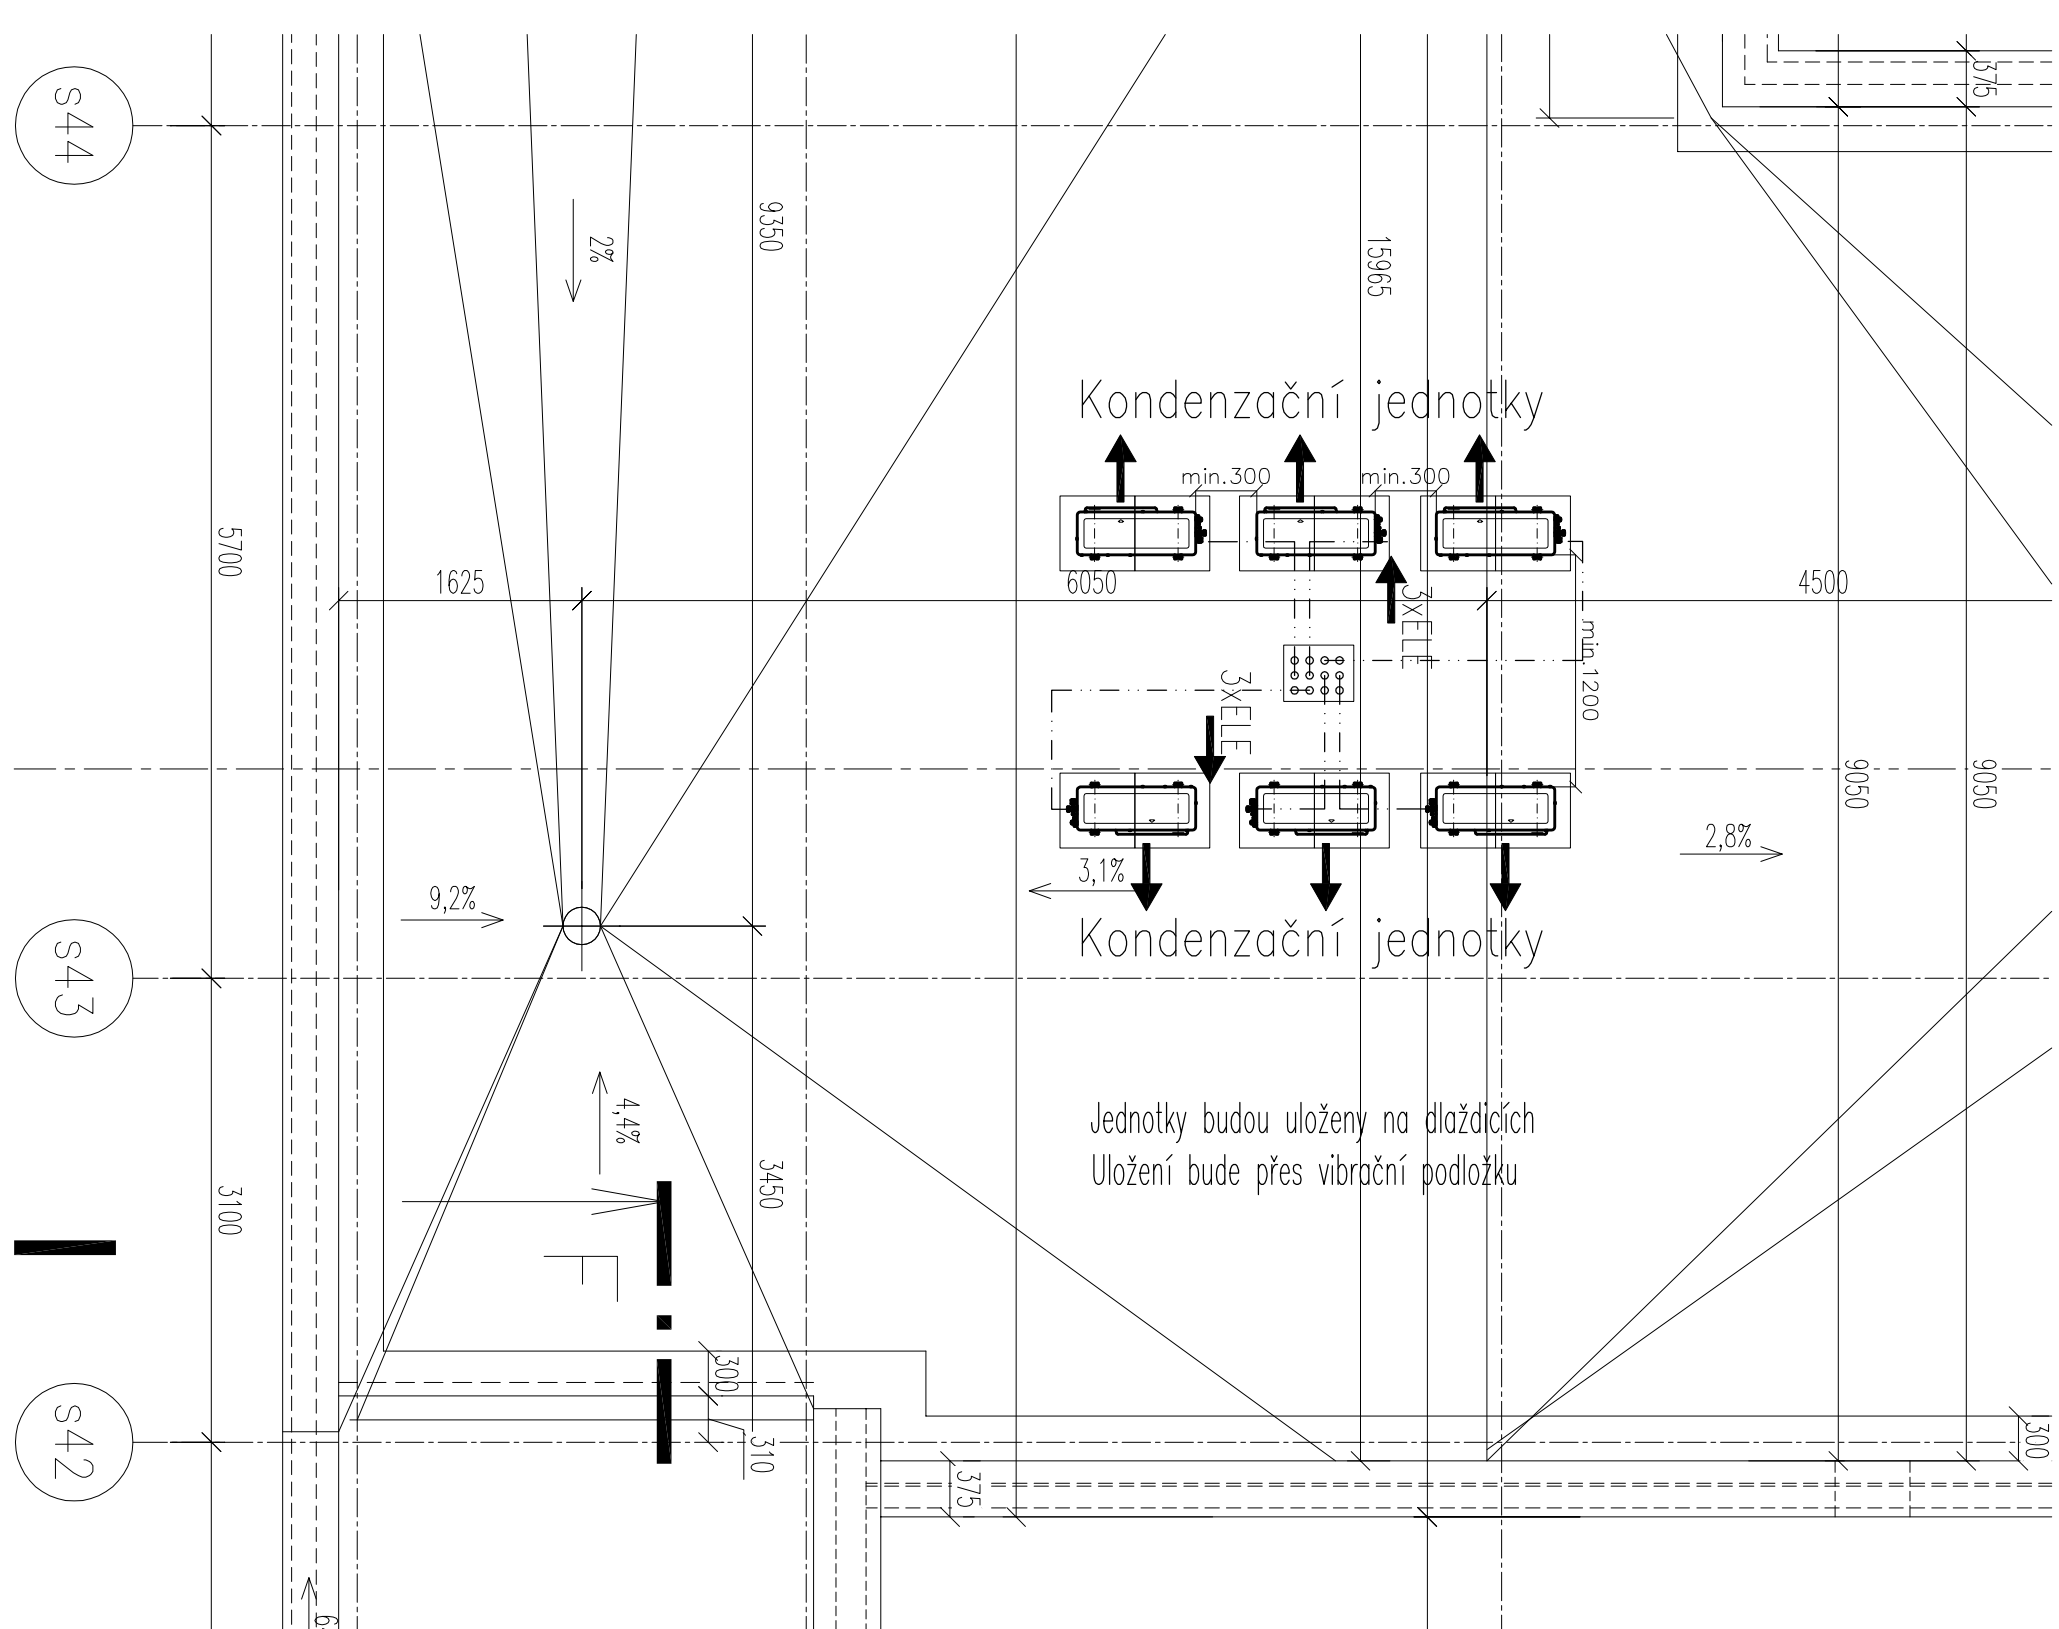

| LEGENDA MÍSTNOSTÍ | | |
|-------------------|---------------------------------|--------------------------|
| Č.M. | ÚČEL MÍSTNOSTI | PLOCHA m ² |
| 127 | BIOMOTORIKA | 42,14 |
| 128 | AMBULANCE SPORTOVNÍ MEDICINY | 35,85 |
| 129 | LABORATOŘ FYZIOTERAPIE | 33,43 |
| 130 | FUNKČNÍ DIAGNOSTIKA | 42,40 |
| 131 | NEOBSAZENO | |
| 132 | LABORANTI | 28,73 |
| 133 | SKLAD LABOR.POMŮCEK A PŘÍSTROJŮ | 10,09 |
| 134 | ČISTÁ CHODBA | 123,01 |


PŮDORYS STŘECHY



LEGENDA CHL

-  Vnitřní chladicí jednotka – kazetová
-  Vnitřní chladicí jednotka – nástěnná
-  S rozvodem Cu Potrubí A Otvárací
-  Venkovní kondenzační chladicí jednotka
-  S vertikálním výfukem vzdušiny
-  S horizontálním výfukem vzdušiny

| Issue | Date | Description | Drawn | Approved |
|-------|------|-------------|-------|----------|
| | | | | |
| | | | | |
| | | | | |
| | | | | |

| | | | |
|--|--|---|---|
| AZ KLIMA s.r.o.  | | Projekt azizuočienimny Tlmaon 59 627 00 Bro tel. 544 500 811 | |
| Project manager MARTIN HONER | Zodiprjetatichieed ING. MICHAL CHMKA | Vypracoval/gram PAVEL BURDA | Kontroloval/oproved ING. MILOSLAV VLCEK |
| Investor MASARYKOVA UNIVERZITA, FSPS SLUK | | | |
| Alce / Project: Univerzitni kampus Brno - Bohunice Sevební a technické úpravy - část 6 Klimatizace ambulance | | | |
| profese / profession: VZDUCHOTECHNIKA | | | |
| obstati / subject: Púdory 1.np a steehy | | | |
| subtor / file: 01 | č. vypracování/rawing no.: 00 | dodavatel/issue: | date issue: |
| čas/zak.no. | | stadij/phase | SKUTEČNÉ PROVEDENÍ 8.12.2011 |
| formalizace | | formalizace | 894d |
| 1:50 | | pave | |