



05	30.4.2015	ING. LEOŠ VÁLKA
04	5.6.2007	ING. JIŘÍ DAVID
03	1.6.2007	ING. JIŘÍ DAVID
02	1.12.2006	ING. JIŘÍ DAVID
01	19.6.2006	ING. VOJTECH ŘÍDÝ

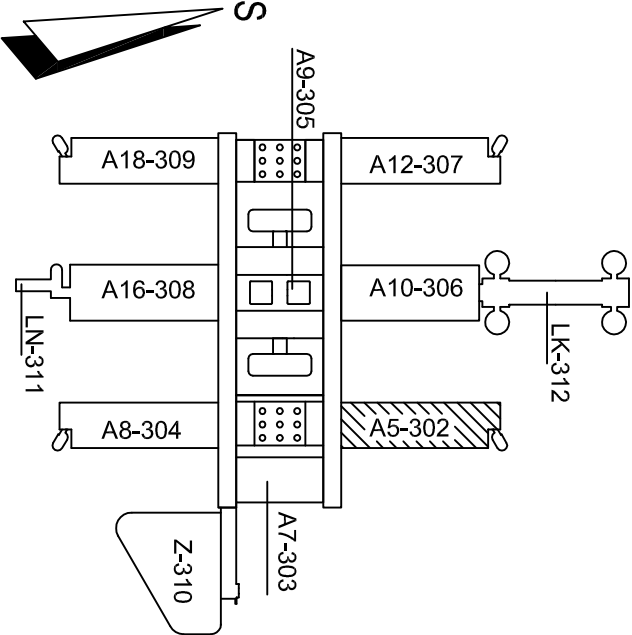

±0,000=281,70 (PODLAHA 1.NP PAVILONŮ)

UKB - 1 - RD - D - 302 - 09 - 101A - 05

JAROMÍR ČERNÝ KAREL TUZA PETR UHLÍŘ

KOORDINACE PROJEKTU PROMED BRNO spol. s r.o.		PROJEKTANT PRŮFESÉ: <div>FourClima Veselá 39/238, 602 00 Brno Telefon 00420 776 609 835 FourClima s.r.o.</div>		ZODP.PROJEKTANT ING. LEOŠ VÁLKA	
HL.INŽ.PROJEKTU ING. FRANTIŠEK JAKUBEC				VYPRACOVAL ING. LEOŠ VÁLKA	
INVESTOR MASARYKOVA UNIVERZITA V BRNĚ					
STAVBA MU V BRNĚ, UNIVERZITNÍ KAMPUS BOHUNICE - AVVA AVVA - 1. ETAPA - MODRÁ - generátor CIO2 D. SO II - 302 PAVILON AVVA - A5 ČÁST 09. VZDUCHOTECHNIKA STAVEBNÍ		STUPEŇ DPS		ČÍSLO VÝKRESU 101A	
		DATUM 30.4.2015		REVIZE 05	
		POČET F A4 2 A4			
		Č. ZAKÁZKY 06 – 001			
		ARCH.ČÍSLO –			
NÁZEV VÝKRESU PŮDORYS 1.PP		MĚŘÍTKO 1:50			