


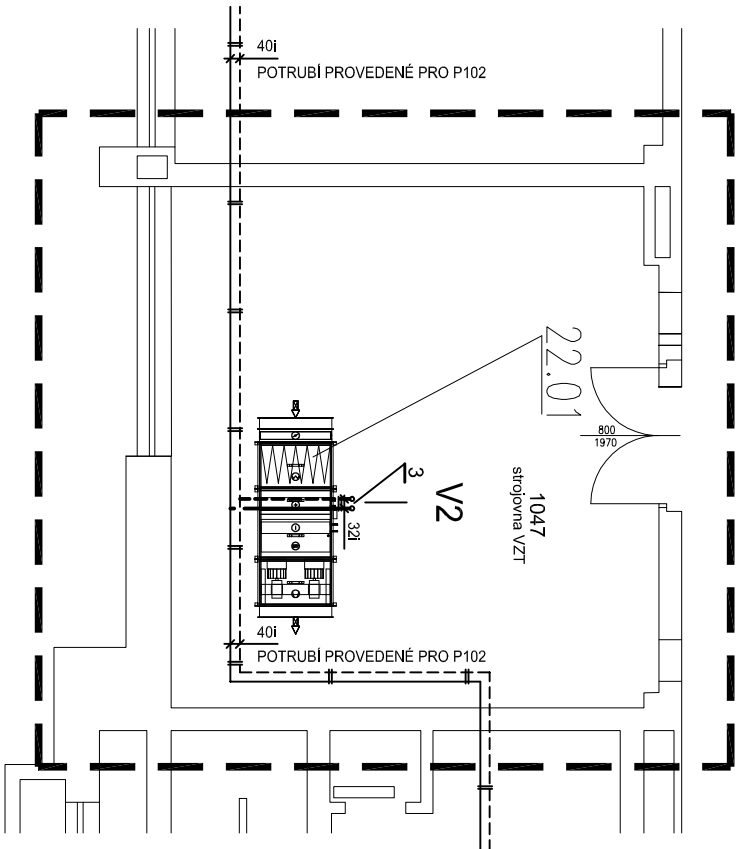

LEGENDA MÍSTNOSTI

| ČÍSLO MÍST. | ÚČEL MÍSTNOSTI | PLOCHA | | POVRCHOVÁ ÚPRAVA STĚN | |
|----------------|----------------|----------------|-------------------------|-----------------------|--|
| | | m ² | PODLATY KÓD POPIS | KÓD POPIS | |
| 1047 | STROJOVNA VZT | 44,23 | | | |



POZNÁMKA:
LEGENDA VIZ VÝKRES Č. 103
STAVAJÍCÍ POTRUBÍ VIZ DOKUMENTACE PRO POSLUCHÁRNÍU P102

| Revíze | Datum | Jméno | Podpis | Popis revize |
|--------|-------|-------|--------|--------------|
| | | | | |
| | | | | |
| | | | | |

| | | | | | | |
|-------------------------|--|---|--|--|--|---|
| Projektant stav. částí: | |  | | PROJEKČNÍ ARCHITEKTURÁKÁ KANCELÁŘ S.POL. S R.O. | ING. ARCH. V. STEINHAUSEHOVA GORKEHO 11 602 00 BRNO | PAK@SKY.CZ WWW.ARCH.CZ T +420 541 612 236 F +420 541 217 351 |
| Hl. inženýr projektu | Ing. Hana Svobodová |  | | Projektant profese | | |
| Zodp. projektant | Ing. Eduard Sznapka | | | DOSZpro s.r.o. | | |
| Vypracoval | Zdeněk Kreuzwieser | | | Šumavská 15 | | |
| Investor | MU ESF, Lipová 41a Brno | | | 602 00 Brno | | |
| Stavba | Stavební a interiérové úpravy posluchárny P106 | | | Stupeň | JP | |
| Část | D.1.4.1 Zařízení pro vytápění staveb | | | Datum | 01/2015 | |
| Název výkresu | Půdorys 1.np | | | Formát | 2 x A4 | |
| | | | | Zak. č. | 3233 | |
| | | | | Měřítko | 1:100 | |
| | | | | Č. výkresu | Revíze | |
| | | | | 101 | 00 | |