


PŮDORYS SKLADY DVORNÍ ČÁST M 1:50

UMĚLÉ OSVĚTLENÍ a ZÁSUVKOVÉ ROZVODY

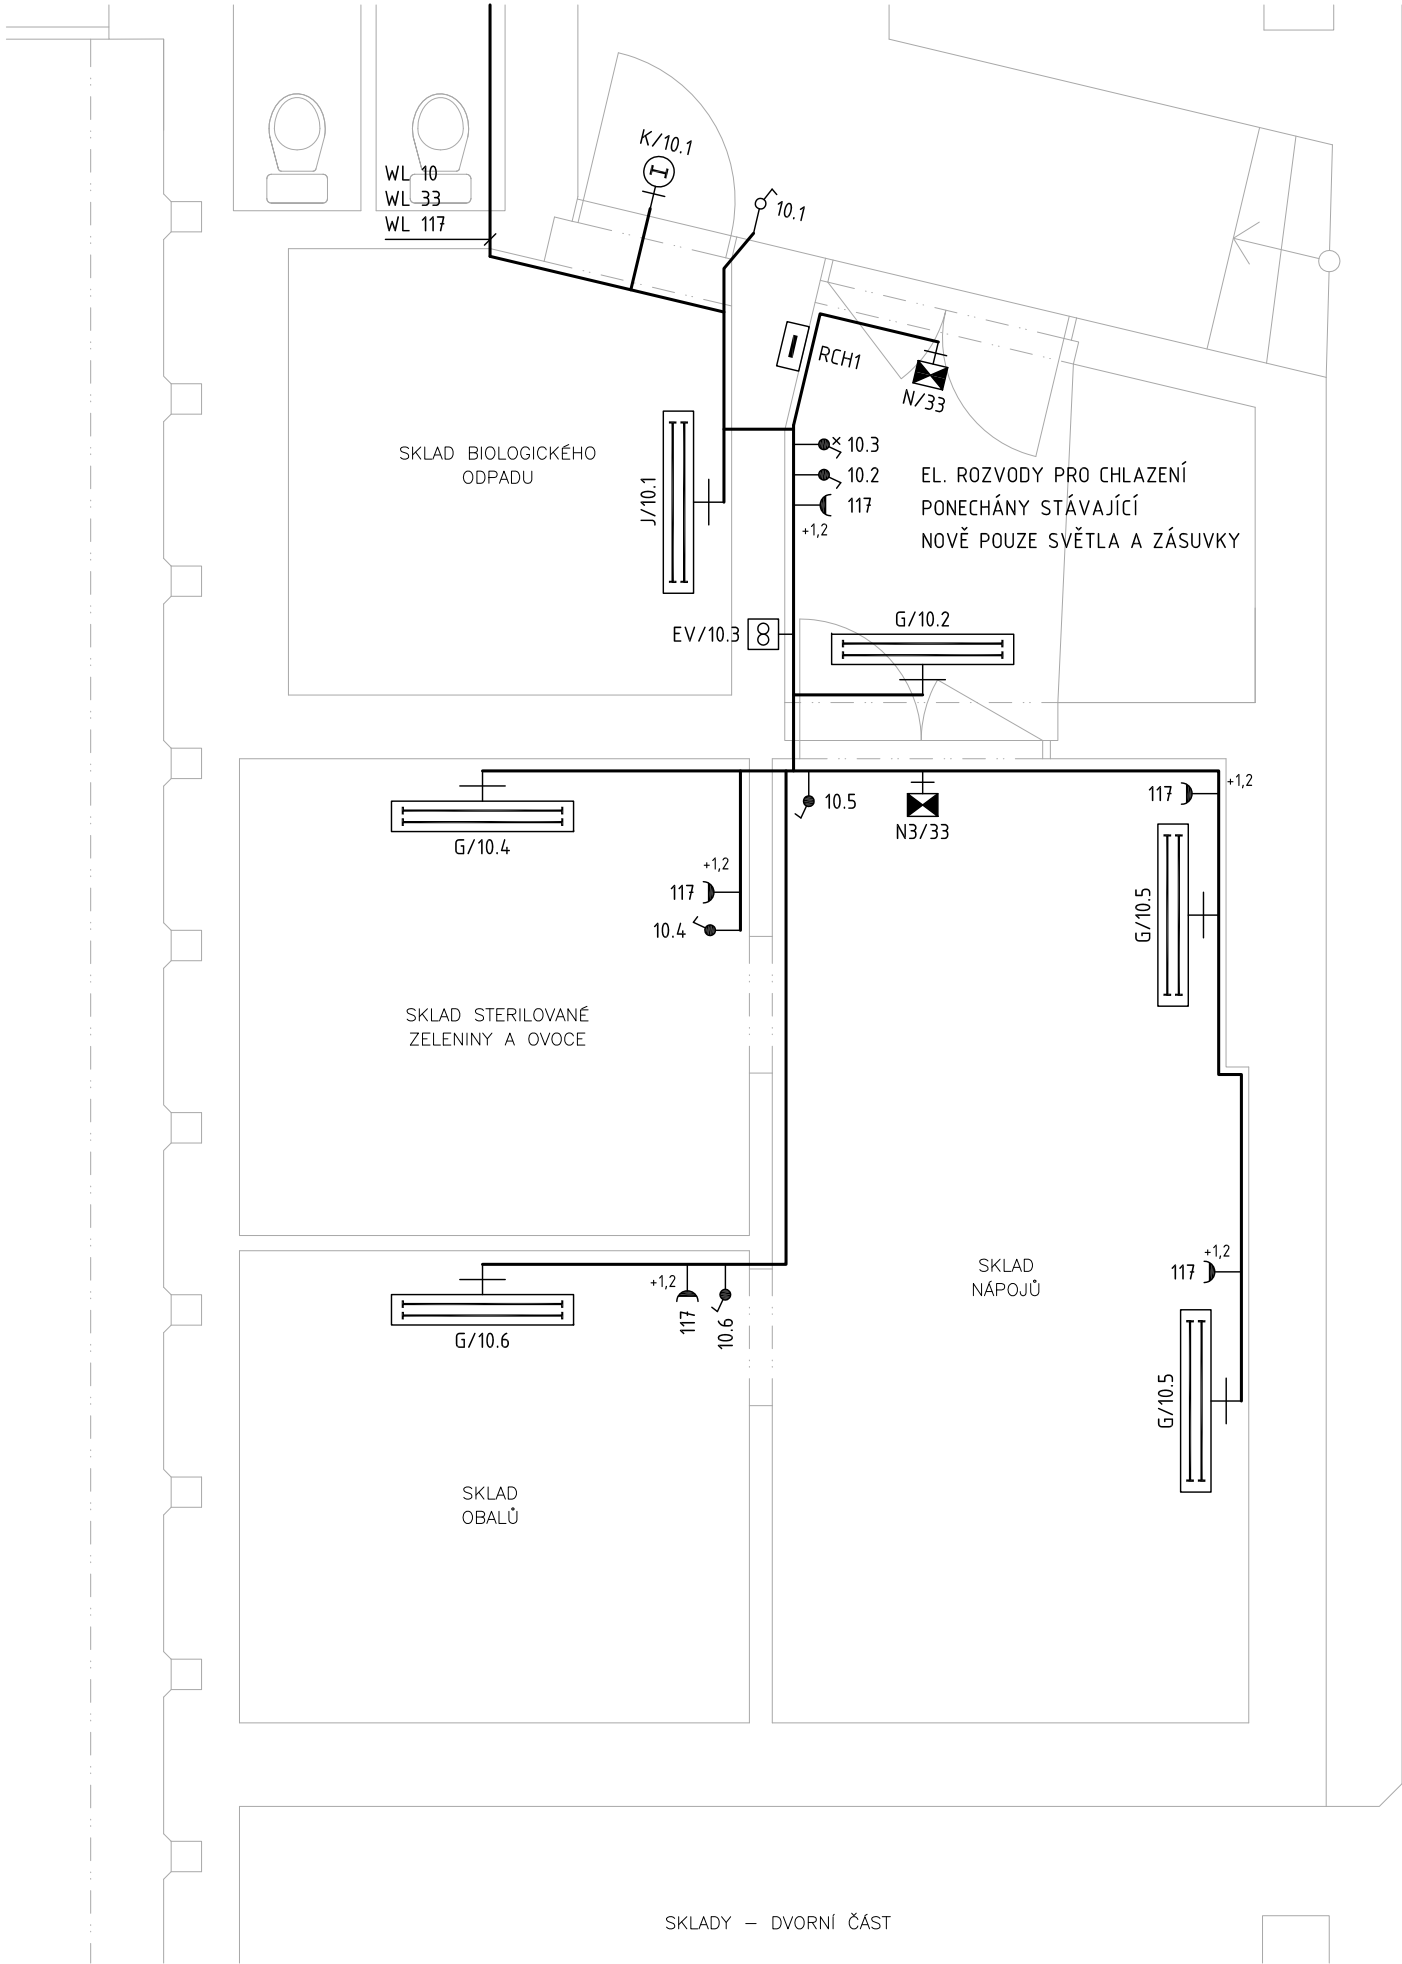

- LEGENDA PŘÍSTROJŮ:
- SPÍNAČ JEDNOPÓLOVÝ, Č. 1, 10 A, 250 V, IP 44
 - ZÁSUVKA JEDNONÁSOBNÁ, 2P+PE, 16 A, 250 V, IP 44
 - SVÍTIDLO STROPNÍ
 - SVÍTIDLO NÁSTĚNNÉ
 - SVÍTIDLO ŽÁŘIVKOVÉ, STROPNÍ
 - SVÍTIDLO ŽÁŘIVKOVÉ, NÁSTĚNNÉ
 - SVÍTIDLO NOUZOVÉ, ORIENTAČNÍ
 - RCH1, 2, 3 STÁVAJÍCÍ ROZVADĚČE CHLAZENÍ – BUDOU PROVEDENY POUZE NOVÉ KABELOVÉ PŘÍVODY PRO TYTO ROZVADĚČE

LEGENDA SVÍTIDEL:

VIZ. VÝKAZ VÝMĚR

NAPĚŤOVÁ SOUSTAVA: 3 N PE AC 50 Hz, 400/230 V

DRUH ROZVODNÉ SÍTĚ NN: TN-C-S

STUPEŇ DŮLEŽITOSTI DODÁVKY EL. ENERGIE: 3

OCHRANA PŘED ÚRAZEM EL. PROUDEM DLE ČSN 33 2000-4-41 ed. 2:

NORMÁLNÍ: AUTOMATICKÝM ODPOJENÍM OD ZDROJE

DOPLNĚNÁ: OCHRANNÝM POSPOJOVÁNÍM

PROUDOVÝM CHRÁNIČEM

DOPLŇUJÍCÍM POSPOJOVÁNÍM

PROSTŘEDÍ DLE ČSN 33 2000-5-51:

VIZ. PROTOKOL O URČENÍ VNĚJŠÍCH VLIVŮ

Stavba	OBJEKT "E" - MENZA A VÝDEJ STRAVY SKM VINAŘSKÁ 5, BRNO		Vypracoval ING. VOJTĚCH FLORIAN PROJEKCE ELEKTRO GLOCOVA 38, 620 00 BRNO	
Investor	Masarykova univerzita, Žerotínovo nám. 9, 601 77 Brno		Hlavní projektant	
Objekt	OBJEKT "E" - 1.PP		Stupeň PD PRO REALIZACI STAVBY	
Profese	SILNOPROUDÁ ELEKTROINSTALACE - 1.PP		Datum 2013-12	
Obsah	PŮDORYS SKLADY DVORNÍ ČÁST UMĚLÉ OSVĚTLENÍ a ZÁSUVKOVÉ ROZVODY		Měřítko 1 : 50	Číslo výkresu E 04