


LEGENDA MÍSTNOSTÍ

Č.M.	NÁZEV MÍSTNOSTI	PLOCHA
001	CHODBA	9,87
002	PŘEDSÍŇ	14,63
003	WC MUŽI	11,35
004	PŘEDSÍŇ	9,25
005	WC ŽENY	3,90
006	WC TĚL. POSTIŽENÍ	3,82

LEGENDA ZAŘÍZOVACÍCH PŘEDMĚTŮ:

- WC**
KONZOLOVÁ ZÁCHODOVÁ MÍSA BILÁ
STĚNOVÁ INSTALACE PRO ZAVĚSNÉ WC. TLAČÍTKO SPLACHOVÁNÍ ČELNÍ, DVOUČINNÉ
SEDÁTKO TVRZENÉ S POKLOPEM S RYCHLOUPÍNACÍMI PŘÍCHYTKAMI
KONZOLOVÁ ZÁCHODOVÁ MÍSA BILÁ, VÝŠKA OSAZENÍ 480 MM
ODDÁLENÉ SPLACHOVÁNÍ RUČNÍ/PNEUMATICKÉ
SEDÁTKO TVRZENÉ S POKLOPEM S RYCHLOUPÍNACÍMI PŘÍCHYTKAMI
UMÝVADLO KERAMICKÉ 550x450 BILÉ, SIFON PLASTOVÝ DN40
BATERIE STOJÁNKOVÁ PÁKOVÁ CHROM
2x ROHOVÝ VENTIL S FILTREM
UMÝVADLO KERAMICKÉ ZDRAVOTNÍ BILÉ, HORNÍ HRANA 800 MM
SIFON PLASTOVÝ DN40
BATERIE STOJÁNKOVÁ CHROM PRO TĚLESNĚ POSTIŽENÉ S PÁKOU
PISOÁR , BILÝ S RADAROVÝM SENZOREM
ROHOVÝ VENTIL S FILTREM
- U**
UMÝVADLO KERAMICKÉ ZDRAVOTNÍ BILÉ, HORNÍ HRANA 800 MM
SIFON PLASTOVÝ DN40
BATERIE STOJÁNKOVÁ PÁKOVÁ CHROM
2x ROHOVÝ VENTIL S FILTREM
UMÝVADLO KERAMICKÉ ZDRAVOTNÍ BILÉ, HORNÍ HRANA 800 MM
SIFON PLASTOVÝ DN40
BATERIE STOJÁNKOVÁ CHROM PRO TĚLESNĚ POSTIŽENÉ S PÁKOU
PISOÁR , BILÝ S RADAROVÝM SENZOREM
ROHOVÝ VENTIL S FILTREM
- Ui**
UMÝVADLO KERAMICKÉ ZDRAVOTNÍ BILÉ, HORNÍ HRANA 800 MM
SIFON PLASTOVÝ DN40
BATERIE STOJÁNKOVÁ PÁKOVÁ CHROM
2x ROHOVÝ VENTIL S FILTREM
UMÝVADLO KERAMICKÉ ZDRAVOTNÍ BILÉ, HORNÍ HRANA 800 MM
SIFON PLASTOVÝ DN40
BATERIE STOJÁNKOVÁ CHROM PRO TĚLESNĚ POSTIŽENÉ S PÁKOU
PISOÁR , BILÝ S RADAROVÝM SENZOREM
ROHOVÝ VENTIL S FILTREM
- P**
UMÝVADLO KERAMICKÉ ZDRAVOTNÍ BILÉ, HORNÍ HRANA 800 MM
SIFON PLASTOVÝ DN40
BATERIE STOJÁNKOVÁ PÁKOVÁ CHROM
2x ROHOVÝ VENTIL S FILTREM
UMÝVADLO KERAMICKÉ ZDRAVOTNÍ BILÉ, HORNÍ HRANA 800 MM
SIFON PLASTOVÝ DN40
BATERIE STOJÁNKOVÁ CHROM PRO TĚLESNĚ POSTIŽENÉ S PÁKOU
PISOÁR , BILÝ S RADAROVÝM SENZOREM
ROHOVÝ VENTIL S FILTREM
- wci**
UMÝVADLO KERAMICKÉ ZDRAVOTNÍ BILÉ, HORNÍ HRANA 800 MM
SIFON PLASTOVÝ DN40
BATERIE STOJÁNKOVÁ PÁKOVÁ CHROM
2x ROHOVÝ VENTIL S FILTREM
UMÝVADLO KERAMICKÉ ZDRAVOTNÍ BILÉ, HORNÍ HRANA 800 MM
SIFON PLASTOVÝ DN40
BATERIE STOJÁNKOVÁ CHROM PRO TĚLESNĚ POSTIŽENÉ S PÁKOU
PISOÁR , BILÝ S RADAROVÝM SENZOREM
ROHOVÝ VENTIL S FILTREM
- WC**
KONZOLOVÁ ZÁCHODOVÁ MÍSA BILÁ
STĚNOVÁ INSTALACE PRO ZAVĚSNÉ WC. TLAČÍTKO SPLACHOVÁNÍ ČELNÍ, DVOUČINNÉ
SEDÁTKO TVRZENÉ S POKLOPEM S RYCHLOUPÍNACÍMI PŘÍCHYTKAMI
KONZOLOVÁ ZÁCHODOVÁ MÍSA BILÁ, VÝŠKA OSAZENÍ 480 MM
ODDÁLENÉ SPLACHOVÁNÍ RUČNÍ/PNEUMATICKÉ
SEDÁTKO TVRZENÉ S POKLOPEM S RYCHLOUPÍNACÍMI PŘÍCHYTKAMI
UMÝVADLO KERAMICKÉ 550x450 BILÉ, SIFON PLASTOVÝ DN40
BATERIE STOJÁNKOVÁ PÁKOVÁ CHROM
2x ROHOVÝ VENTIL S FILTREM
UMÝVADLO KERAMICKÉ ZDRAVOTNÍ BILÉ, HORNÍ HRANA 800 MM
SIFON PLASTOVÝ DN40
BATERIE STOJÁNKOVÁ CHROM PRO TĚLESNĚ POSTIŽENÉ S PÁKOU
PISOÁR , BILÝ S RADAROVÝM SENZOREM
ROHOVÝ VENTIL S FILTREM

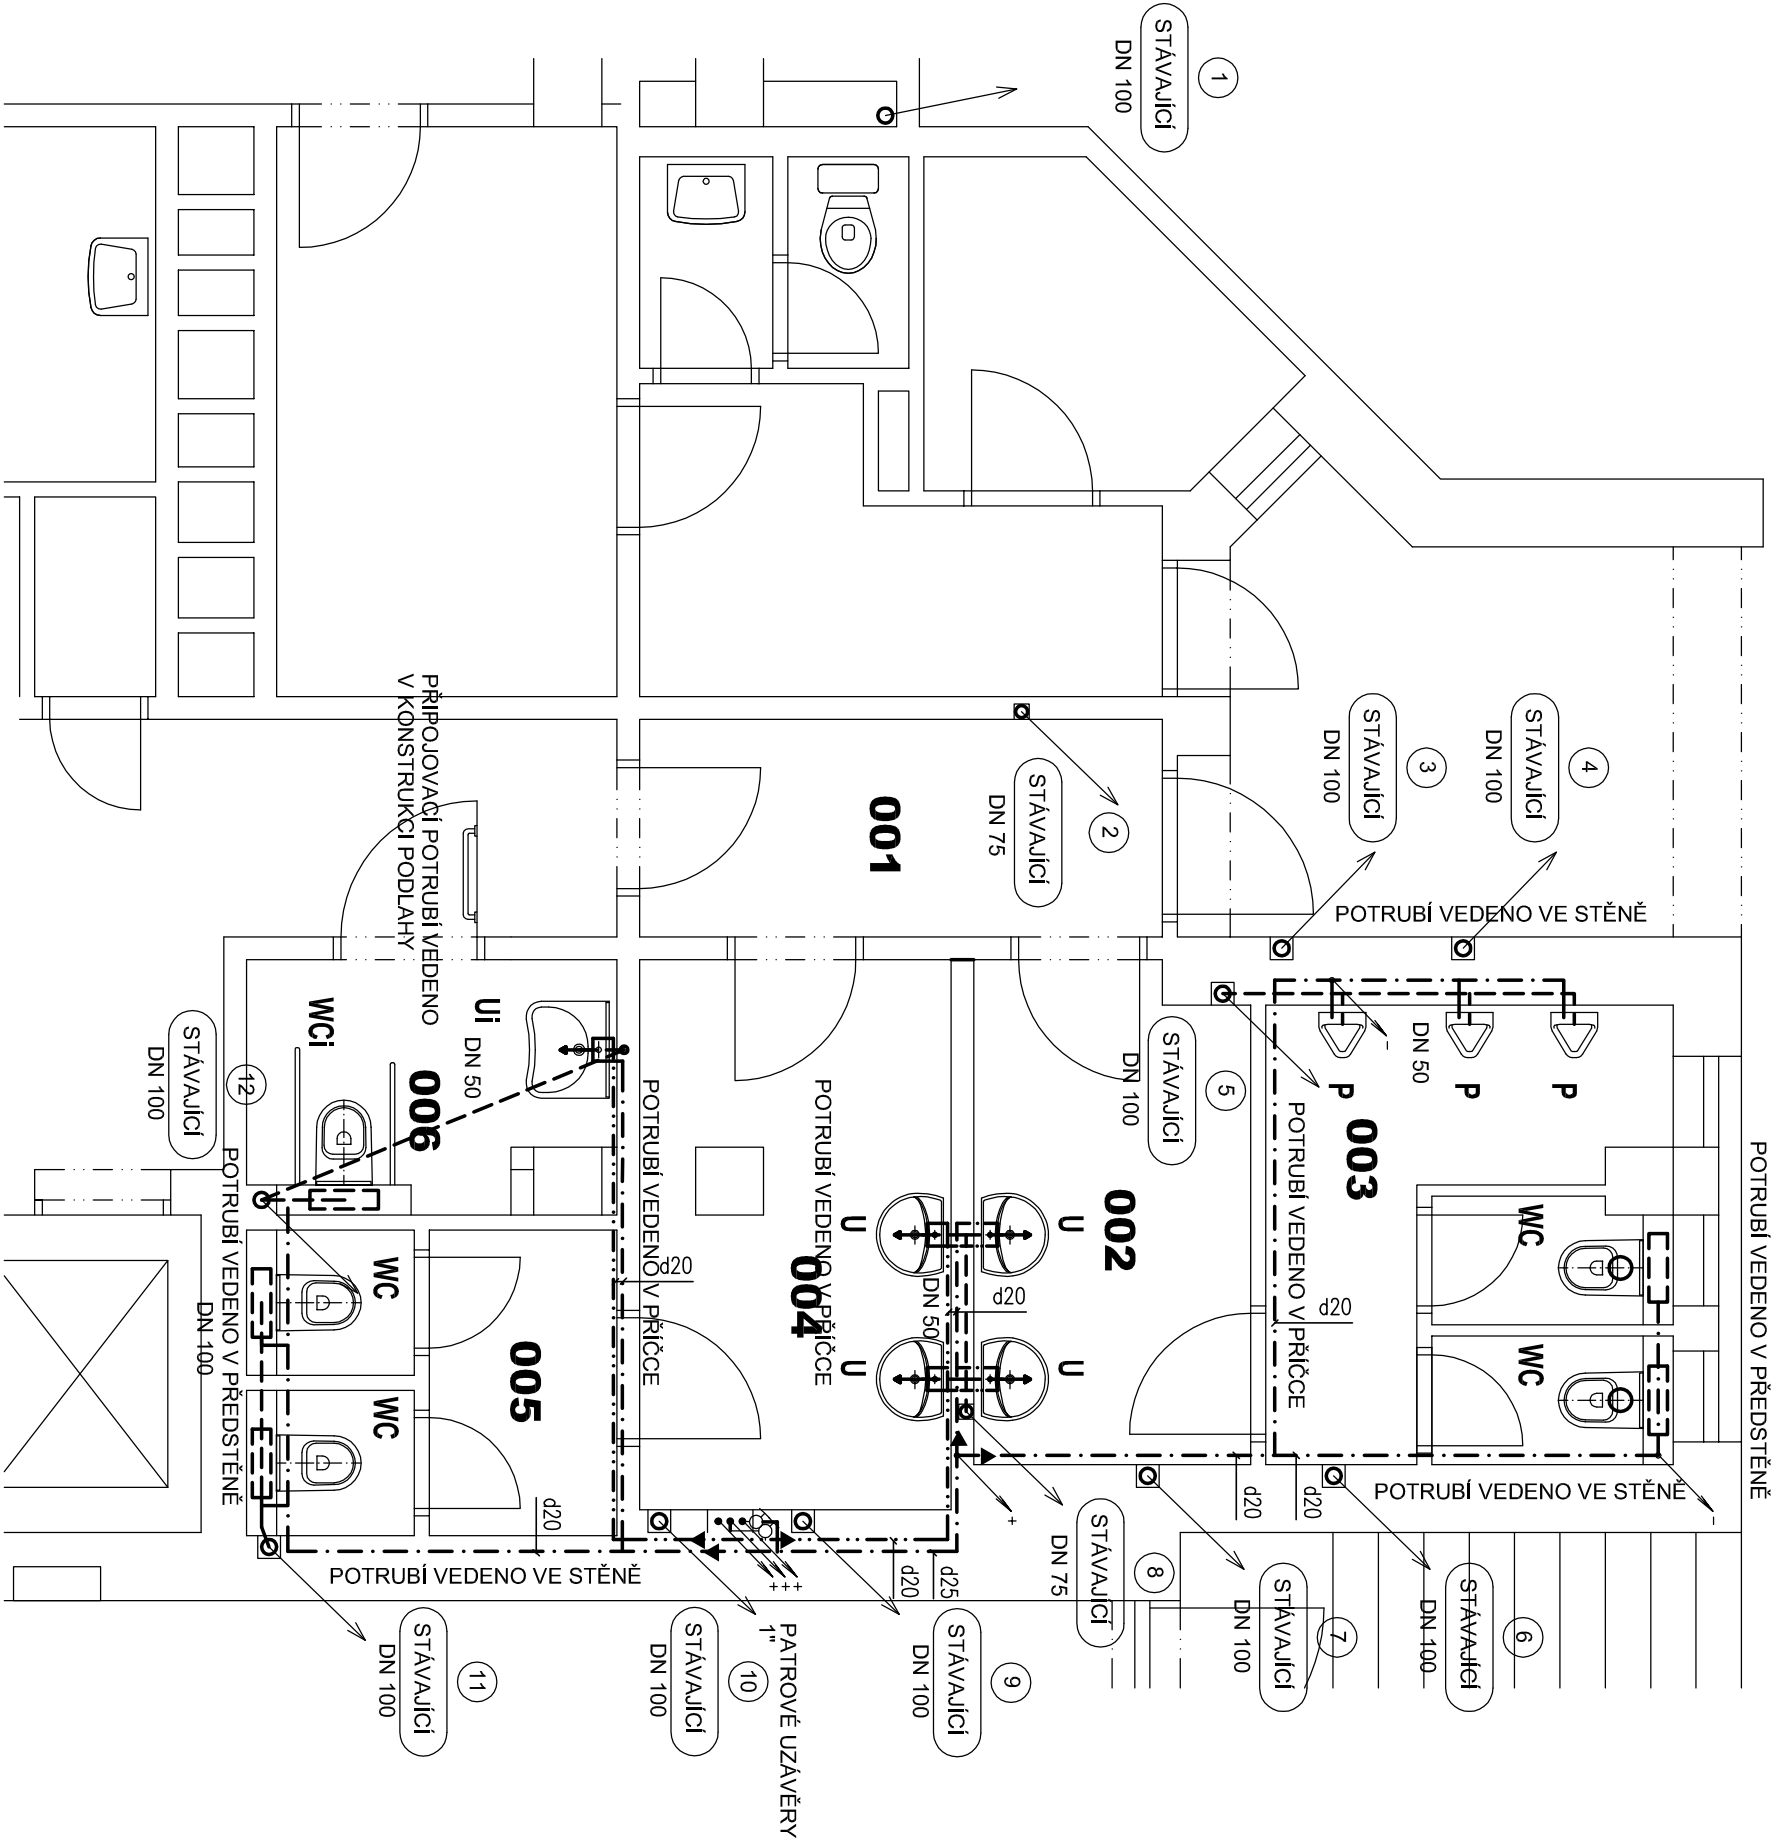

POZNÁMKA

- STUDENÁ VODA
- TEPLÁ VODA
- KANALIZACE

V RÁMCI STAVEBNÍCH ÚPRAV 1.PP NEBUDE DO STÁVAJÍCÍCH SVISLÝCH ODPADNÍCH POTRUBÍ ZASAHOVANO. PŘIPOJOVACÍ POTRUBÍ BUDOU DEMONTOVÁNA A PROVEDENA NOVÉ DLE NOVÉ POLOHY NAVRŽENÝCH ZAŘÍZOVACÍCH PŘEDMĚTŮ. NAPOJENÍ PŘIPOJOVACÍCH POTRUBÍ BUDE DO STÁVAJÍCÍCH ODOČEK. V PŘÍPADĚ NEVHODNÉ POLOHY BUDE PROVEDENO NAPOJENÍ POMOCÍ PŘÍLOŽNÉHO HRDLA. DEMONTÁŽE STÁVAJÍCÍCH ZAŘÍZOVACÍCH PŘEDMĚTŮ, SOUVISEJÍCÍCH NAPOJENÍ PO SVISLÁ VEDENÍ A ZASLEPENÍ JSOU ZAHRNUTY DO BOUPACÍCH PRACÍ ARCHITEKTONICKO STAVEBNÍHO ŘEŠENÍ. VYSEKÁNÍ DŘÁŽEK, PRORAŽENÍ OTVORŮ VČETNĚ HRUBÉHO ZAČISTĚNÍ PO MONTÁŽI POTRUBÍ JE SOUČÁSTÍ MONTÁŽNÍCH PRACÍ ZDRAVOTNĚ TECHNICKÝCH INSTALACÍ.

Ved. projektant	Ing. J. Vejtaso	BESTBUILD s.r.o. Záhřebská 2497/9 616 00 BRNO IČ: 29355257 DIČ: CZ29355257	
Zodp. projektant	Ing. J. Krivulčík		
Vypracoval	J. Vokál		
Investor	Masarykova univerzita Brno, Poříčí 7/9		
Stavba	OPRAVA SOCIÁLNÍCH ZAŘÍZENÍ MU BRNO, POŘÍČÍ 9		
Objekt	ZDRAVOTECHNIKA	Formát	2A4
		Datum	01/2015
		Účel	DPS
		Zak. č.	
Výkres	PŮDORYS 1.PP I. ČÁST – NOVÝ STAV	Měřítko 1:50	Výkres č. 202