

+

ul. bratři Žurkú

596850 + 1163250

ul. Kratina


živice

Požadavky: 1 HDPE trubka šluta' $\phi 40/33$, v ní je katažen
 optický kabel 245M
 1 HDPE trubka oranžová' $\phi 40/33$ (jako rezervu)

Výškový systém: Bpv
Souřadnicový systém: S-JTSK

Soudančnickový systém: S-UTSK			
Vypracoval: Vít Lízal		G.K.S. spol. s r.o.	
Zákazník : MÚ - ÚVT, Botanická 68a, Brno		geodet. a kartograf. společnost	
Zakázka PROPOJENÍ OBJEKTŮ BRATŘÍ ŽURKŮ - SLADKÉHO OPTICKÝM KABLEM		Jeronymova 10	
		618 00 Brno tel. 548 534 531	
		Datum : 12/2005	Formát:
Obsah situace s optickým kabelem		Měřítko: 1:250	Zakázka č.: 109/2005

596900 + 1163300

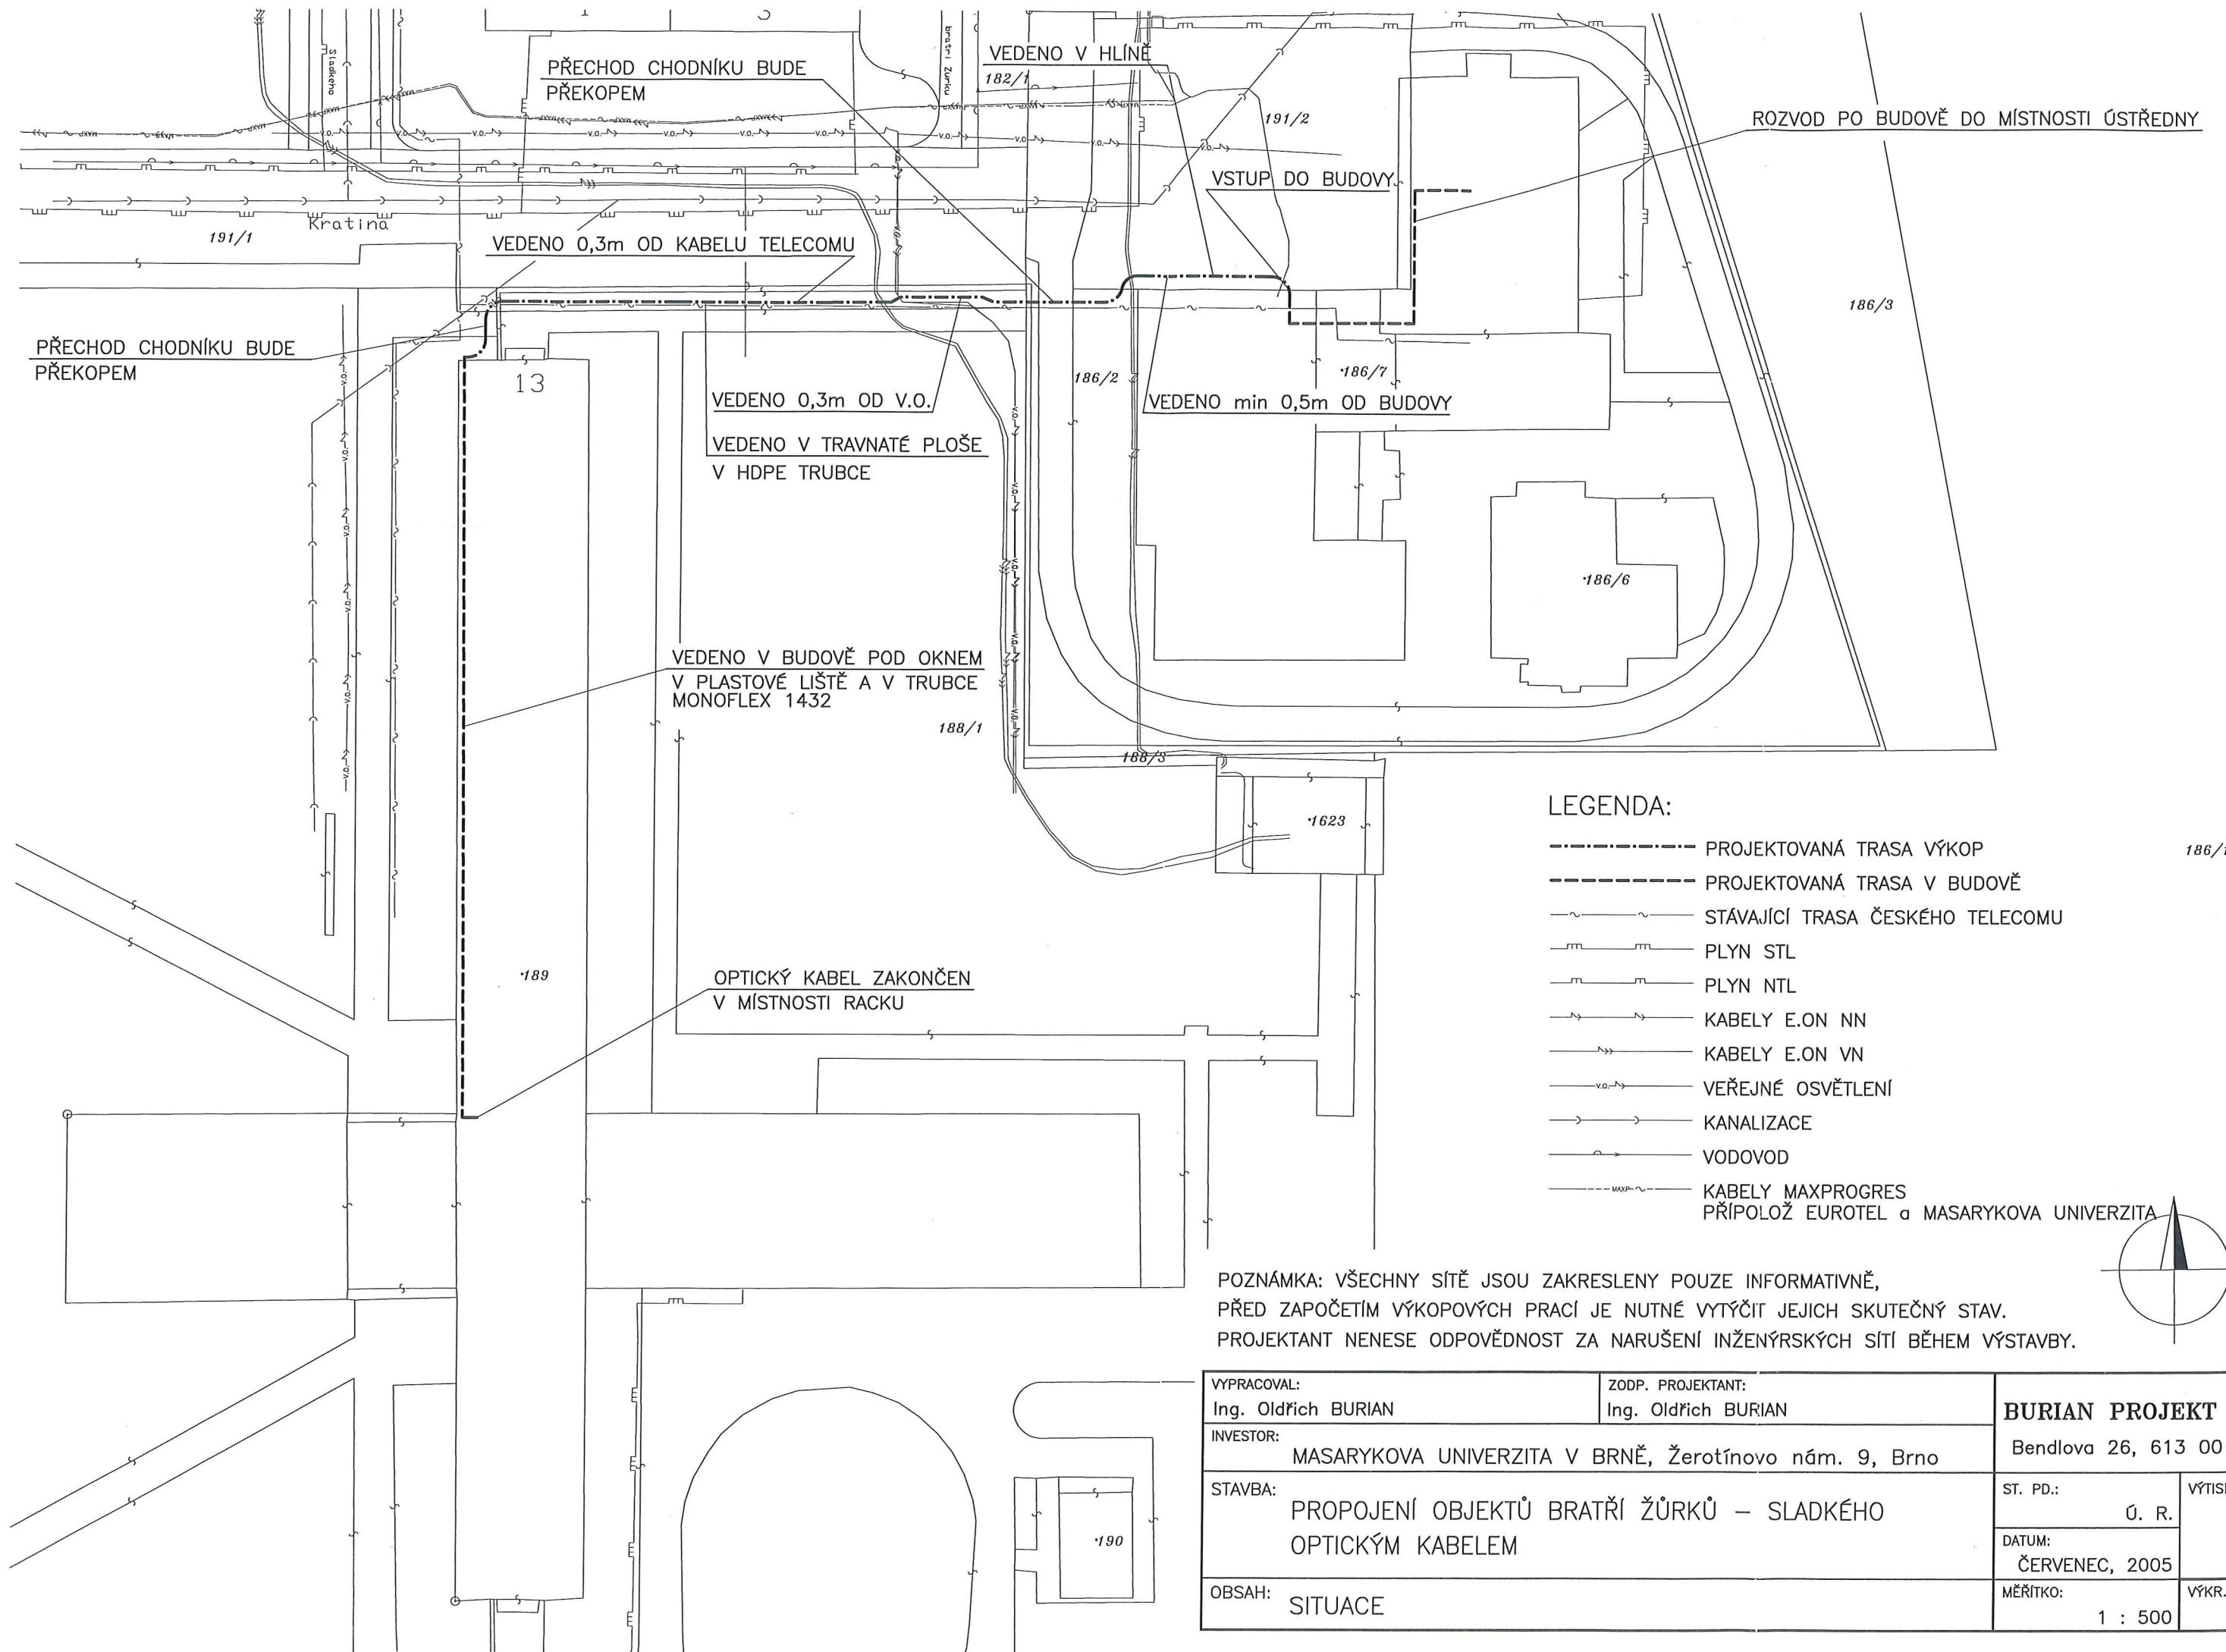

VYPRACOVAL: Ing. Oldřich BURIAN		ZODP. PROJEKTANT: Ing. Oldřich BURIAN		BURIAN PROJEKT s.r.o.	
INVESTOR: MASARYKOVA UNIVERZITA V BRNĚ, Žerotínovo nám. 9, Brno				Bendlova 26, 613 00 Brno	
STAVBA: PROPOJENÍ OBJEKTŮ BRATŘÍ ŽŮRKŮ – SLADKÉHO OPTICKÝM KABELEM				ST. PD.: Ú. R.	VÝTISK Č.:
				DATUM: ČERVENEC, 2005	
OBSAH: SITUACE				MĚŘÍTKO: 1 : 500	VÝKR. Č.: 02