
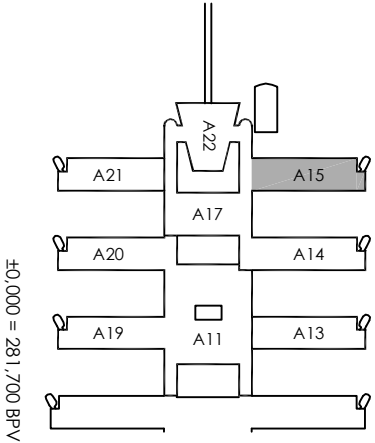


LEGENDA MÍSTNOSTÍ

Č.M.	ÚČEL MÍSTNOSTI	PLŮCHA m ²
1S01	CHODBA	16,83
1S02	STROJOVNA UT	59,24
1S03	VÝTAH	4,25
1S04	ROZVODNA SLP	12,88
1S05a	ROZVODNA NN	9,39
1S05b	ROZVODNA NN POŽÁRNÍ	3,06
1S06	STROJOVNA UT A VZT	47,53

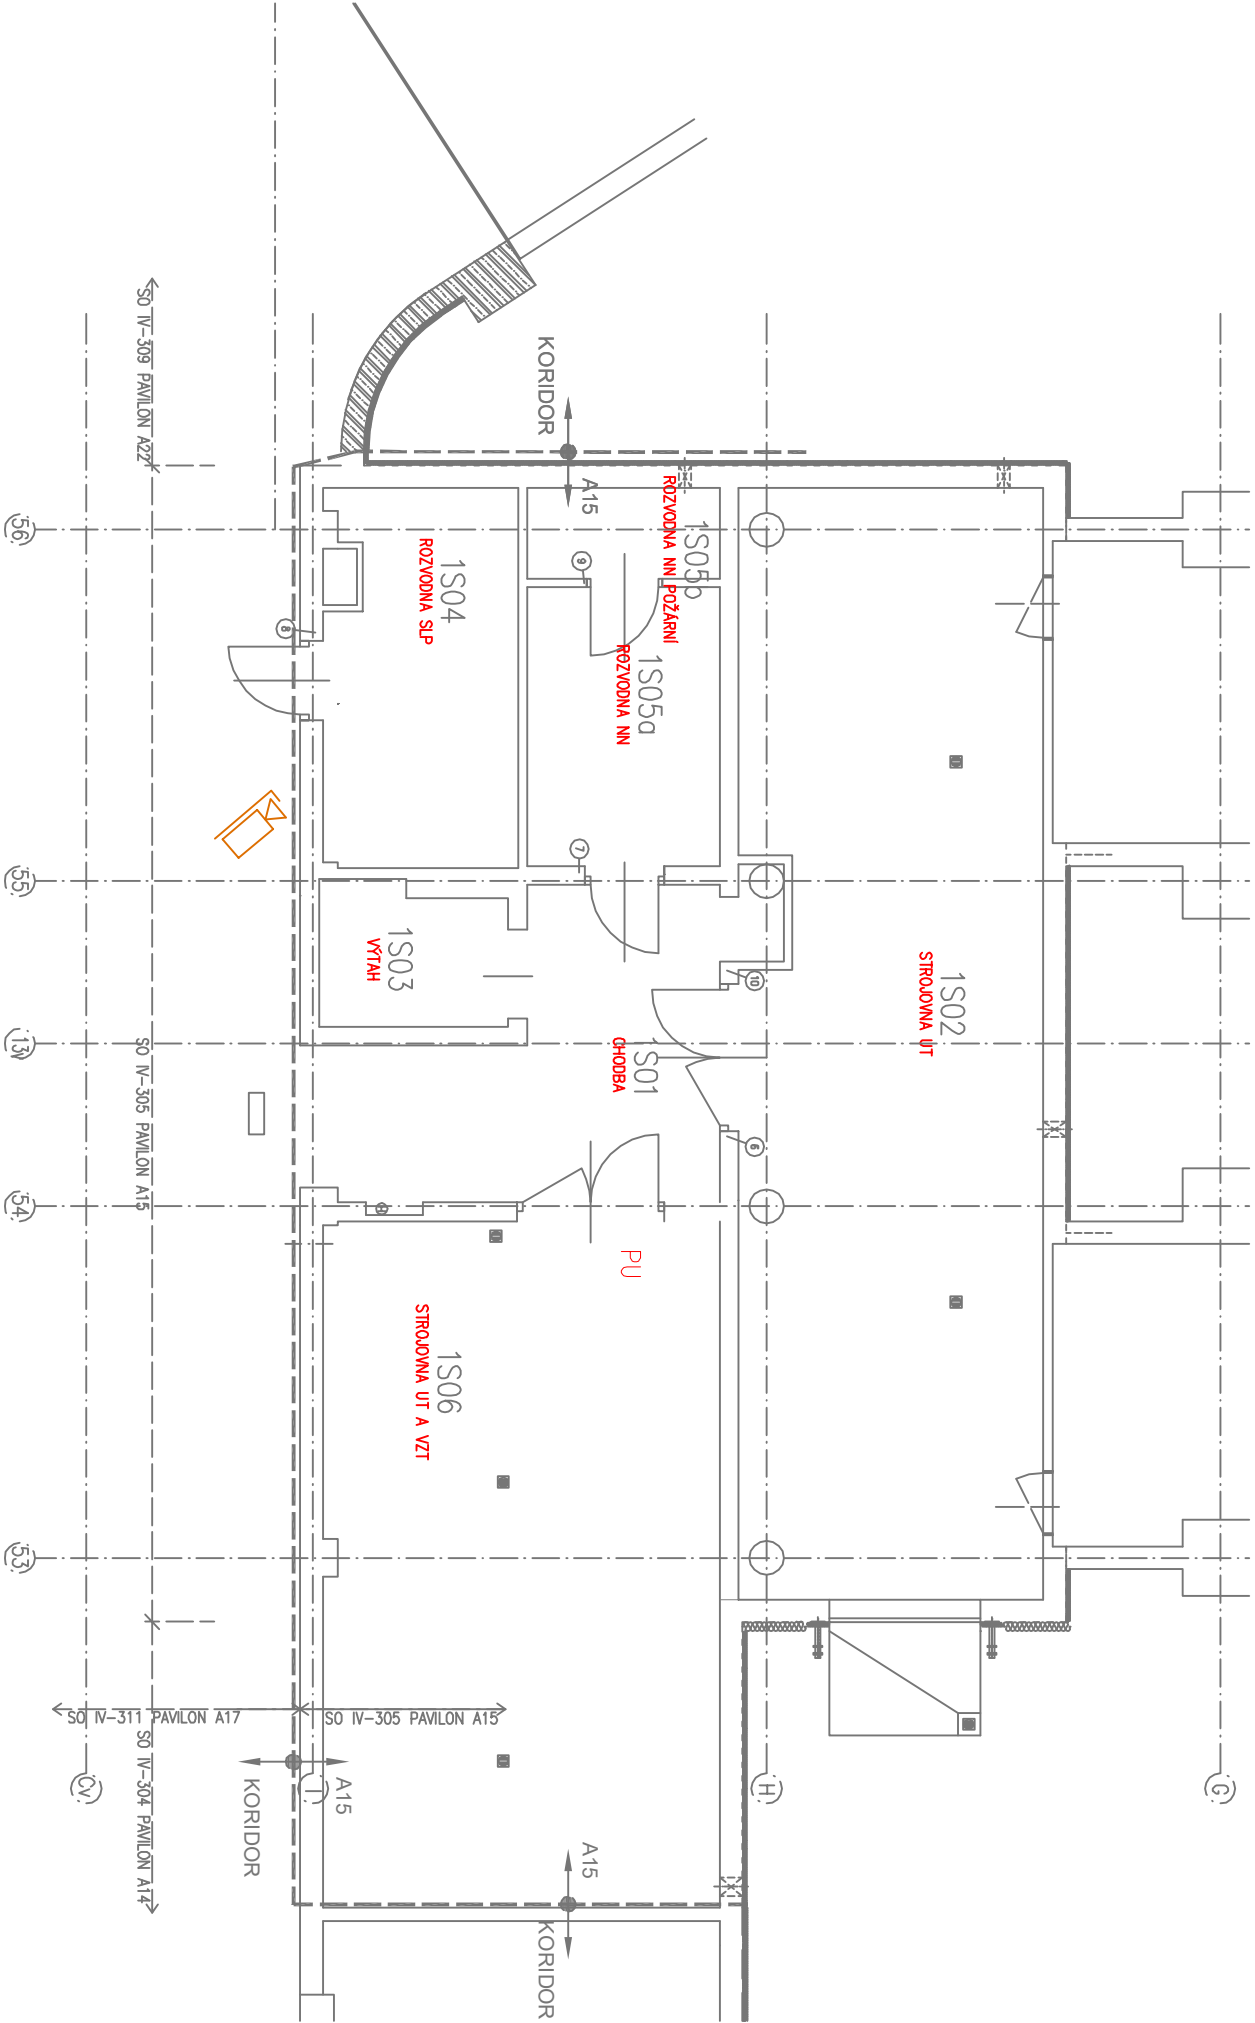

- KAMERA VNITŘNÍ IP
- KAMERA VNĚJŠÍ IP V KRYTU
- KAMERA PANORAMATICKÁ
- KARTOVÝ SYSTÉM ČTEČKA
- ODOCHODOVÉ TLAČÍTKO
- MAGNETICKÝ SNÍMAČ
- ELEKTROMAGNETICKÝ ZÁMEK
- TAMPEROVÁ KRABICE
- ELETRICKÝ ZÁMEK REVERZNÍ

HLAVNÍ INŽENÝR PROJEKTU	Roman Sedlák	<div></div>
ODPOVĚDNÝ PROJEKTANT	Ing. Petr Ešler	
VYPRACOVAL	Roman Sedlák	
KONTROLA	MASARYKOVA UNIVERZITA	
INVESTOR	UKB - Kamence 5, Brno - Bohunice	
MÍSTO STAVBY		
NÁZEV AKCE:		ZAK.Č. AKCE: 64-O-6110
UKB – rekonstrukce kamerového systému a zabezpečení vstupů		STUPEŇ PD: DVZ
OBJEKT: Pavilon A15		DATUM: 09/2018
ČÁST: Slaboproudá zařízení		FORMÁT: 2 x A4
NÁZEV VÝKRESU: PŮDORYS 1.PP - EZS, EKV, CCTV		KOPIE:
		SOUBOR:
		MĚŘÍTKO: 1:100
		ČÍSLO PŘÍLOHY: 001