


### LEGENDA POTRUBÍ

ozn.	popis	* PVC SCH 40	max.pr.iz.	zdvěs	6
DN20	3/4"	di=20,46mm	60mm	1000mm	PVC
DN25	1"	di=26,14mm	66mm	1000mm	PVC
DN32	5/4"	di=34,53mm	80mm	1200mm	PVC
DN40	6/4"	di=40,37mm	86mm	1300mm	PVC
DN50	2"	di=52,03mm	95mm	1500mm	PVC
DN60	ocel. potrubí	70/3,2	108mm	2500mm	
DN65	ocel. potrubí	76/3,2	114mm	2500mm	
DN80	ocel. potrubí	89/3,6	127mm	3000mm	
DN100	ocel. potrubí	108/4	146mm	3000mm	
DN125	ocel. potrubí	133/4	171mm	4000mm	
DN150	ocel. potrubí	159/4,5	197mm	4000mm	
DN200	ocel. potrubí	219/6,3	257mm	6000mm	
DN250	ocel. potrubí	273/7	311mm	6000mm	
všechny přípojky FC v dimenzi DN20					
FC s potřebou chladu do 3 kW - ventil WR DN15					
VŠECHNY PROSTUPY PŘES CHOC PROTIPOŽARNĚ DOTĚSNĚNÝ !					

### LEGENDA ARMATUR

VVR	VYVÁŽOVACÍ VENTIL REGULAČNÍ
VVM	VENTIL S PŘESNĚ DEFINOVANÝM Kv
KKV	KULOVÝ KOHOUT UZAVÍRAČÍ S VYP.
VV	VYVÁŽOVACÍ VENTIL
KK	KULOVÝ KOHOUT UZAVÍRAČÍ
F	FILTR
MUK	MEZIPŘÍRUBOVÁ UZAVÍRAČÍ KLAPKA
ON	ODVZDUŠŇOVACÍ NÁDOBA
OV	ODVZDUŠŇOVACÍ VENTIL
DK	DÁVKOVACÍ KOTLIK NA CHEMIKÁLIE
ZV	ZPĚTNÝ VENTIL ZÁVITÝ
V	VODOMĚR
P	MANOMETR
KP	KOMPENZÁTOR
VHP	VELKOPRŮMĚROVÁ FLEXI HADICE
VK	VYPOUŠTĚČÍ KUL.KOHOUT
PvV	PŘEPOUŠTĚČÍ VENTIL ZÁVITÝ

02	10.6.2007	ING.SCHREBER	OKUMENTACE SKUTÉHO PROVEDENÍ STAVBY
01	27.6.2006	ING.SCHREBER	Změna v doplnění vody, úprava tloušťky izolací, dispoziční přizpůsobení rasteru podlahy
REVIZE	DATUM	JMÉNO, PODPIS	POPS REVIZE

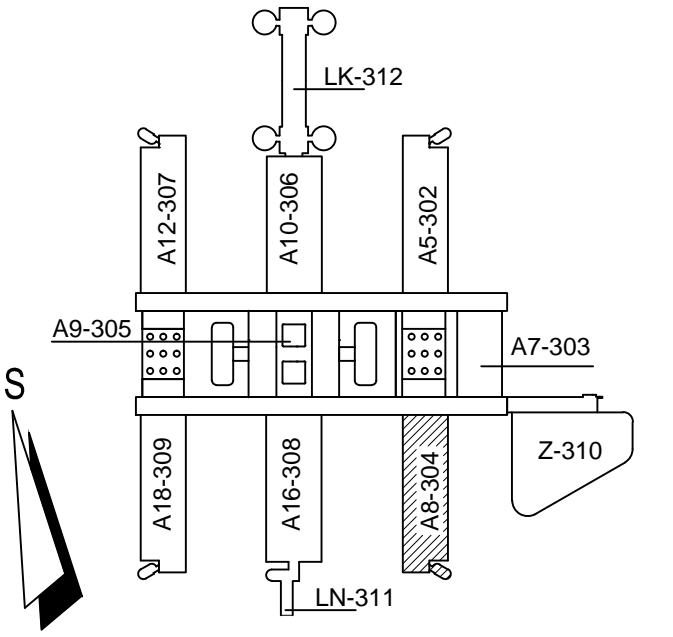

±0.000=281,70 (PODLAHA 1.NP PAVILONU)

**OHL ŽS**

UKB - 1 - DSP - D - 304 - 07 - 005 - 02

JAROMÍR ČERNÝ	KAREL TUZA	PETR UHLÍŘ	<b>4+PLUS</b>
---------------	------------	------------	---------------

KOORDINACE PROJEKTU PRŮMĚL BRNO spol. s r.o.		PROJEKTANT PRŮMĚL: ROZVODY CHLADU PRO VZT		ZODP.PROJEKTANT ING. PETR SCHREBER	
HLAŠŤ PROJEKTU ING. FRANTIŠEK JAKUBEC		VÝPRAVČOVÝ ING. PETR SCHREBER			
INVESTOR MASARYKOVA UNIVERZITA V BRNĚ		STAVBA MU V BRNĚ, UNIVERZITNÍ KAMPUS BOHUNICE - AVA AVA - 1. ETAPA - MODRÁ D.SO II-304 PAVILON AVA - A8 07. ROZVODY CHLADU		STUPEŇ DPS 10.6.2007	
ČÁST		POČET F. A4 20		ČÍSLO 06 - 001	
NAZEV VÝKRESU PŮDORYS 2.NP +4,000		MĚŘÍTKO 1:50		ČÍSLO VÝKRESU 005	
				REVIZE 02	