


LEGENDA OSVETLENÍ


- SVÍTLIDLO VESTAVNÉ DO PODHLADU STÁVAJÍCÍ
- SVÍTLIDLO VESTAVNÉ DO PODHLADU 1 NOVÉ , 1xOPĚTOVNÁ MONTÁŽ
- SPÍNAČ DOMOVNÉ RÁZENÍ 1 NOVÉ OSAZOVANÝ
- SPÍNAČ DOMOVNÉ RÁZENÍ 5 NOVÉ OSAZOVANÝ
- SPÍNAČ DOMOVNÉ RÁZENÍ 6 NOVÉ OSAZOVANÝ
- NOVÁ KABELAŽ PRO OSVĚTLOVACÍ OKRUHY CYKY 3x1,5

ROZVODNÁ SOUSTAVA NN  
3+N+PE AC 50Hz, 3x230/400V /TN-C-S  
OCHRANA PŘED ÚRAZEM EL. PROUDEM DLE ČSN 33 2000-4-41  
- SAMOČINNÝM ODPOJENÍM OD ZDROJE V SÍTI TN POJISTKAMI A JISTIČI  
VNĚJŠÍ VLIVY DLE ČSN 33 2000-3  
- URČENY V PROTOKOLU VNĚJŠÍCH VLIVŮ  
Pozn. NEDÍLNOU SOUČÁSTÍ JE TECHNICKÁ ZPRÁVA.

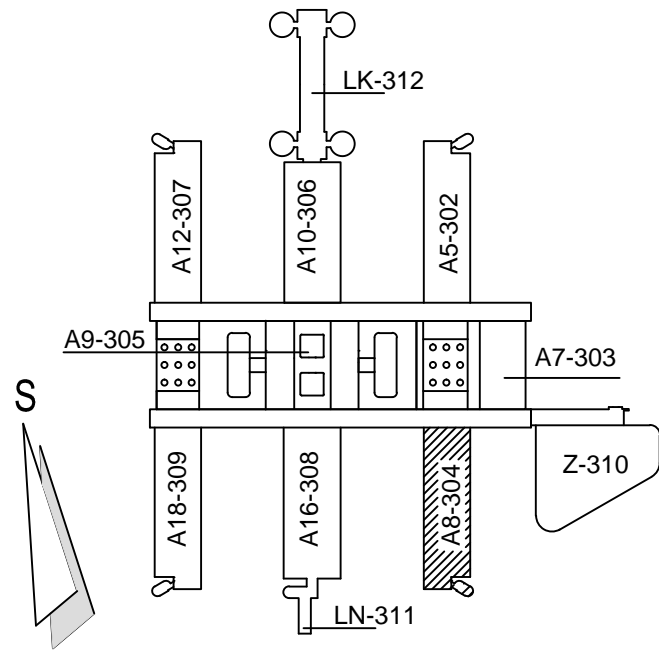

04	10.03.2014	ING. PAVEL KAFKA	UKB – PAVILON A8 – ÚPRAVA LABORATOŘE 112
03	13.03.2006	ING. MICHAL ZAHRADNÍK	ZMĚNA PODKLADŮ VZT, MGR A SLP
02	25.08.2006	ING. MICHAL ZAHRADNÍK	ÚPRAVA PO PŘIPOMÍNKOVÁNÍ
01	23.06.2006	ING. MICHAL ZAHRADNÍK	ÚPRAVA PO PŘIPOMÍNKOVÁNÍ
REVIZE	DATUM	JMÉNO, PODPIS	POPIS REVIZE

±0,000=281,70 (PODLAHA 1.NP PAVILONŮ)

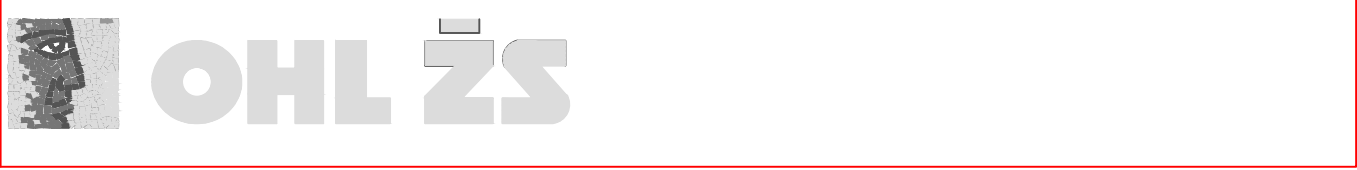

UKB-1-DSP-D-304-10-005-04

JAROMÍR ČERNÝ	KAREL TUZA	PETR UHLÍŘ
---------------	------------	------------

KOORDINACE PROJEKTU: PROMED BRNO spol. s r.o.	PROJEKTANT PROFESE: ELMA-THERM spol. s r.o. Tovačovského 318 767 01 Kroměříž Tel.: 420 573 515 111 Fax: 420 573 515 103	ZODP.PROJEKTANT: JAROSLAV VEČEŘA VYPRACOVAL: ING. MICHAL ZAHRADNÍK
HL.INŽ.PROJEKTU: ING. ZBYNĚK DRÁPELA	INVESTOR: MASÁRYKOVA UNIVERZITA V BRNĚ	STAVBA: MU V BRNĚ, UNIVERZITNÍ KAMPUS BOHUNICE - AVVA AVVA - 1. ETAPA - MODRÁ D. SO II - 304 PAVILON AVVA - A8 ČÁST: 10. ELEKTROINSTALACE
NÁZEV VÝKRESU: PŮDORYS 1.NP OSVĚTLENÍ	STUPEŇ: RP DATUM: 09.05.2006 POČET A4: 4 Č.ZAKÁZKY 6112-KAM ARCH.ČÍSLO: 6112-KAM-E-A8_1NP	MĚŘÍTKO: 1:100 ČÍSLO VÝKRESU: 005 REVIZE: 05